


LEGENDA:

-
- VYPÍNAČ S KRYTÍM IP/BEZ KRYTÍ
SINGLE POLE SWITCH WITH UPPER/WHITOUT IP
-
- DVOJITÝ VYPÍNAČ S KRYTÍM IP/BEZ KRYTÍ
MULTIPOSITION SINGLE POLE SWITCH
-
- PŘEPÍNAČ S KRYTÍM IP/BEZ KRYTÍ
TWO-WAY SINGLE POLE SWITCH
-
- KŘÍŽOVÝ PŘEPÍNAČ S KRYTÍM IP/BEZ KRYTÍ
INTERMEDIATE SWITCH
-
- TLAČÍTKO
PUSH-BUTTON
-
- 1F VÝVOD ZE STĚNY/STROPNÍ
OUTLET ON WALL/POSITION
-
- 3F VÝVOD ZE STĚNY/STROPNÍ
THREE PHASE OUTLET ON WALL/POSITION
-
- DVĚ ZÁSUVKY VE SPOL. RÁM./DVOJZÁSUVKA
MULTIPLE SOCKET OUTLET
-
- ZÁSUVKA IP20+SPD/IP44/IP20
SOCKET OUTLET IP20+SPD/IP44/IP20
-
- UZEMNĚNÍ
GROUND
-
- SVÍTIDLO LINEÁRNÍ/NÁSTĚNNÉ/STROPNÍ
-
- VENTILÁTOR
FAN
-
- TROJFÁZOVÁ ZÁSUVKA
SOCKET OUTLET THREE PHASE
In=16A
-
- ČIDLO POHYBU MIR/IR
MOTION DETECTOR MIR/IR
-
- ROZVADĚČ
DISTRIBUTION BOARD
-
- SPOLEČNÝ RÁMEČEK
COMMON BOX
-
- SHEATH
-
- STOUPACÍ VEDENÍ
RISERS
-
- AUTONOMNÍ HLÁSIČ KOUŘE
SMOKE ALARM
-
- ZÁSUVKA 2xLAN/TV+R+SAT/2xTV
SOCKET OUTLET 2xLAN/TV+R+SAT/2xTV
-
- ZVONEK/DOMÁCÍ VRÁTNÝ
RING/INTERCOM
-
- TABLO S KOMUNIKÁTOREM
COMMUNICATOR/INTERCOM

Č.m.	Účel místnosti	Plocha
0.01	KOTELNA	45,41 m2
0.02	SKLEP	13,79 m2
0.03	SKLEP	39,96 m2
0.04	CHODBA+SCHODIŠTĚ	10,22 m2

HLAVNÍ INŽENÝR PROJEKTU : PETRA ČERNÁ		ODPOVĚDNÝ PROJEKTANT: ing.JAN MIXA	VYPRACOVAL : ing.MILAN ŠAFÁŘ	
INVESTOR : Statutární město Děčín, Magistrát města Děčín Mírové nám.1175/5, 40538 Děčín IV		AKCE : MŠ Děčín IX, Rudolfova76 - stavební úpravy interiéru, výměna ZTI, ÚT a elektroinstalace		STUPEŇ DOKUMENTACE : JP
MÍSTO STAVBY: Pozemek st.č.520 v k.ú. Bynov		DATUM : 09 / 2019		MĚŘÍTKO : 1:75
PROFESE: D.1.1.4 ELEKTROINSTALACE		Č.PŘÍLOHY :		Č. PARÉ :
PŘÍLOHA: PŮDORYS 1.PP		E-05		

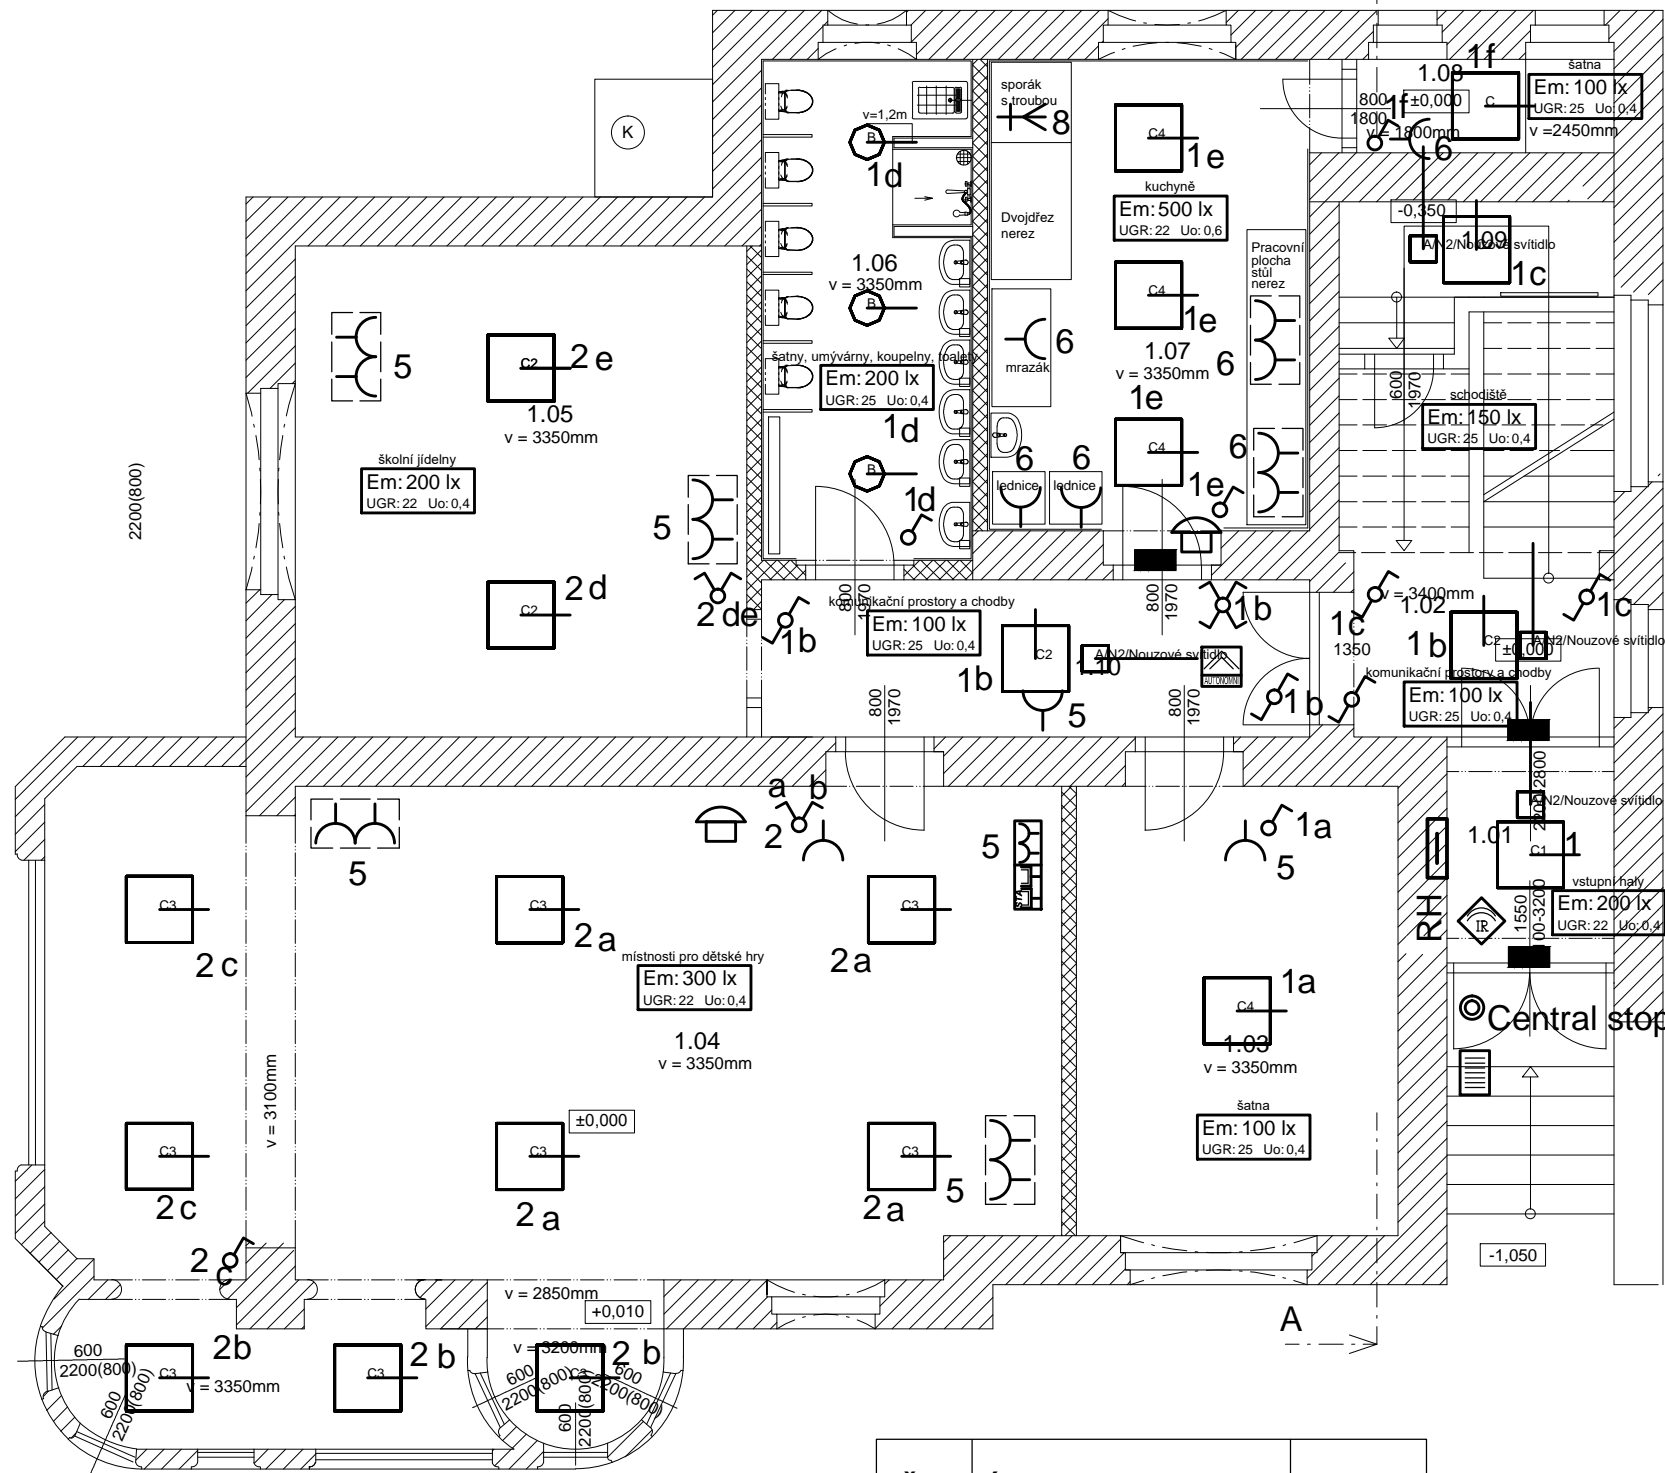


Č.m.	Účel místnosti	Plocha
1.01	ZÁDVEŘÍ	2,89 m2
1.02	CHODBA+SCHODIŠTĚ	15,68 m2
1.03	ŠATNA	14,98 m2
1.04	HERNA	60,05 m2
1.05	JÍDELNA	23,00 m2
1.06	UMÝVÁRNA+WC	10,97 m2
1.07	KUCHYŇ	15,74 m2
1.08	SPIŽ	2,66 m2
1.09	ŠATNA	3,74 m2
1.10	CHODBA	8,90 m2

LEGENDA:

-
- VYPÍNAČ S KRYTÍM IP/BEZ KRYTÍ
SINGLE POLE SWITCH WITH UPPER/WHITOUT IP
-
- DVOJITÝ VYPÍNAČ S KRYTÍM IP/BEZ KRYTÍ
MULTIPOSITION SINGLE POLE SWITCH
-
- PŘEPÍNAČ S KRYTÍM IP/BEZ KRYTÍ
TWO-WAY SINGLE POLE SWITCH
-
- KŘÍŽOVÝ PŘEPÍNAČ S KRYTÍM IP/BEZ KRYTÍ
INTERMEDIATE SWITCH
-
- TLAČÍTKO
PUSH-BUTTON
-
- 1F VÝVOD ZE STĚNY/STROPNÍ
OUTLET ON WALL/POSITION
-
- 3F VÝVOD ZE STĚNY/STROPNÍ
THREE PHASE OUTLET ON WALL/POSITION
-
- DVĚ ZÁSUVKY VE SPOL. RÁM./DVOJZÁSUVKA
MULTIPLE SOCKET OUTLET
-
- ZÁSUVKA IP20+SPD/IP44/IP20
SOCKET OUTLET IP20+SPD/IP44/IP20
-
- UZEMNĚNÍ
GROUND
-
- SVÍTIDLO LINEÁRNÍ/NÁSTĚNNÉ/STROPNÍ
INTERMEDIATE SWITCH
-
- VENTILÁTOR
FAN
-
- TROJFÁZOVÁ ZÁSUVKA
SOCKET OUTLET THREE PHASE
-
- ČIDLO POHYBU MIR/IR
MOTION DETECTOR MIR/IR
-
- ROZVADĚČ
DISTRIBUTION BOARD
-
- SPOLEČNÝ RÁMEČEK
COMMON BOX
-
- SHEATH
-
- STOUPACÍ VEDENÍ
RISERS
-
- AUTONOMNÍ HLÁSIČ KOUŘE
SMOKE ALARM
-
- ZÁSUVKA 2xLAN/TV+R+SAT/2xTV
SOCKET OUTLET 2xLAN/TV+R+SAT/2xTV
-
- ZVONEK/DOMÁCÍ VRÁTNÝ
RING/INTERCOM
-
- TABLO S KOMUNIKÁTOREM
COMMUNICATOR/INTERCOM

HLAVNÍ INŽENÝR PROJEKTU : PETRA ČERNÁ		ODPOVĚDNÝ PROJEKTANT: ing.JAN MIXA		VYPRACOVAL : ing.MILAN ŠAFÁŘ	
INVESTOR : Statutární město Děčín, Magistrát města Děčín Mírové nám.1175/5, 40538 Děčín IV		AKCE : MŠ Děčín IX, Rudolfova 76 - stavební úpravy interiéru, výměna ZTI, ÚT a elektroinstalace		STUPEŇ DOKUMENTACE : JP	
MÍSTO STAVBY: Pozemek st.č.520 v k.ú. Bynov		PROFESE: D.1.1.4 ELEKTROINSTALACE		DATUM : 09 / 2019	MĚŘÍTKO : 1:75
PŘÍLOHA: PŮDORYS 1.NP				Č.PŘÍLOHY : E-06	Č. PARÉ :

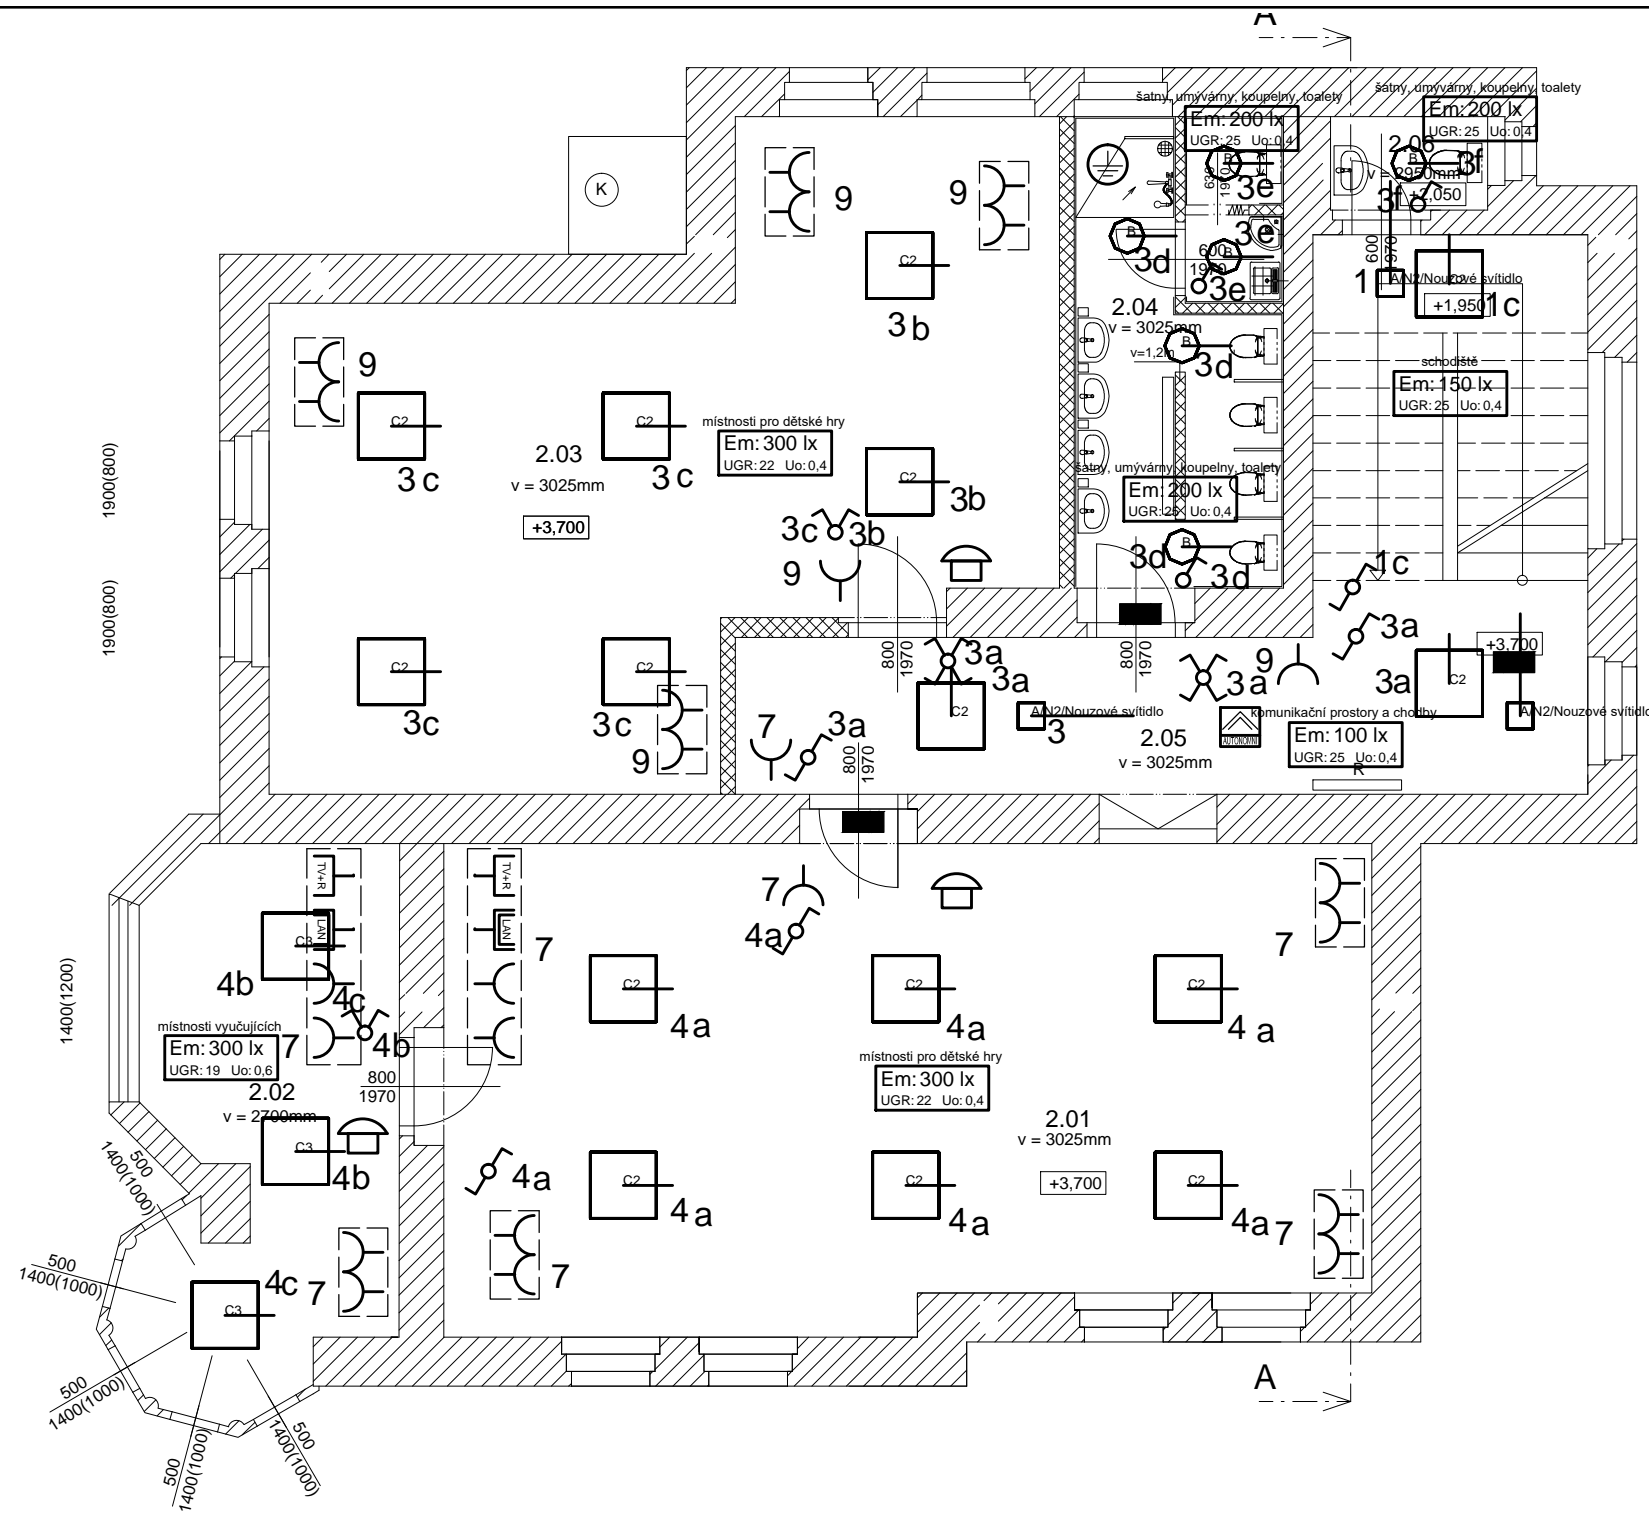

- LEGENDA:**
- VYPÍNAČ S KRYTÍM IP/BEZ KRYTÍ
SINGLE POLE SWITCH WITH UPPER/WHITOUT IP
 - DVOJITÝ VYPÍNAČ S KRYTÍM IP/BEZ KRYTÍ
MULTIPOSITION SINGLE POLE SWITCH
 - PŘEPÍNAČ S KRYTÍM IP/BEZ KRYTÍ
TWO-WAY SINGLE POLE SWITCH
 - KŘÍŽOVÝ PŘEPÍNAČ S KRYTÍM IP/BEZ KRYTÍ
INTERMEDIATE SWITCH
 - TLAČÍTKO
PUSH-BUTTON
 - 1F VÝVOD ZE STĚNY/STROPNÍ
OUTLET ON WALL/POSITION
 - 3F VÝVOD ZE STĚNY/STROPNÍ
THREE PHASE OUTLET ON WALL/POSITION
 - DVĚ ZÁSUVKY VE SPOL. RÁM./DVOJZÁSUVKA
MULTIPLE SOCKET OUTLET
 - ZÁSUVKA IP20+SPD/IP44/IP20
SOCKET OUTLET IP20+SPD/IP44/IP20
 - UZEMNĚNÍ
GROUND
 - SVÍTIDLO LINEÁRNÍ/NÁSTĚNNÉ/STROPNÍ
LINEAR WALL/CEILING LIGHT
 - VENTILÁTOR
FAN
 - TROJFÁZOVÁ ZÁSUVKA
SOCKET OUTLET THREE PHASE
 - ČIDLO POHYBU MIR/IR
MOTION DETECTOR MIR/IR
 - ROZVADĚČ
DISTRIBUTION BOARD
 - SPOLEČNÝ RÁMEČEK
COMMON BOX
 - SHEATH
STOUPACÍ VEDENÍ
RISERS
 - AUTONOMNÍ HLÁSIČ KOUŘE
SMOKE ALARM
 - ZÁSUVKA 2×LAN/TV+R+SAT/2×TV
SOCKET OUTLET 2×LAN/TV+R+SAT/2×TV
 - ZVONEK/DOMÁCÍ VRÁTNÝ
RING/INTERCOM
 - TABLO S KOMUNIKÁTOREM
COMMUNICATOR/INTERCOM

Č.m.	Účel místnosti	Plocha
2.01	HERNA	45,41 m2
2.02	KANCELÁŘ	13,79 m2
2.03	LOŽNICE	39,96 m2
2.04	UMÝÁRNA+WC	10,22 m2
2.05	CHODBA	13,89 m2
2.06	WC ZAMĚŠTNANCI	1,52 m2

HLAVNÍ INŽENÝR PROJEKTU : PETRA ČERNÁ		ODPOVĚDNÝ PROJEKTANT: ing.JAN MIXA	SELM s.r.o. Projektování a montáž elektrických zařízení 17.listopadu 1565, 25263 Roztoky u Prahy Tel.: 286 890 572, E-mail : selm@selm.cz	
INVESTOR : Statutární město Děčín, Magistrát města Děčín Mírové nám.1175/5, 40538 Děčín IV			VYPRACOVAL : ing.MILAN ŠAFÁŘ	
AKCE : MŠ Děčín IX, Rudolfova 76 - stavební úpravy interiéru, výměna ZTI, ÚT a elektroinstalace			STUPEŇ DOKUMENTACE : JP	
MÍSTO STAVBY: Pozemek st.č.520 v k.ú. Bynov			DATUM : 09 / 2019	MĚŘITKO : 1:75
PROFESE: D.1.1.4 ELEKTROINSTALACE			Č.PŘÍLOHY :	Č. PARÉ :
PŘÍLOHA: PŮDORYS 2.NP			E-07	