


1 NOVÝ PLYNOVÝ KONDENZAČNÍ
KOTEL Acv Prestige 24 Solo
S VÝKONEM 4,3 – 23,3 kW

2 NEPŘÍMOTOPNÝ OHŘÍVAČ
TEPLÉ VODY Acv Smart 210
OBJEM 203 LITRŮ
PŘESTUPNÁ PLOCHA 1,94 m2

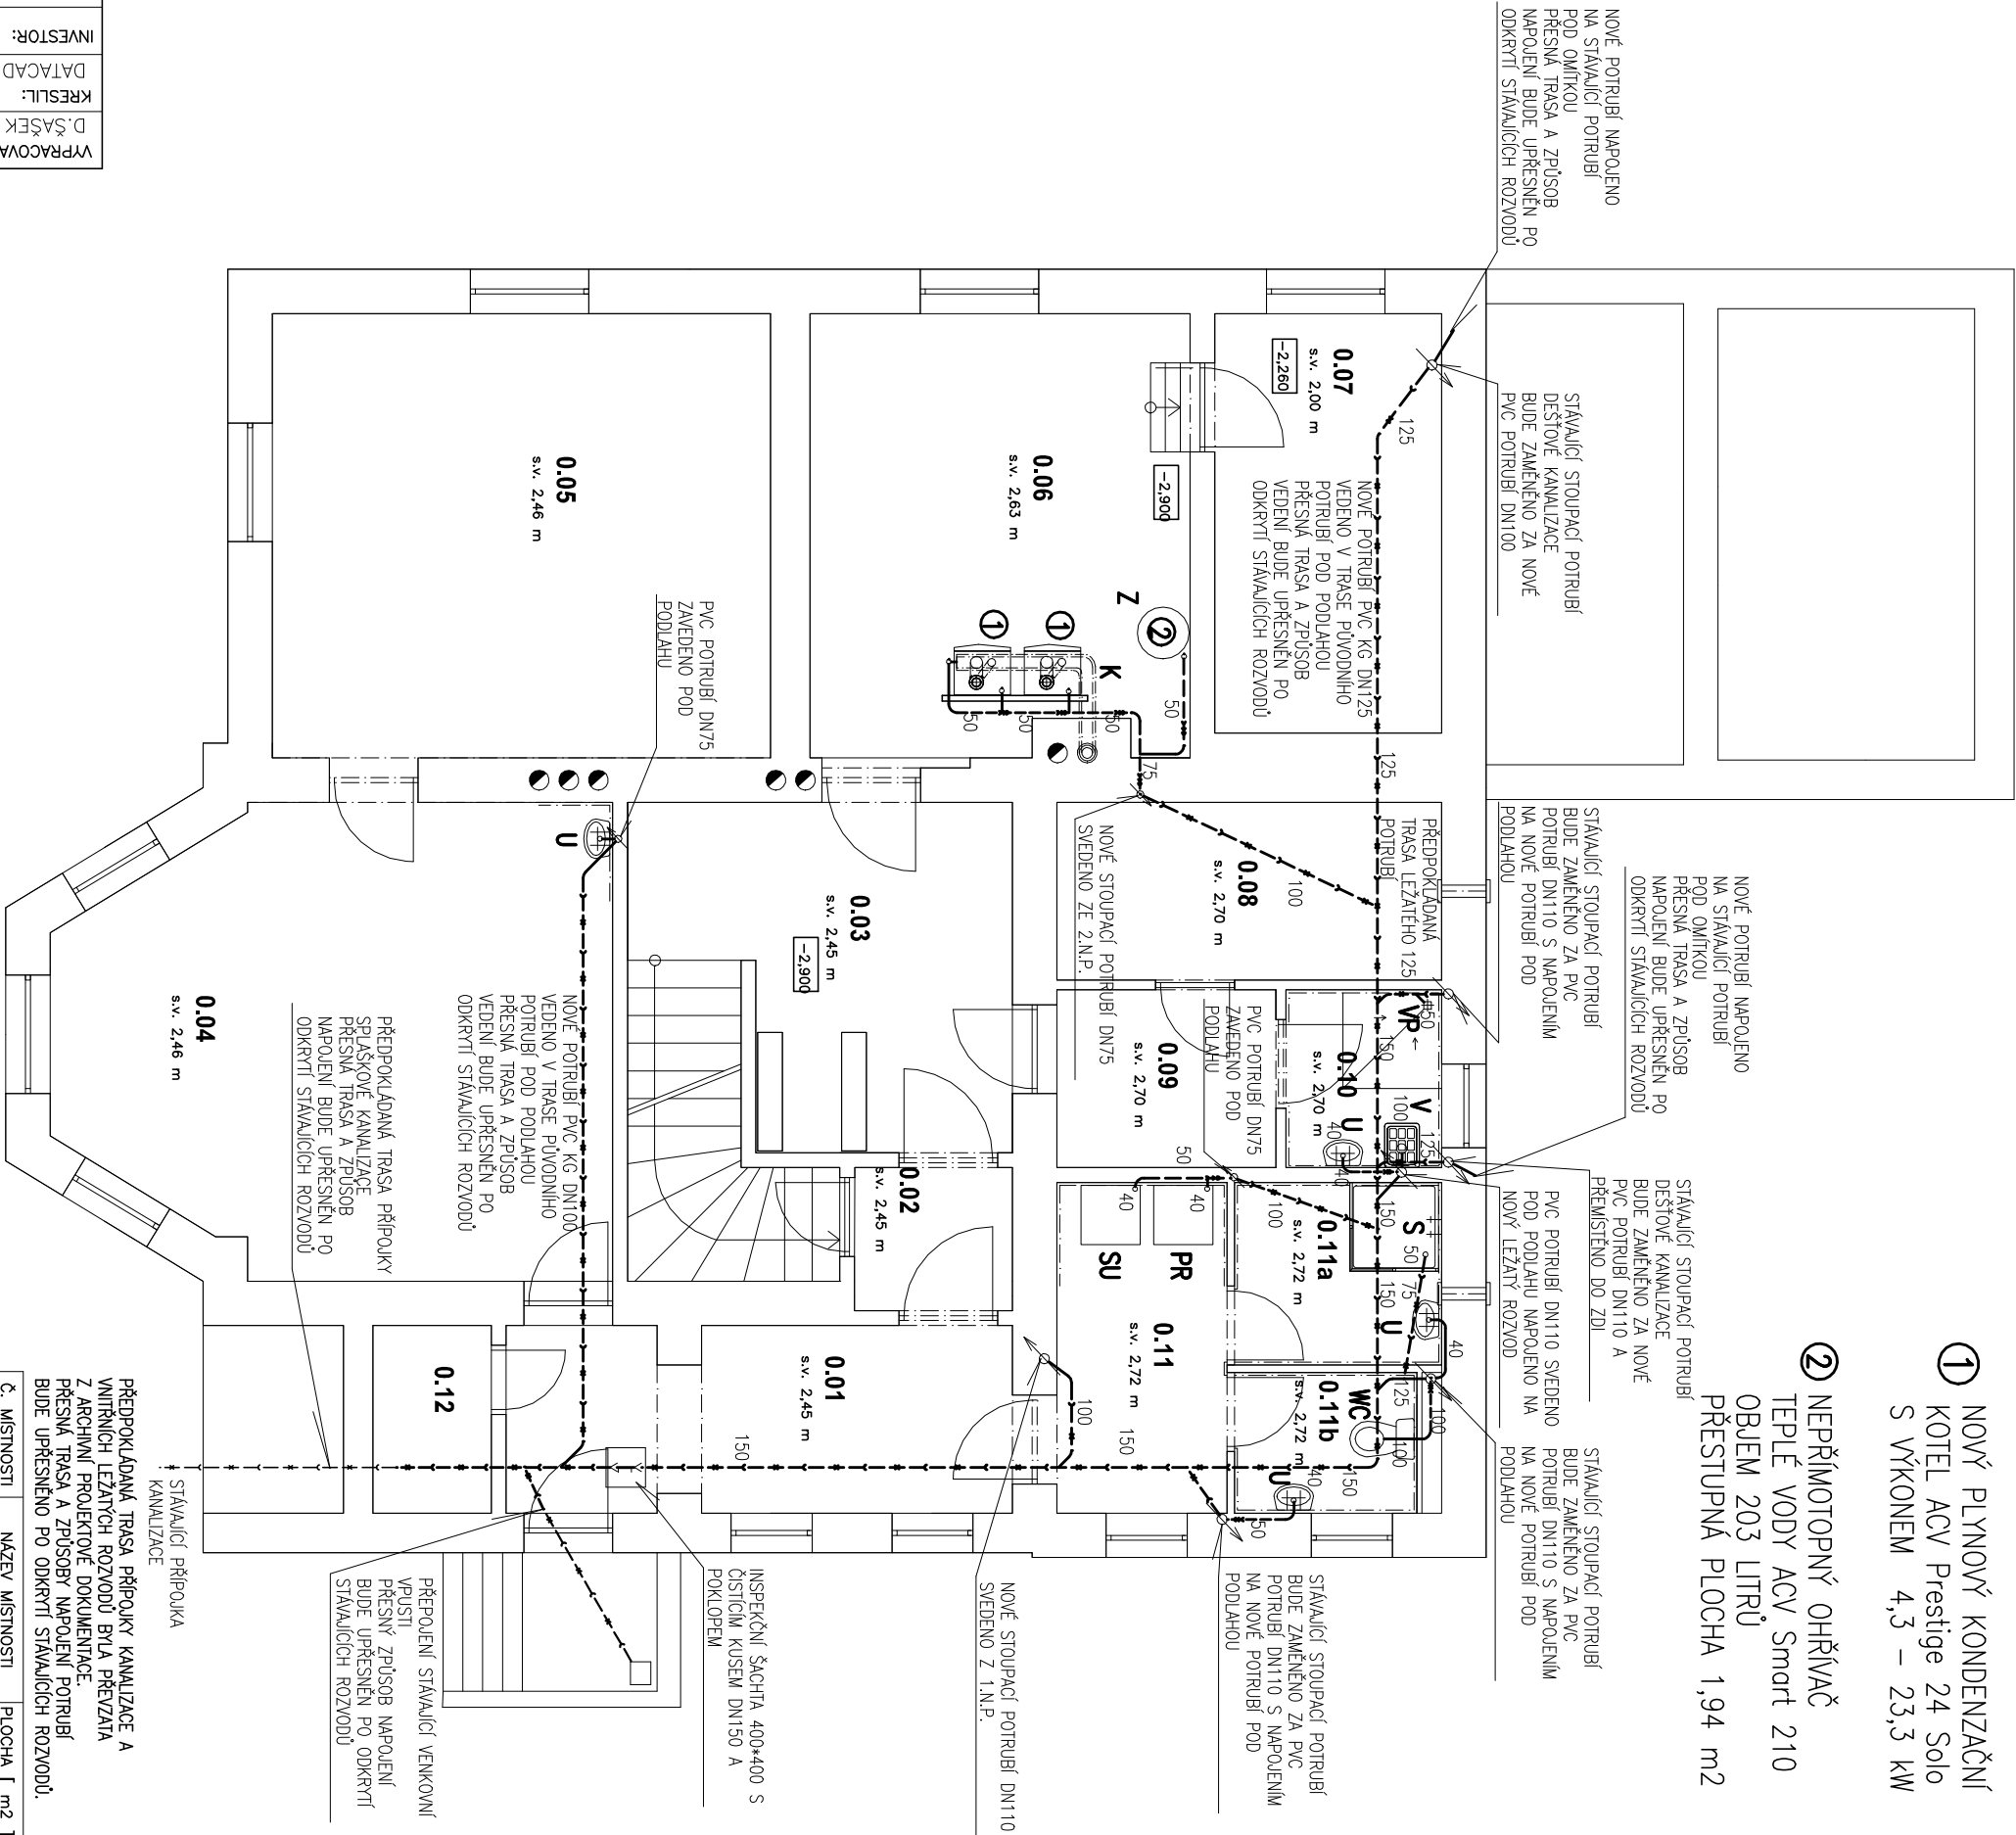

- U – UMYVADLO KERAMICKÉ
- WC – KERAMICKÉ WC
- V – VÝLEVKA KERAMICKÁ
- K – VÝVOD PRO ODVOD KONDENZÁTU
- Z – VÝVOD PO POUŠTINOU ARMATURU OHŘEVU TV
- S – SPRCHOVÝ KOUT
- VP – PODLAHOVÁ VPUST
- SU – VÝVOD PRO SUŠIČKU
- VP – PODLAHOVÁ VPUST

- POTRUBÍ VEDENÉ POD PODLAHOU
- POTRUBÍ VEDENÉ V KONSTRUKCÍCH

ODKAZ NA KONKRÉTNÍ VÝROBEK, MATERIÁL, TECHNOLOGII
I OBCHODNÍ FIRMU NEBO NÁZEV – MÁSE ZA TO, ŽE
SE JEDNÁ O VYMEZENÍ POŽADOVANÝCH VLASTNOSTÍ
MATERIÁLU. V TOMTO PŘÍPADĚ JE ÚČASTNÍK OPRAVNĚN
V NABÍDCE UVÉST I JINÉ ROVNOCENNÉ ŘEŠENÍ.

VPRACOVAVEL: D.ŠAŠEK		ZODP.PROJEKTANT: D.ŠAŠEK	INVESTOR: Statutární město Děčín		MŠ DĚČÍN VI, MOSKEVSKÁ 1044/9		ZTI – KANALIZACE – PŮDORYS 1.P.P.		
KRESLIL: DATA CAD		IČO: 68285736	FORMAT: 2A4		Č. ZAK: D1630/2020		Č. VÝKRESU: 5		
U TVRZE 1454/2, DĚČÍN VI.		UČEL: DSP		Č. ARCH: D1630		MĚŘÍTKO: 1:75			
TELEFON: 776250848		DATUM: 08/2020							
E-MAIL: ak-uniprojekt@email.cz									
INTERNET: www.ak-uniprojekt.cz									