


PŮDORYS 1.NP

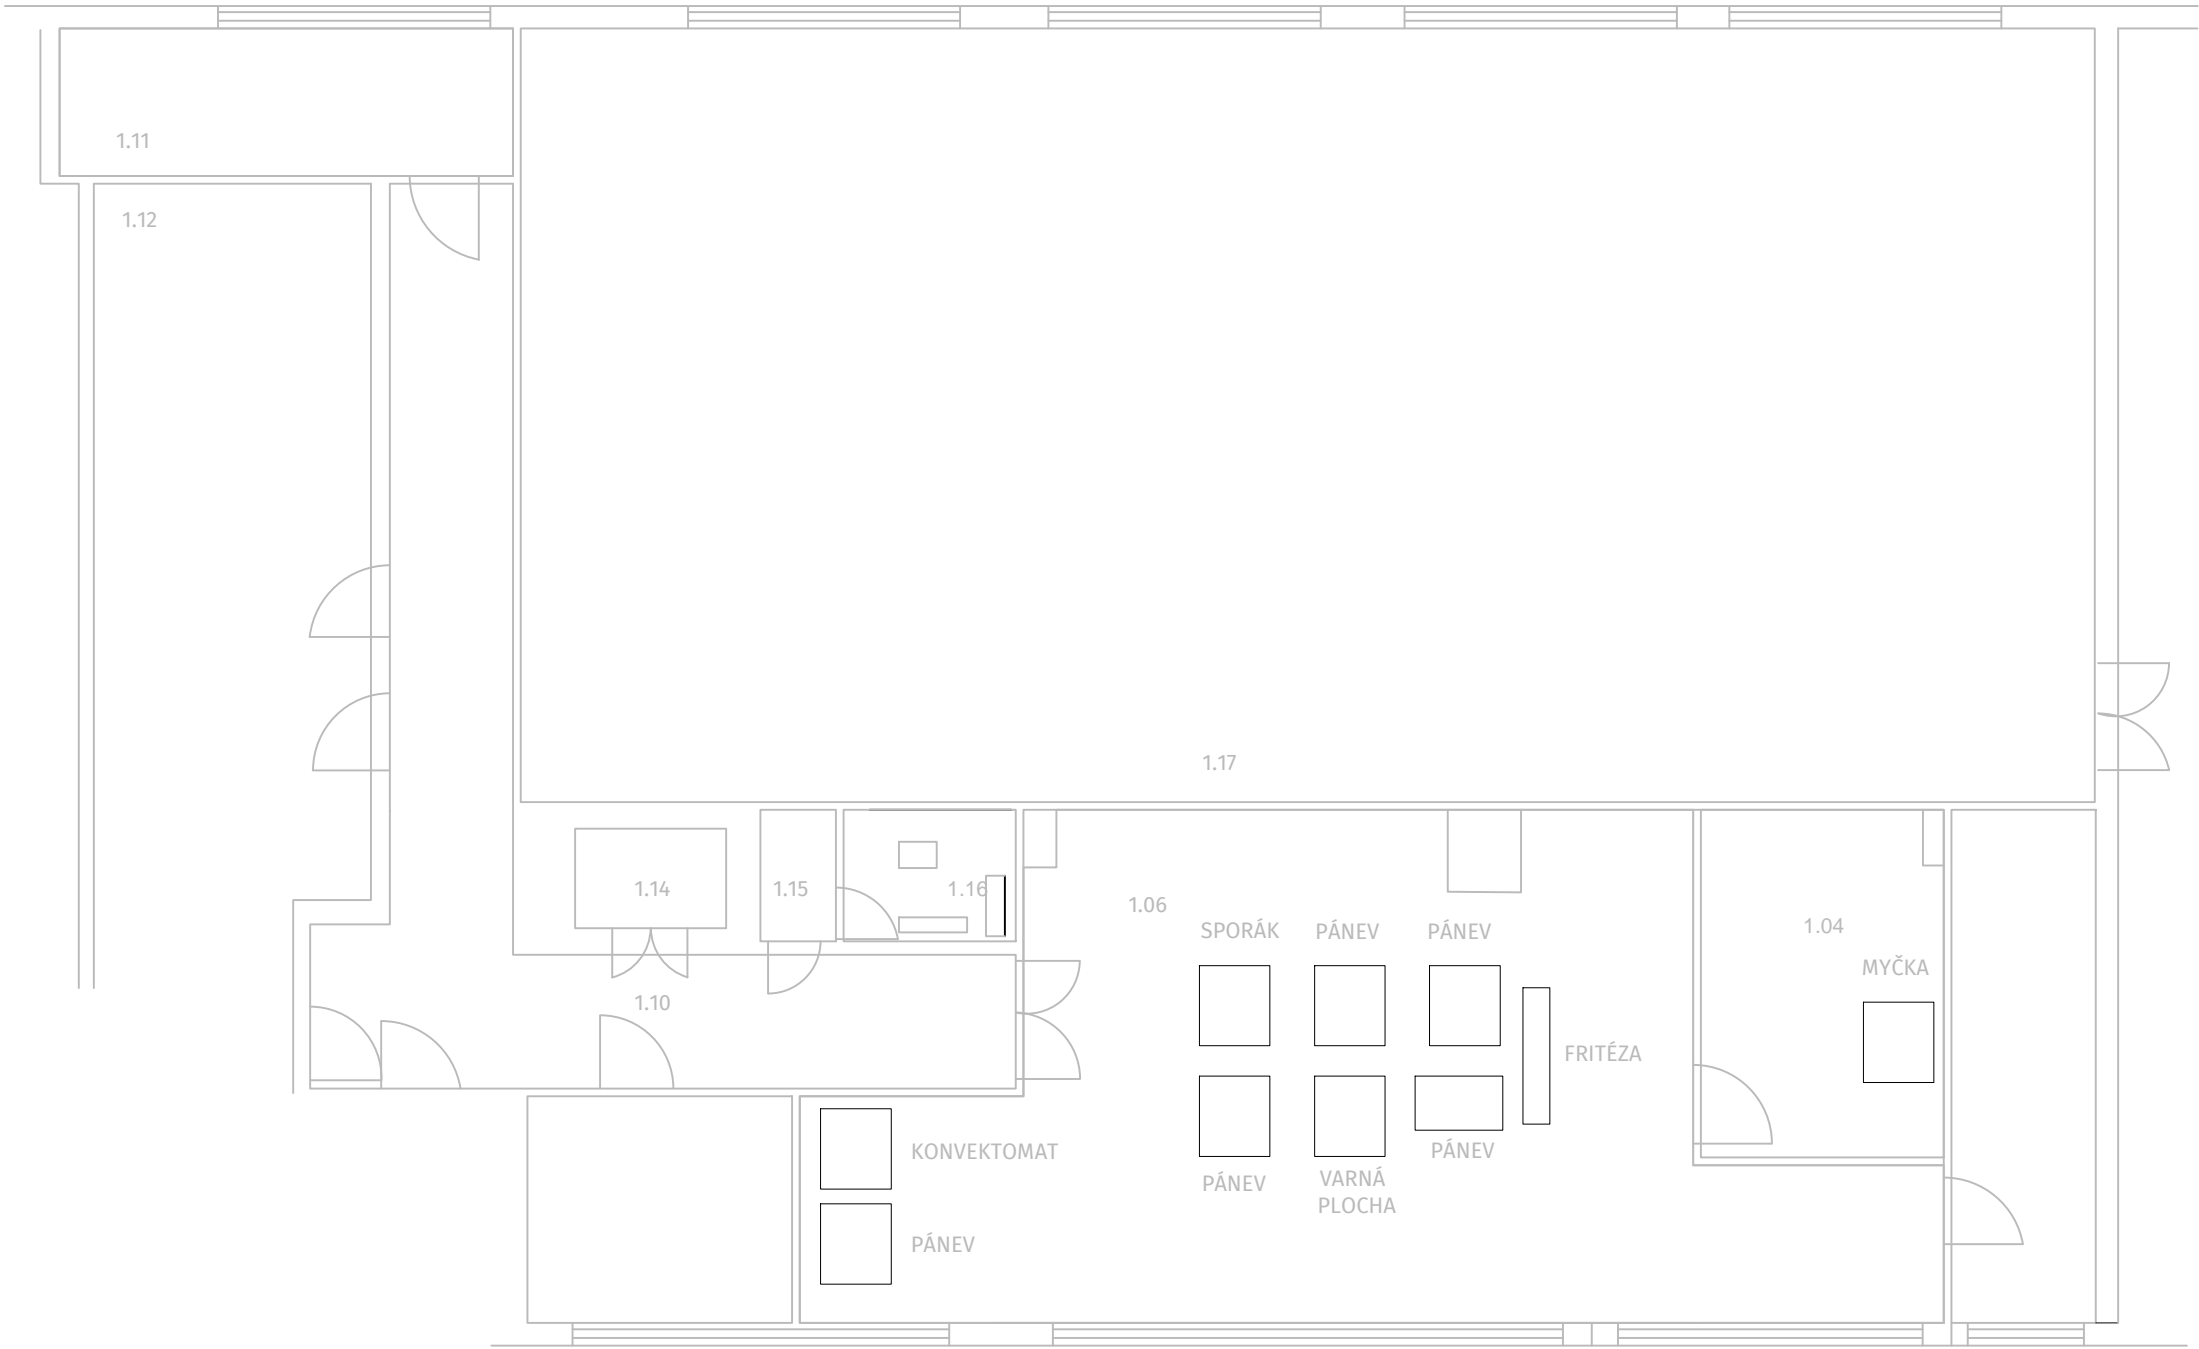

Počet oken 11x
Rozměr oken: 1140x1940 mm

LEGENGA MÍSTNOSTÍ

- 1.04 Umývárna
- 1.05 Sklad
- 1.06 Kuchyň
- 1.10 Chodba
- 1.11 Sklad
- 1.12 Sklad
- 1.14 Výťah
- 1.15 Úklidová komora
- 1.16 Vzduchotechnika – potrubí
- 1.17 Jídelna

| | | | |
|-------------|---|---|----------|
| Akce | ZŠ DĚČÍN II, KAMENICKÁ - VÝMĚNA VZT VE ŠKOLNÍ KUCHYNI |  TO SYSTEM moderní topné systémy | |
| Investor | Statutární město Děčín Mírové náměstí 1175/5, 405 38 Děčín | TO SYSTEM s.r.o. V Brance 83, Příbram 261 01 IČO: 28911822, www.tosystem.cz | |
| Stupeň | Dokumentace pro provádění stavby | Formát | A3 |
| Projektant | Mgr. Michal Smejkal - ČKAIT 0013645 | Měřítko | 1:100 |
| Kontroloval | Ing. Jakub Jandourek | Datum | 10/2021 |
| Vypracoval | Bc. Jana Hušková | Číslo zakázky | PK 17-21 |
| Profese | D.1.4. Technika prostředí staveb-Vzduchotechnika | Číslo výkresu | Č. paré |
| Výkres | PŮDORYS 1. NP VYBAVENÍ KUCHYNĚ | D.1.4. VZT06 | |