


PŮDORYS II. NP
MĚŘÍTKO 1:50

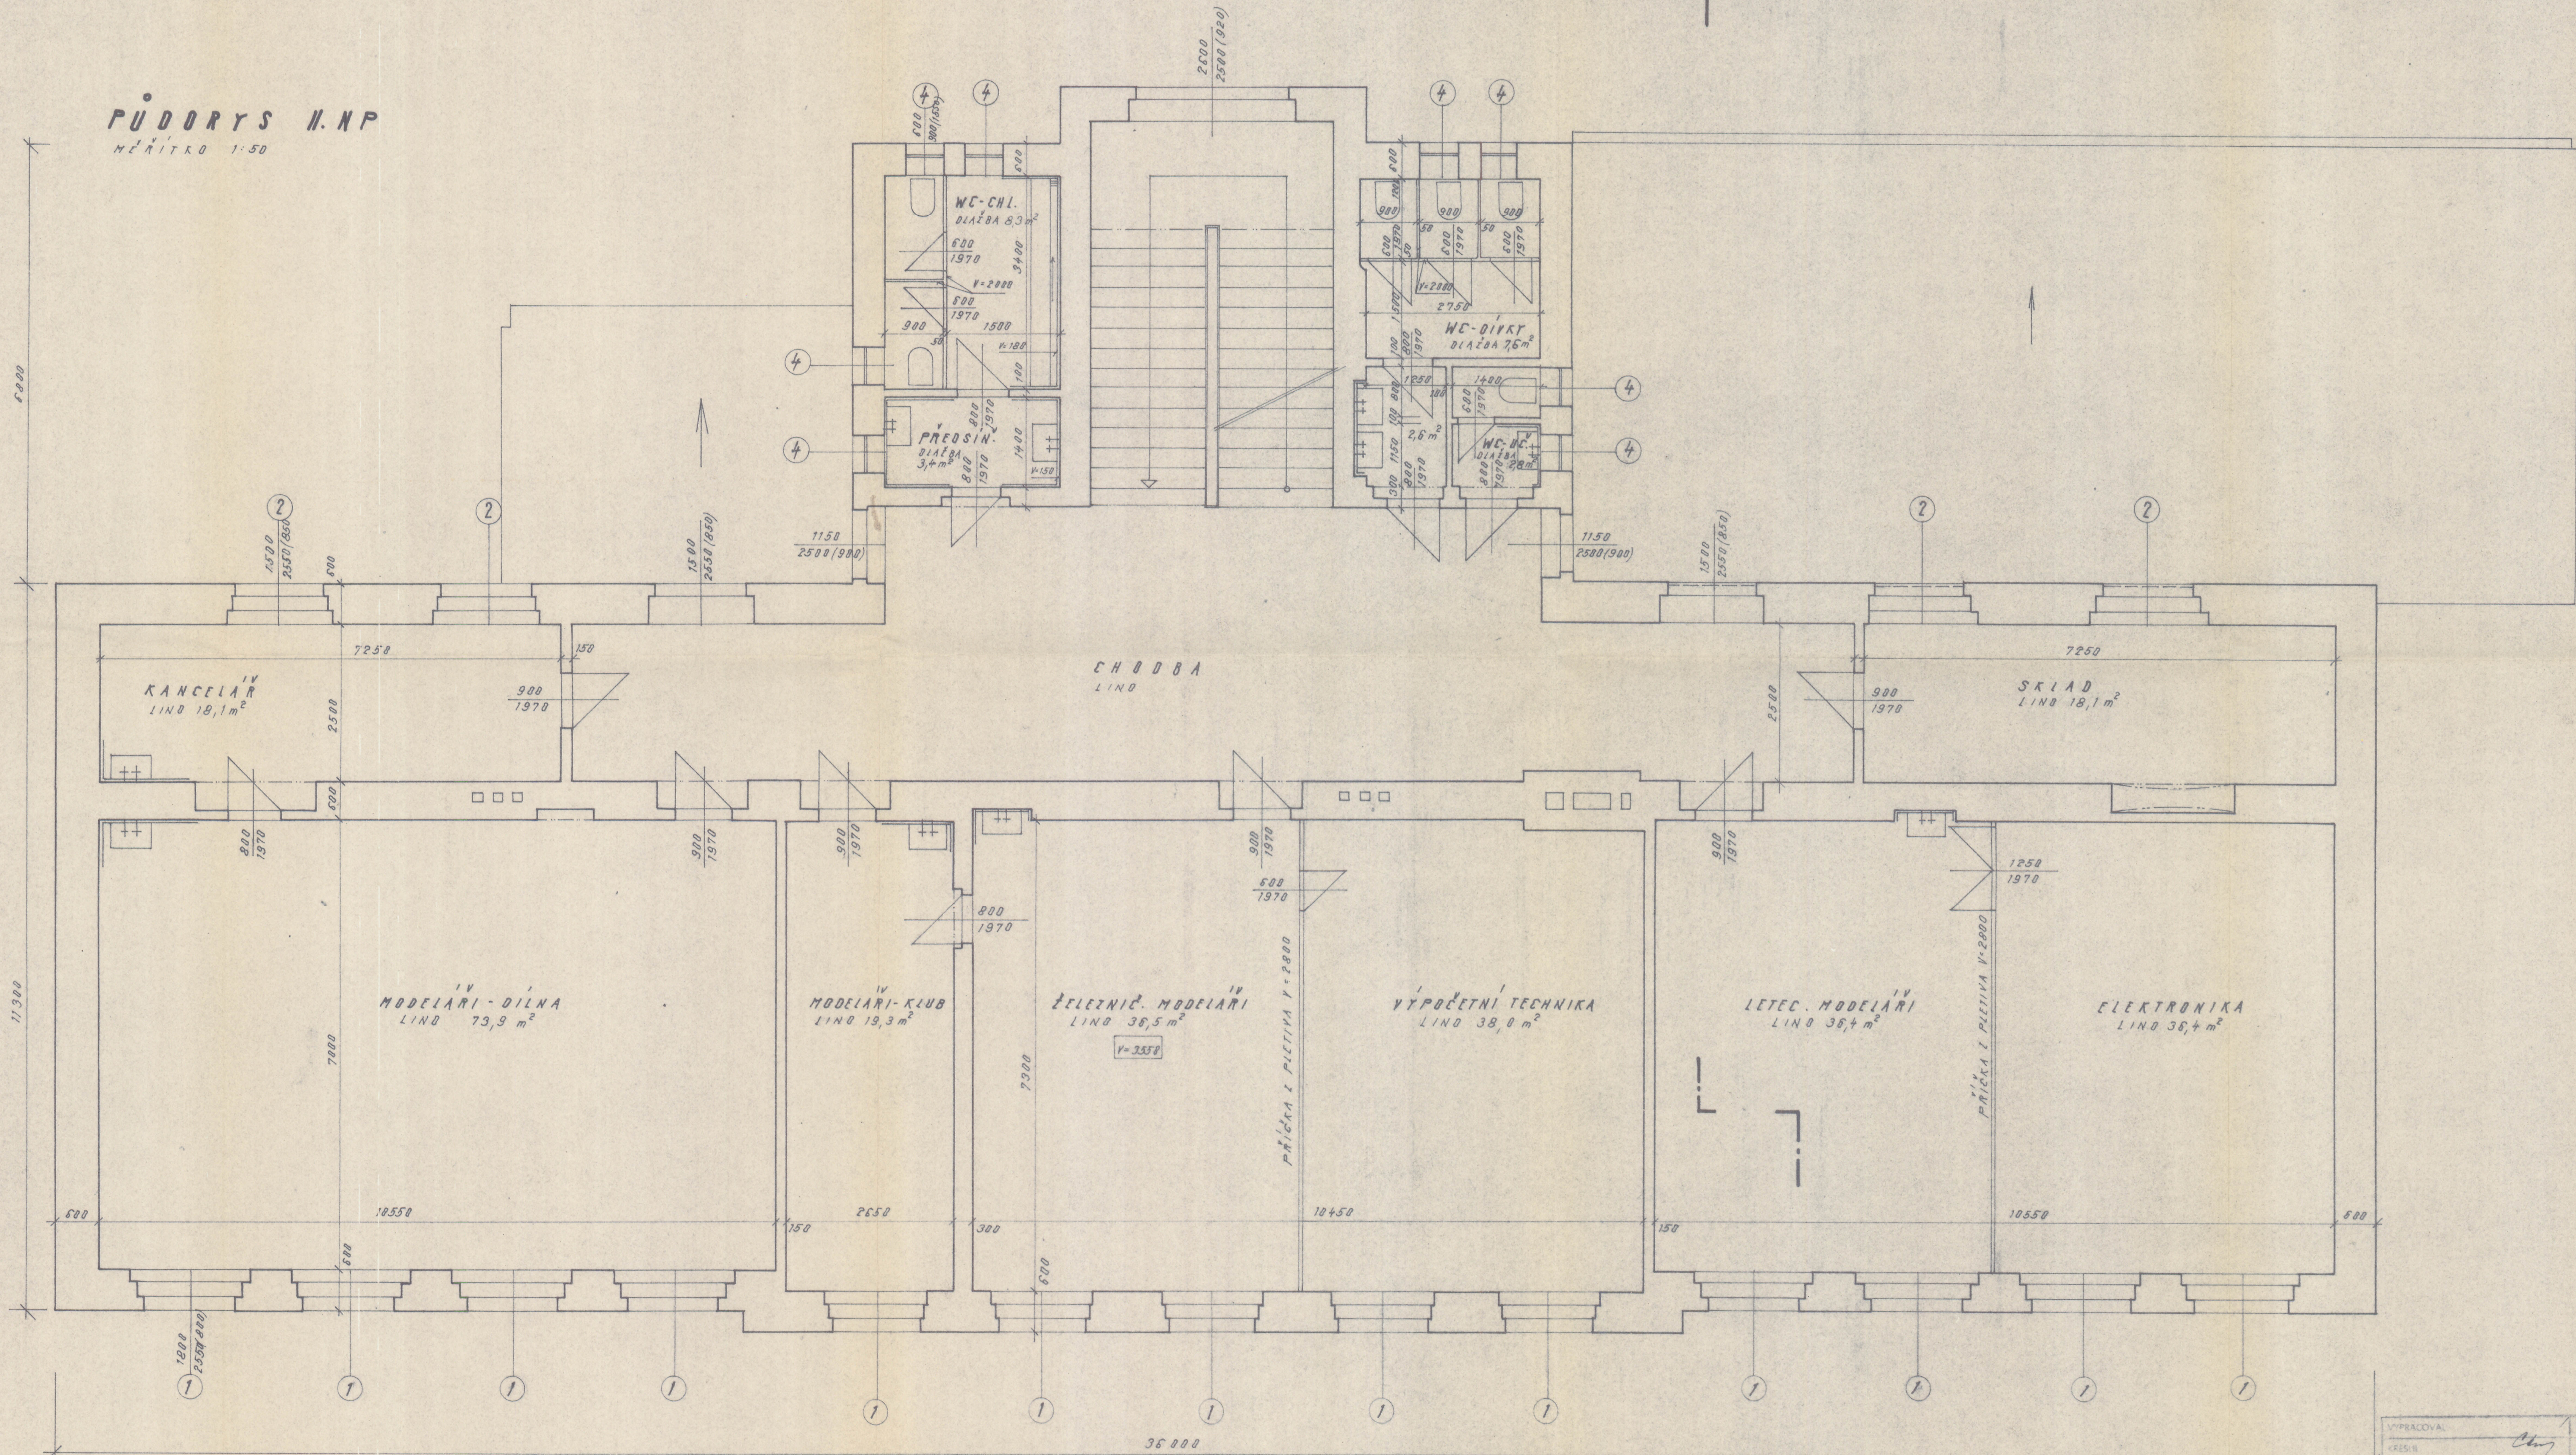

10.2.96 kva
MĚSTSKÝ ÚŘAD
DECIN
-5-

| | | |
|--|---|---|
| VYPRACOVAL KRESIL ZOD. PROJEKTANT ING. DEMUTH J. | KONTROLOVAL VYPRACOVAL ING. DEMUTH J. | PROJEKCE Ing. DEMUTH J. 100: 402 13 205 |
| STÁVAJÍCÍ STAV STANICE HLADÝCH TECHNIKŮ BŘEZINT Č.P. 98 | | 5/96 |
| OBSAH PŮDORYS II. NP INVESTOR STAVISKÝ ÚŘAD, LAZEŇSKÁ 81, 12, DECIN 4 | | 1:50 1044 |
| | | 1/96 4 |