




1.NP

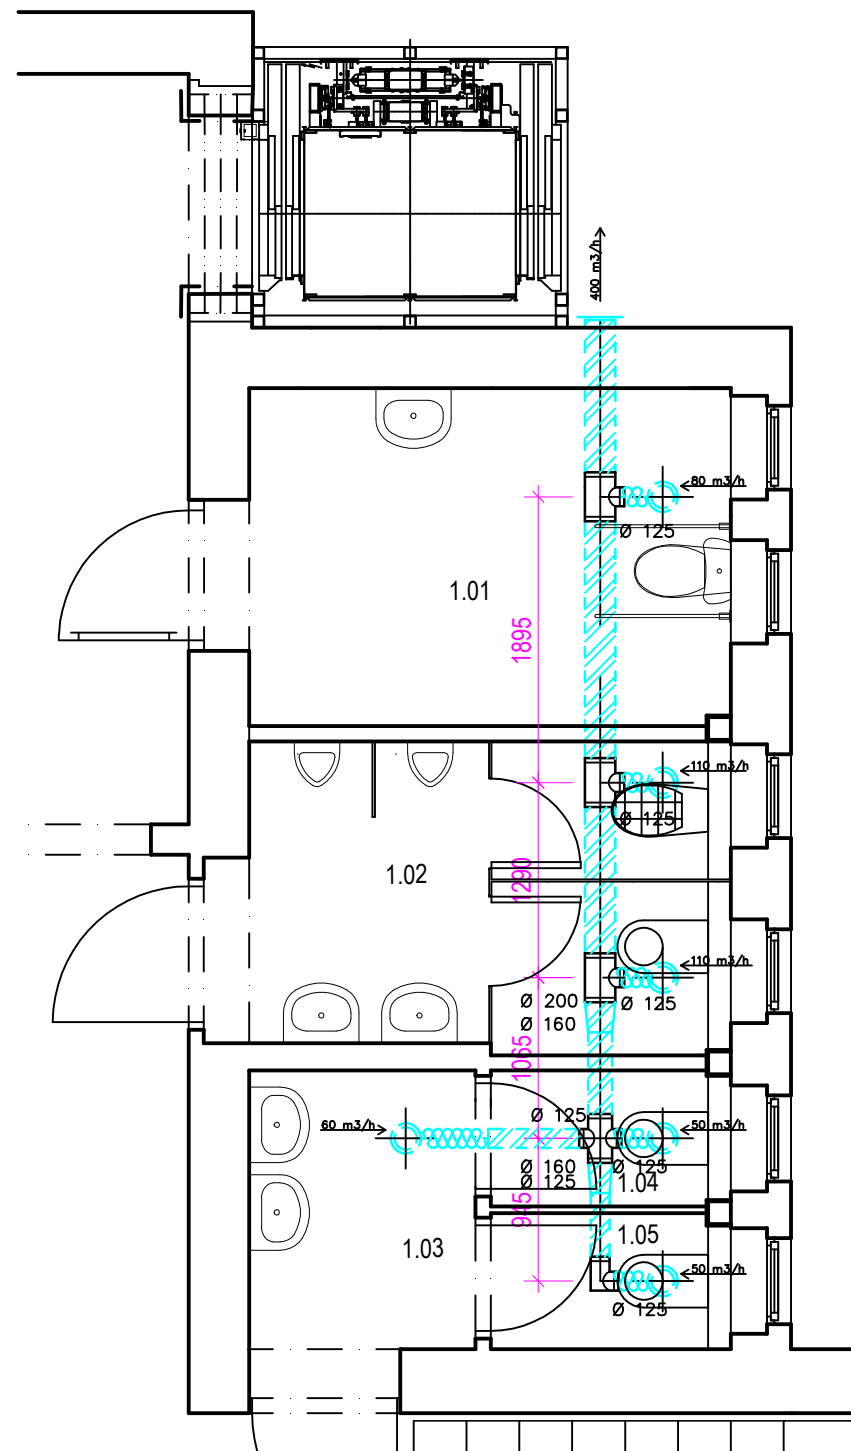

2.NP

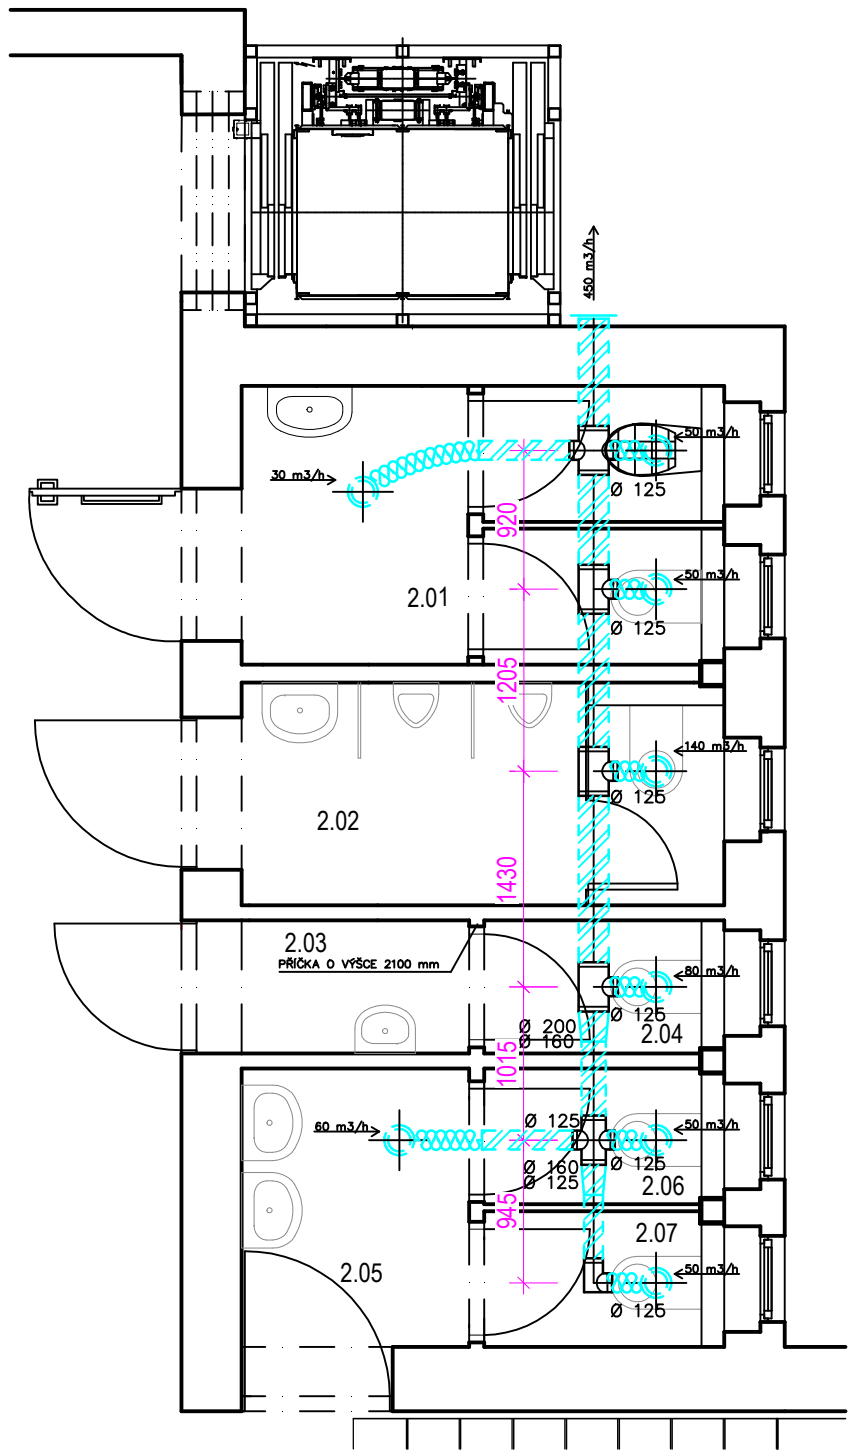

3.NP

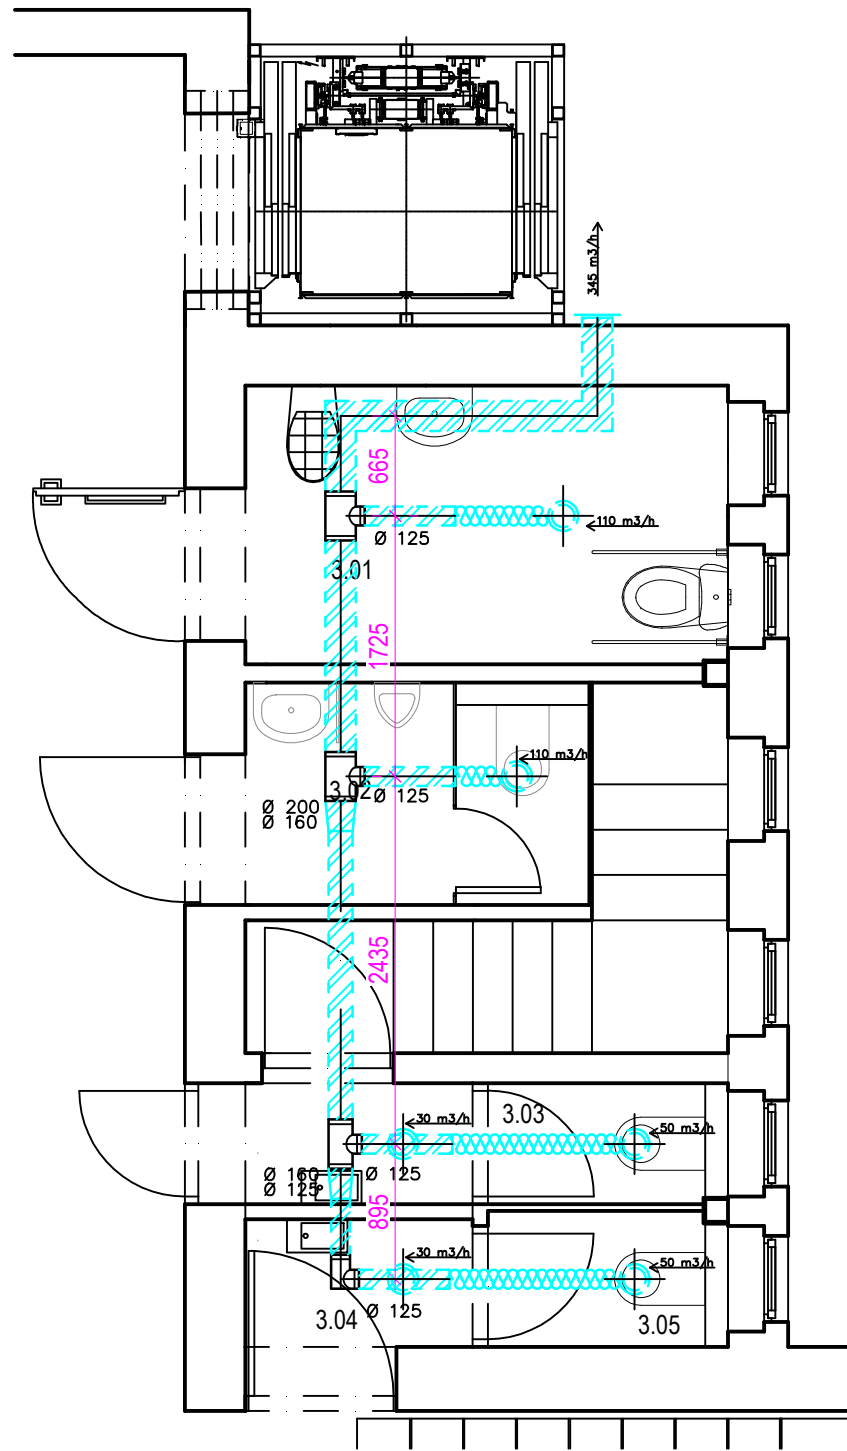

LEGENDA MÍSTNOSTÍ

Ozn.	Název místnosti	Plocha (m²)
1.01	Bezbariérové WC-hygienická kabina pro dívky	7,40
1.02	WC chlapci	6,80
1.03	Předsíňka	3,10
1.04	WC dívky	1,40
1.05	WC dívky	1,40

LEGENDA MÍSTNOSTÍ

Ozn.	Název místnosti	Plocha (m²)
2.01	Hygienická kabina+úklid. místnost	6,10
2.02	WC chlapci	5,00
2.03	WC učitelé	1,60
2.04	WC učitelé	1,40
2.05	Předsíňka - dívky	3,10
2.06	WC - dívky	1,40
2.07	WC - dívky	3,10

LEGENDA MÍSTNOSTÍ

Ozn.	Název místnosti	Plocha (m²)
3.01	Bezbariérové WC	6,20
3.02	WC chlapci	3,70
3.03	WC učitelé	2,80
3.04	Předsíňka	1,70
3.05	WC - dívky	1,40


LEGENDA ZNAČENÍ

 DOMOVNÍ VENTILÁTOR VYBAVENÝ ELEKTRICKOU OVLÁDANOU AUTOMATICKOU ŽALUZII NEBO ZPĚTNOU Klapkou A ČASOVÝM SPÍNAČEM, KRYTÍ MIN. IPX4, MAX. 30 dB

 FASÁDNÍ MŘÍŽKA SE SÍTKOU PROTI HMYZU

 VZT PLASTOVÉ POTRUBÍ, VEDENO V PODHLEDECH

REVIZE			
Index	Datum	Změna	Jméno
SCHÉMA OBJEKTU			ORIENTACE SCHÉMATU

<div></div>		Projekty Realizace Projektový management info@qualitygroup.cz www.qualitygroup.cz				
STAVTE CHYTŘE						
STAVBA						
BEZBARIÉROVÉ ÚPRAVY ZŠ BEZRUCHOVA						
MÍSTO STAVBY Bezručova 588/6 Děčín IV 405 02		K.Ú.: Podmokly (625141) OKRES: Děčín KRAJ: Ústecký				
GENERÁLNÍ PROJEKTANT Quality Group s.r.o., Příkop 843/4, 602 00 Brno IČ: 08879737, DI: yuwm58		AUTORIZACE				
HLAVNÍ INŽENÝR PROJEKTU Ing. Jiří Šotles, jiri.sotles@qualitygroup.cz, tel.: +420 736 105 226						
ZPRACOVATEL ODBORNÉ ČÁSTI Karel Absolín tel.: x e-mail: karel.absolin@qualitygroup.cz						
STAVEBNÍK - INVESTOR Statutární město Děčín Magistrát města Děčín, Mírové náměstí 1175/5 405 38 Děčín IV IČO: 00261238		Č. SMLOUVY INVESTORA Č. SMLOUVY PROJEKTANTA P-21-049-000				
ODBORNÁ ČÁST Vzduchotechnika		DATUM 02/2022	PARÉ			
OBJEKT SO01		MĚŘÍTKO 1:50				
NÁZEV DOKUMENTU						
PŮDORYS 1.NP, 2.NP, 3.NP						
KÓD ELEKTRONICKÉ VERZE DOKUMENTU						
stavba	stupeň	část	výkres	název dokumentu	revize	
Bezbar.	DPS	D.101.08	02	VZT	Půd. 1.NP, 2.NP, 3.NP	00