


PŮDORYS VYTÁPĚNÍ 2.NP

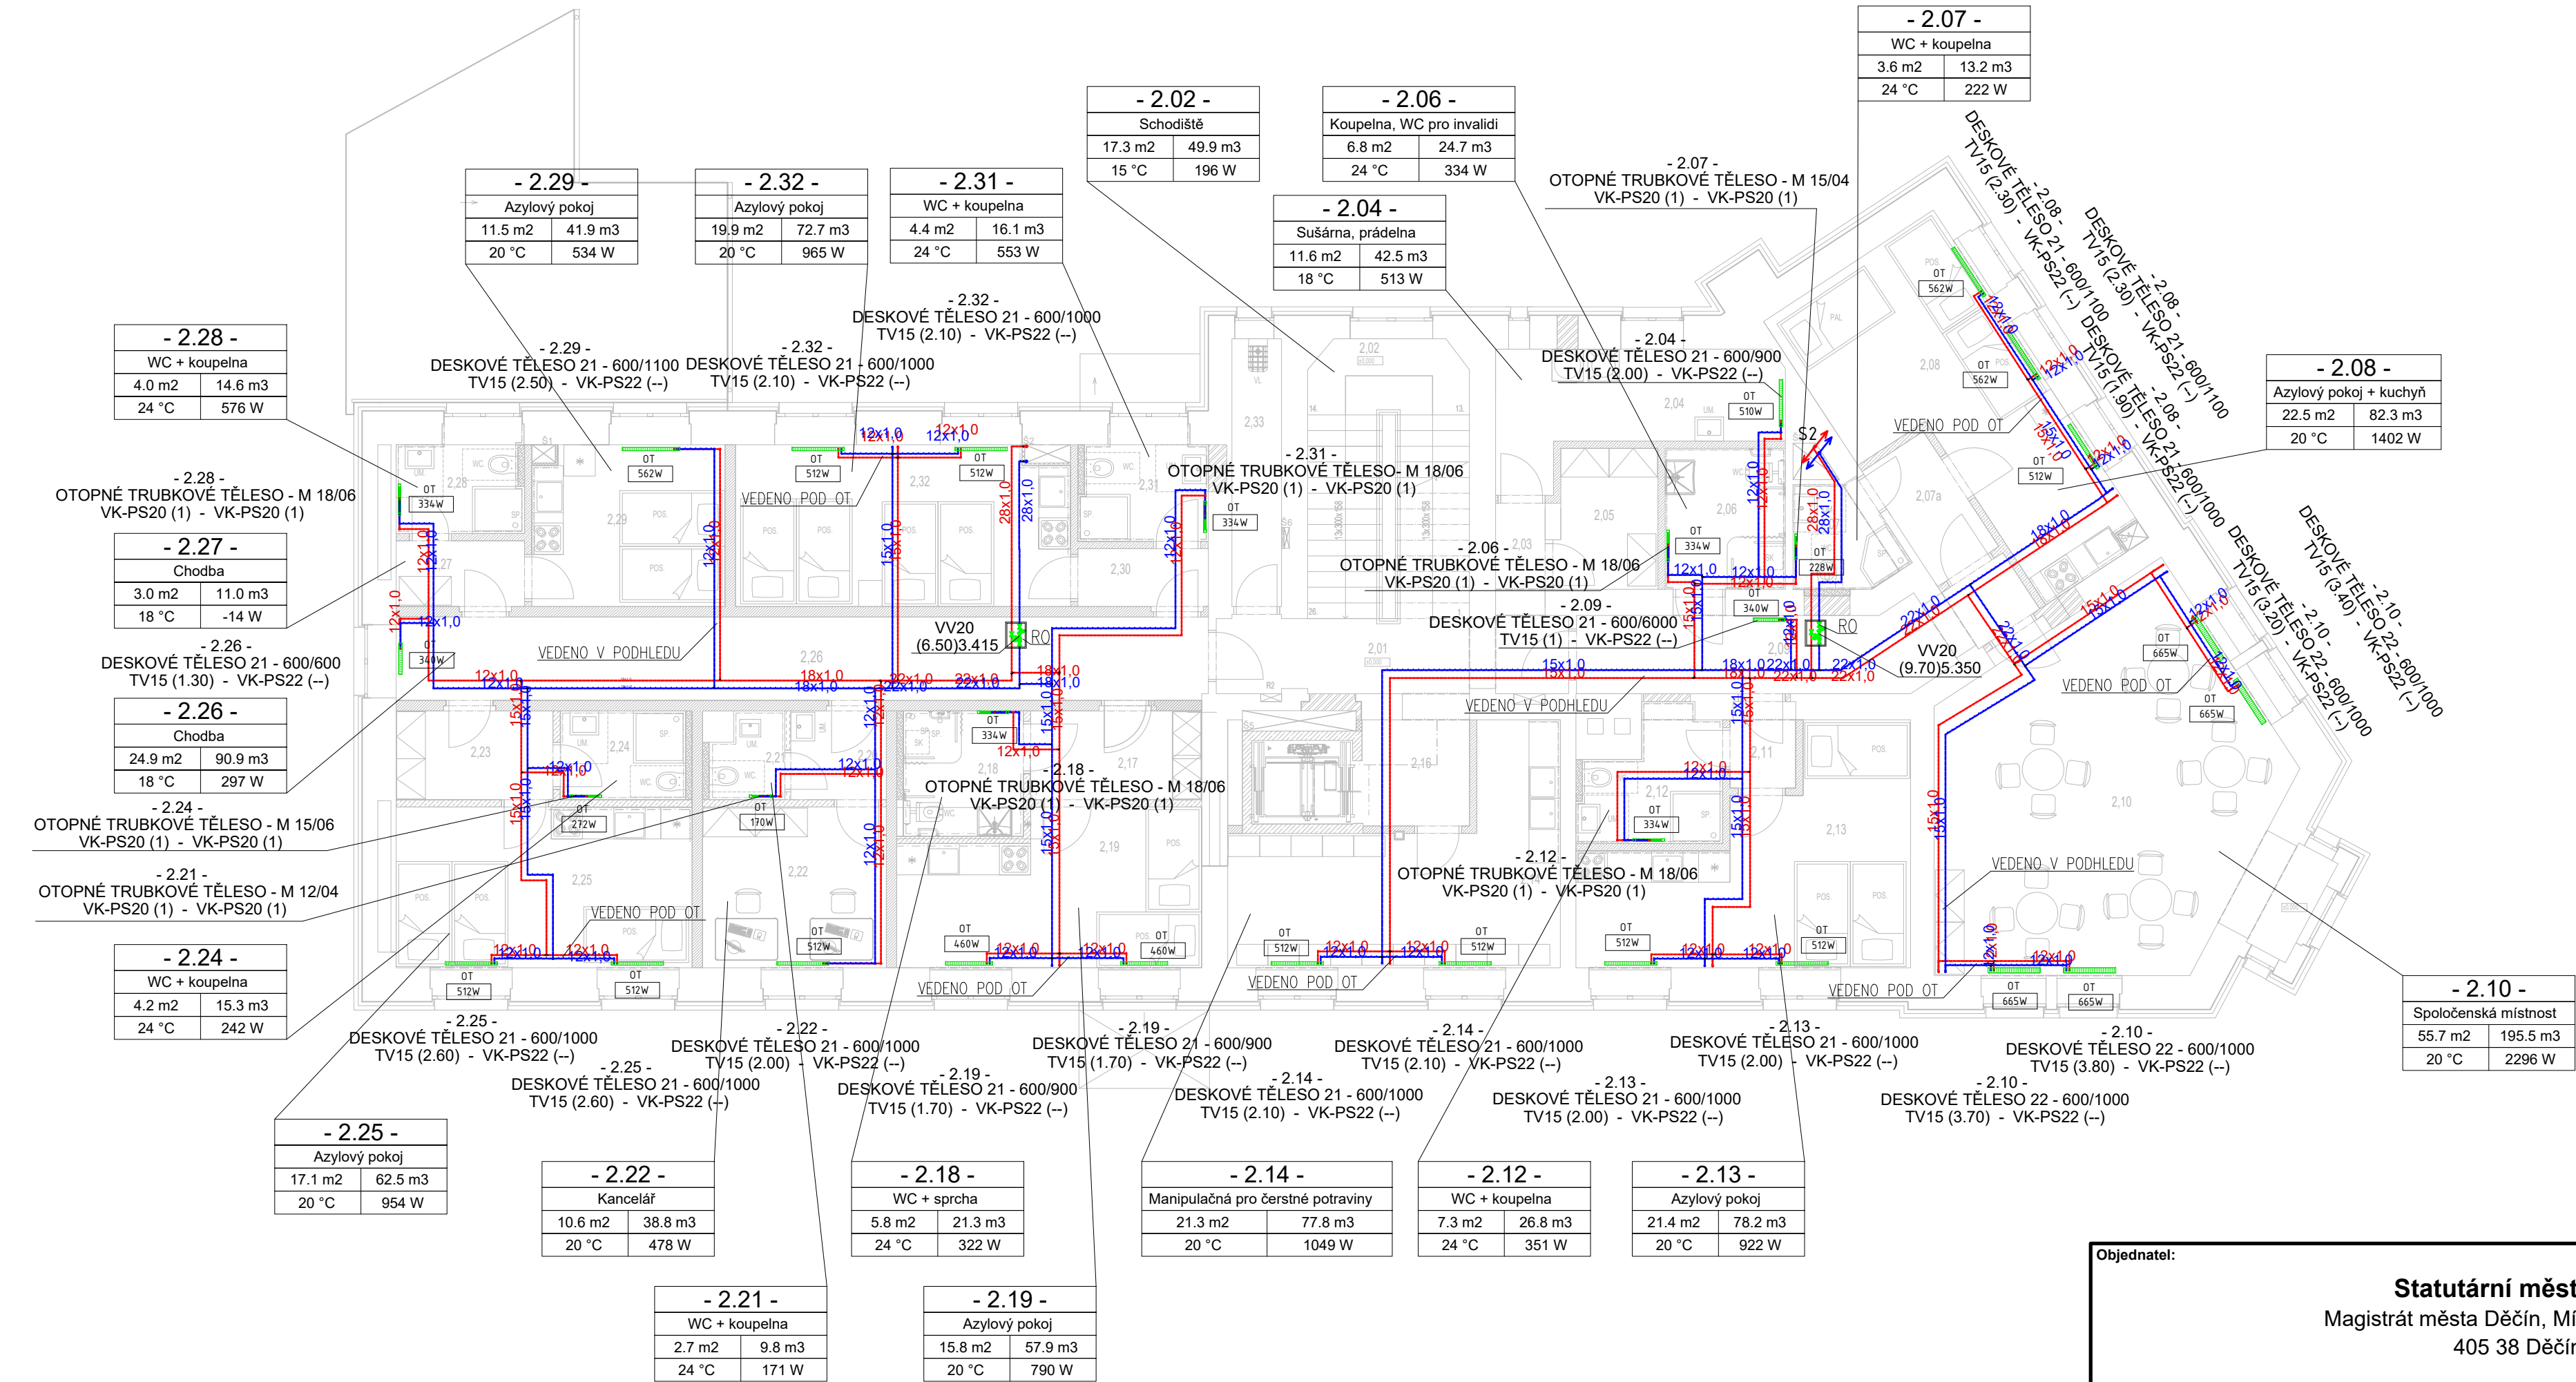

LEGENDA MÍSTNOSTI					
ozn.	název místnosti	plocha (m <sup>2</sup> )	výška (m)	stěny	strop
2.01	CHODBA	9.78	2.80	KZ-L	SDK
2.02	SCHODIŠTĚ	9.80		KZ	VYNL
2.03	CHODBA	1.95	2.80	KZ-L	SDK
2.04	SUŠÁRNA, PRÁDELNA	10.98	2.80	KZ-L	SDK
2.05	SKLAD PRÁDLA	5.16	2.80	KZ-L	SDK
2.06	KOUPELNA, WC PRO INVALIDI	6.21	2.80	KZ	DL
2.07	WC-KOUPELNA	3.50	2.80	KZ	DL
2.07a	CHODBA	3.69	2.80	KZ-L	SDK
2.08	AZYL OVÝ POKOJ + KUCHYŇ	22.51	2.80	KZ-L	SDK
2.08a	CHODBA	12.97	2.80	KZ-L	SDK
2.10	SPOLUŽENSKÁ MÍSTNOST	43.91	2.80	KZ-L	SDK
2.11	CHODBA	2.27	2.80	KZ	DL
2.12	WC-KOUPELNA	5.96	2.80	KZ	DL
2.13	AZYL OVÝ POKOJ	21.00	2.80	KZ-L	SDK
2.14	MANIPULAČNA PRO ČERSTVÉ POTRAVINY	19.86	2.80	KZ	DL
2.15	VÝTAH	3.51		ŽB	
2.16	CHODBA	4.81	2.80	KZ-L	SDK
2.17	CHODBA	5.25	2.80	KZ-L	SDK
2.18	WC-SPRCHA	4.27	2.80	KZ	DL
2.19	AZYL OVÝ POKOJ	17.98	2.80	KZ-L	SDK
2.20	CHODBA	2.81	2.80	KZ-L	SDK
2.21	WC-KOUPELNA	2.67	2.80	KZ	DL
2.22	KANCELÁŘ	10.99	2.80	KZ-L	SDK
2.23	CHODBA	5.41	2.80	KZ-L	SDK
2.24	WC-KOUPELNA	4.32	2.80	KZ	DL
2.25	AZYL OVÝ POKOJ	17.46	2.80	KZ-L	SDK
2.26	CHODBA	25.65	2.80	KZ-L	SDK
2.27	CHODBA	3.22	2.80	KZ-L	SDK
2.28	WC-KOUPELNA	4.28	2.80	KZ	DL
2.29	AZYL OVÝ POKOJ	11.45	2.80	KZ-L	SDK
2.30	CHODBA	2.77	2.80	KZ-L	SDK
2.31	WC-KOUPELNA	4.51	2.80	KZ	DL
2.32	AZYL OVÝ POKOJ	19.27	2.80	KZ-L	SDK
2.33	OKLID	4.87	2.80	KZ	DL
UŽITNÁ PLOCHA 2NP		332.38 m <sup>2</sup>			

LEGENDA POTRUBÍ:

- ROZVODY VYTÁPĚNÍ PŘÍVOD
- ROZVODY VYTÁPĚNÍ ZPATEČKA
- OTOPNÉ TĚLESO DESKOVÉ
- OTOPNÉ TĚLESO TRUBKOVÉ
- STOUPAČKA VYTÁPĚNÍ

- KK PLYNOVÝ KONDENZAČNÍ KOTEL
- VÝKON 24 KW
- HYDT HYDRAULICKÝ VYROVŇAVAČ
- OČ ČERPADLOVÁ SKUPINA
- OT OTOPNÉ TĚLESO
- RO REVIZNÍ OTVOR 400X500mm
- W VÝVAŽOVACÍ VENTIL

Objednatel:

Statutární město Děčín  
Magistrát města Děčín, Mírové nám. 1175/5  
405 38 Děčín IV

Zhotovitel:

Valbek, spol. s r.o.  
Vaňurova 505/17  
460 02 Liberec 3

windOMAX

Vypracoval Ing. Dalibor Bílek  
Zodp. projektant Ing. Kateřina Krajčová  
Tech. kontrola Ing. Dalibor Bílek  
Akce Dům pro krizové bydlení  
ul. Benešovská

Zhotovitel: windMax s.r.o.  
Purkyňova 99  
612 00 Brno

Stupeň

D.1.4.2.4

Zak. číslo 22UL31004  
Datum 11/2023  
Stupeň DPS  
Počet formátů 4xA4  
Měřítko 1:100  
Č. přílohy Paré

POZNÁMKA:  
-POTRUBÍ VYTÁPĚNÍ JE PŘEVEDENO Z MĚDI  
-ROZVODY POTRUBÍ K OTOPNÝM TĚLESŮM JSOU VEDENY V PODHLEDU  
-PŘÍVODY K OTOPNÝM TĚLESŮM BUDOU VEDENY PO ZDI  
-TEPLOTNÍ SPÁD VYTÁPĚNÍ PRO OTOPNÁ TĚLESA JE 50/40°C  
-VEŠKERÉ PROSTUPY KONSTRUKCEMI ZAJISTÍ INVEŠTOR PŘÍPADNĚ ZHOTOVITEL STAVBY  
-ROZVODY MUSÍ BÝT IZOLOVÁNY V SOULADU S VYHLÁŠKOU Č. 193/2007Sb. ods. 11., MINIMÁLNÍ TLOUŠŤKA 13 mm  
-NEDÍLNOU SOUČÁSTÍ PROJEKTU JE TECHNICKÁ ZPRÁVA