


PŮDORYS VYTÁPĚNÍ 3.NP

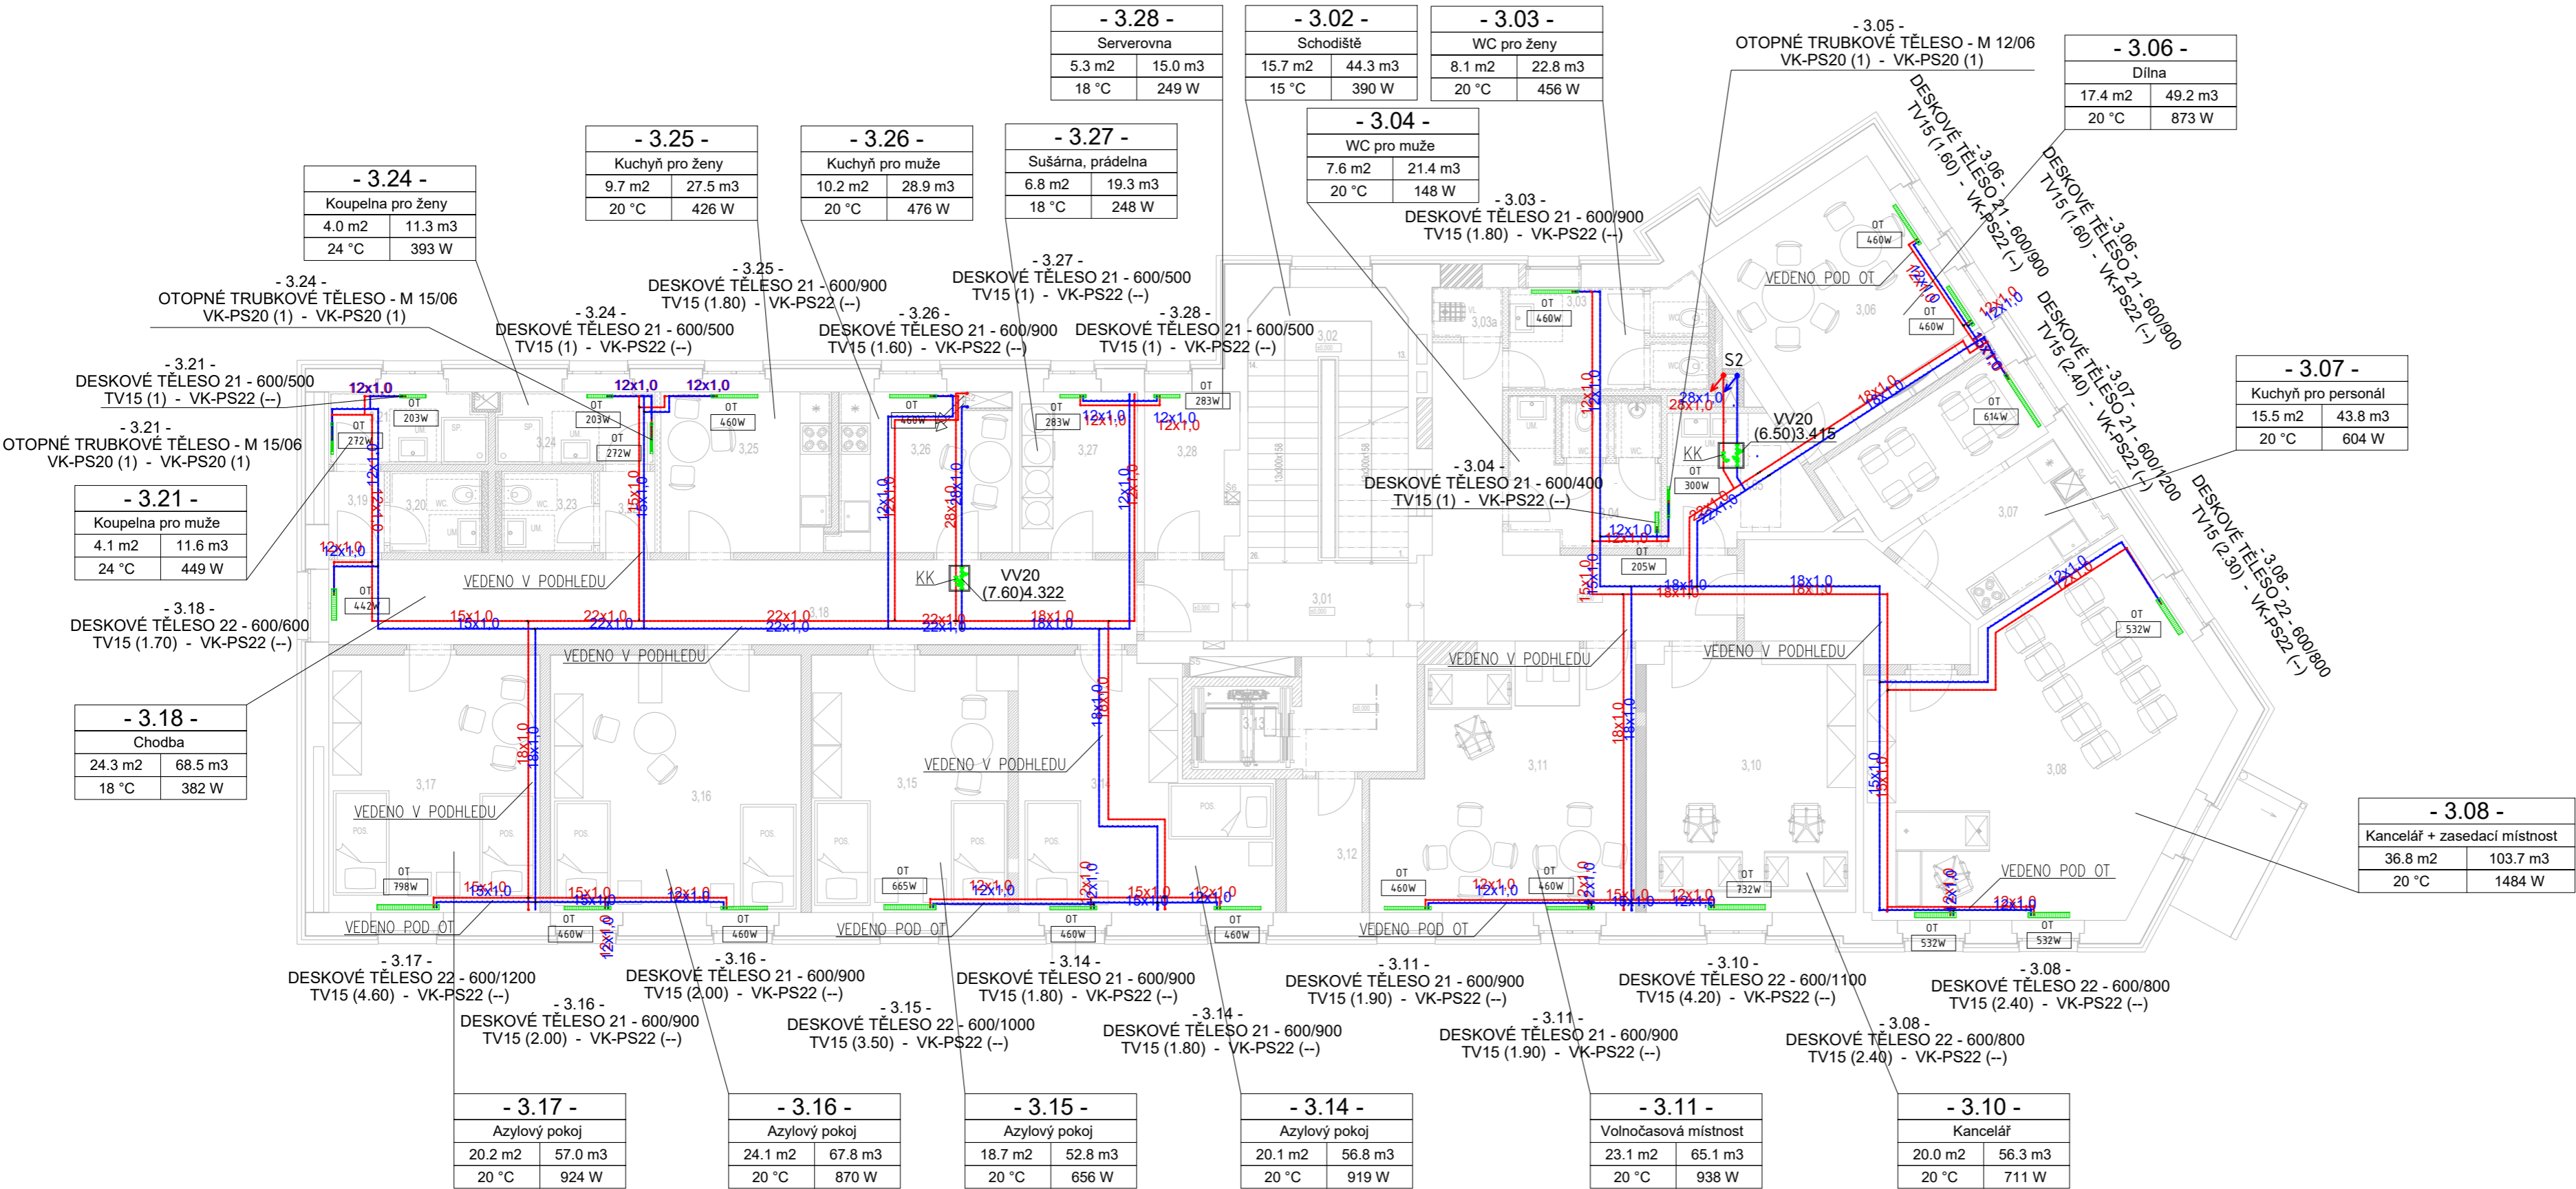

LEGENDA MÍSTNOSTÍ					
ozn.	název místnosti	plocha [m <sup>2</sup> ]	výška [m]	stěny	strop
3.01	CHODBA	27.96	2.55	KZ+L	SDK
3.02	SCHODIŠTĚ	9.57	2.55	KZ+L	VINYL
3.03	WC PRO ŽENY	8.04	2.55	KZ	SDK
3.03a	UKLID	1.62	2.55	KZ	SDK
3.04	WC PRO MUŽE	6.80	2.55	KZ	SDK
3.05	CHODBA	6.47	2.55	KZ+L	SDK
3.06	DILNA	17.18	2.55	KZ+L	SDK
3.07	KUCHYŇ PRO PERSONÁL	14.83	2.55	KZ	SDK
3.08	KANCELÁŘ + ZASEDACÍ MÍSTNOST	36.86	2.55	KZ	SDK
3.09	CHODBA	7.74	2.55	KZ+L	SDK
3.10	KANCELÁŘ	19.80	2.55	KZ+L	SDK
3.11	VOLNOČASOVÁ MÍSTNOST	21.42	2.55	KZ+L	SDK
3.12	SKLAD	3.85	2.55	KZ+L	SDK
3.13	VÝTAH	3.91	2.55	KZ+L	SDK
3.14	AZYLOVÝ POKOJ	20.07	2.55	KZ+L	SDK
3.15	AZYLOVÝ POKOJ	18.25	2.55	KZ+L	SDK
3.16	AZYLOVÝ POKOJ	22.44	2.55	KZ+L	SDK
3.17	AZYLOVÝ POKOJ	20.09	2.55	KZ+L	SDK
3.18	CHODBA	25.31	2.55	KZ+L	SDK
3.18	CHODBA	1.66	2.55	KZ+L	SDK
3.20	WC PRO MUŽE	2.75	2.55	KZ	SDK
3.21	KOUPELNA PRO MUŽE	4.14	2.55	KZ	SDK
3.22	CHODBA	1.68	2.55	KZ+L	SDK
3.23	WC PRO ŽENY	2.75	2.55	KZ	SDK
3.24	KOUPELNA PRO ŽENY	4.19	2.55	KZ	SDK
3.25	KUCHYŇ PRO ŽENY	9.83	2.55	KZ+L	SDK
3.26	KUCHYŇ PRO MUŽE	10.04	2.55	KZ+L	SDK
3.27	SUŠÁRNA, PRÁDELNA	6.98	2.55	KZ	SDK
3.28	SERVEROVNA	5.23	2.55	KZ	SDK
UŽITNÁ PLOCHA 3.NP		342.14 m <sup>2</sup>			

LEGENDA POTRUBÍ:

- ROZVODY VYTÁPĚNÍ PŘÍVOD
- ROZVODY VYTÁPĚNÍ ZPÁTEČKA
- OTOPNÉ TĚLESO DESKOVÉ
- OTOPNÉ TĚLESO TRUBKOVÉ
- STOUPAČKA VYTÁPĚNÍ

- KK PLYNOVÝ KONDENZAČNÍ KOTEL VÝKON 24 KW
- HVDT HYDRAULICKÝ VYROVŇAVAČ
- OČ ČERPADLOVÁ SKUPINA
- RO OTOPNÉ TĚLESO
- W REVIZNÍ OTVOR 400X500mm
- V VYVAŽOVACÍ VENTIL

POZNÁMKA:  
-POTRUBÍ VYTÁPĚNÍ JE PŘEVEDENO Z MĚDI  
-ROZVODY POTRUBÍ K OTOPNÝM TĚLESŮM JSOU VEDENY V PODHLEDU  
-PŘÍVODY K OTOPNÝM TĚLESŮM BUDOU VEDENY PO ZDI  
-TEPLOTNÍ SPÁD VYTÁPĚNÍ PRO OTOPNÁ TĚLESA JE 50/40°C  
-VEŠKERÉ PROSTUPY KONSTRUKCEMI ZAJISTÍ INVESTOR PŘÍPADNĚ ZHOTOVITEL STAVBY  
-ROZVODY MUSÍ BÝT ISOLOVÁNY V SOULADU S VYHLÁŠKOU Č. 193/2007Sb. ods. 11., MINIMÁLNÍ TLOUŠŤKA 13 mm  
-NEDÍLNOU SOUČÁSTÍ PROJEKTU JE TECHNICKÁ ZPRÁVA

Objednatel:

Statutární město Děčín  
Magistrát města Děčín, Mírové nám. 1175/5  
405 38 Děčín IV

Zhotovitel:

Valbek, spol. s r.o.  
Vaňurova 505/17  
460 02 Liberec 3

Vypracoval Ing. Dalibor Bílek  
Zodp. projektant Ing. Kateřina Krajčová  
Tech. kontrola Ing. Dalibor Bílek  
Akce  
Dům pro krizové bydlení  
ul. Benešovská

Zak. číslo 22UL31004  
Datum 11/2023  
Stupeň DPS  
Počet formátů 4xA4  
Měřítko 1:100  
Č. přílohy Paré

Zhotovitel: windMax s.r.o.  
Purkyňova 99  
612 00 Brno  
Stupeň  
Půdorys vytápění 3NP

D.1.4.2.5