

LEGENDA MÍSTNOSTÍ - 1.NP

č.m.	účel místnosti	m ²	podlaha		stěny		strop		poznámka
			oz	popis	plocha	popis	plocha	popis	
1.39	ŠATNA ZAMĚŠTNANCI	4,15	KD	P01	28,80	Š,KO	4,15	SDK	nový keramický obklad v 2100 mm, plocha 20,16 m² nový SDK rasť, podhled v 2,50 m, nové šluk, omítky plocha 8,64 m²
1.40	WC ZAMĚŠTNANCI	0,80	KD	P01	10,80	Š,KO	0,80	SDK	nový keramický obklad v 2100 mm, plocha 7,56 m² nový SDK rasť, podhled v 2,50 m, nové šluk, omítky plocha 3,24 m²
1.41	ÚKLIDOVÁ MÍSTNOST	1,40	KD	P01	15,15	Š,KO	1,40	SDK	nový keramický obklad v 2100 mm, plocha 10,61 m² nový SDK rasť, podhled v 2,50 m, nové šluk, omítky plocha 4,54 m²

KD - keramická dlažba, Š - šluk, KO - keramický obklad, SDK - sadrokartonové rastrové podhledy


UŽITNÁ PLOCHA	6,35 m²
---------------	---------

LEGENDA POUŽITÝCH ČAR

NAVRŽENÉ PŘIPOJENÍ VENTILÁTORŮ NA PÁTERŇÍ ROZVODY, OHEBNÁ AI HADICE d100

POZNÁMKA VZT

- PÁTERŇÍ STOUPAČÍ POTRUBÍ (VZT1-2) NAVRŽENO Z PEVNÉHO POTRUBÍ TYPU SPIRO
- PŘIPOJENÍ VENTILÁTORŮ NA PÁTERŇÍ ROZVODY BUDE POMOCÍ OHEBNÉ AI HADICE TYPU SEMIFLEX
- VENTILÁTORY BUDOU UMIŠTĚNY POD STROPENAVY PODHLEDU
- NA VŠECH DVEŘÍCH DO NUCENÉ VĚTRANÝCH PROSTORŮ BUDOU UMIŠTĚNY MŘÍŽKY, ODSTRANĚN PRAH, NEBO DOUDE K PODŘIZNUTÍ DVEŘÍ

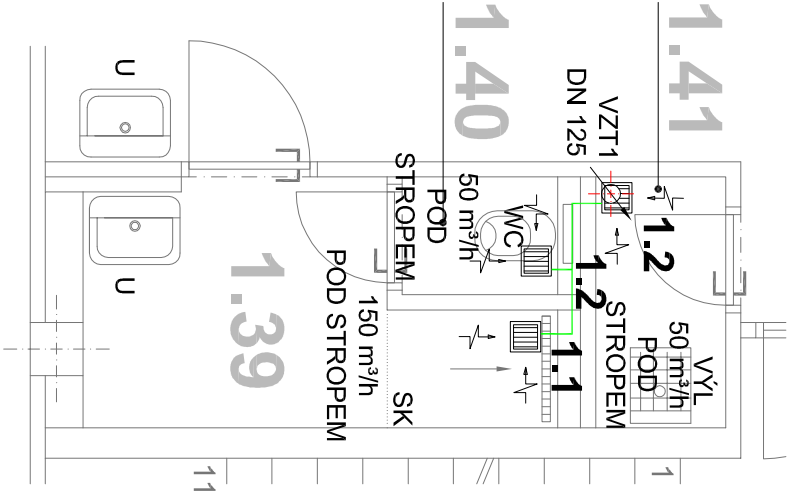

LEGENDA ZAŘÍZENÍ VZT

1.1 RADIÁLNÍ VENTILÁTOR SE ZPĚTNOU KLAPKOU

PRŮTOK 150m³/h

TLAK 50 Pa

PŘÍKON 68W

NAPĚTÍ 230V

AKUSTICKÝ TLAK 1,5 m 51 dB(A)

OVLÁDÁNÍ - SPOLU S OSVĚTLENÍM A S DOBĚHEM

1.2

RADIÁLNÍ VENTILÁTOR SE ZPĚTNOU KLAPKOU

PRŮTOK 50m³/h


TLAK 50 Pa

PŘÍKON 27/19W

NAPĚTÍ 230V

AKUSTICKÝ TLAK 1,5 m 37 dB(A)

OVLÁDÁNÍ - SPOLU S OSVĚTLENÍM A S DOBĚHEM

Zodpovědný projektant:		Vyrabovali:		 NORD ARCH S.R.O. Sídlo: Křižkova 14 405 02 Děčín, IČ: 234601986 IČ: 234601986 DI: 42972456588 E: info@nordarch.cz www.nordarch.cz
Ing. Jaromír Matějček		Vítěk Dočkal		
Investor:	Statutární město Děčín Mírové nám. 1175/5, Děčín IV-Podmokly, 40502 Děčín			Formát: Datum: 11/2023
Míst:	Májová 372, 407 11 Děčín XXXI - Boletice nad Labem			Datum revize: ...
Služba:	VÝMĚNA ZTI A MODERNIZACE SOCIÁLNÍHO ZÁZEMÍ MŠ Děčín XXXII, Májová 372, příspěvková organizace Májová 372, 407 11 Děčín XXXII-Boletice nad Labem			Měřítko: 1:50 Stupeň: VÝBĚR ZHOTOVITEL Znak č.: Č. jmen: 707/2023
Stavební objekt:	SO03 - MÍSTNOSTI 1.39, 1.40 A 1.41			Č. akce PO: D.1.4.3
Profese:	D.1.4. VZDUCHOTECHNIKA			D.1.4.
Výnos:	PŮDORYS 1.NP VZDUCHOTECHNIKA			Č.v.: D.1.4.3

PROJEKTOVÁ DOKUMENTACE JE VYPRACOVÁNA
DLE VYHLÁŠKY č. 499/2006 Sb. v platném znění
DOKUMENTACE PRO VÝBĚR ZHOTOVITELÉ