


IO 01 KANALIZACE KATH DN/ID 500, tř. 120 - 464 m

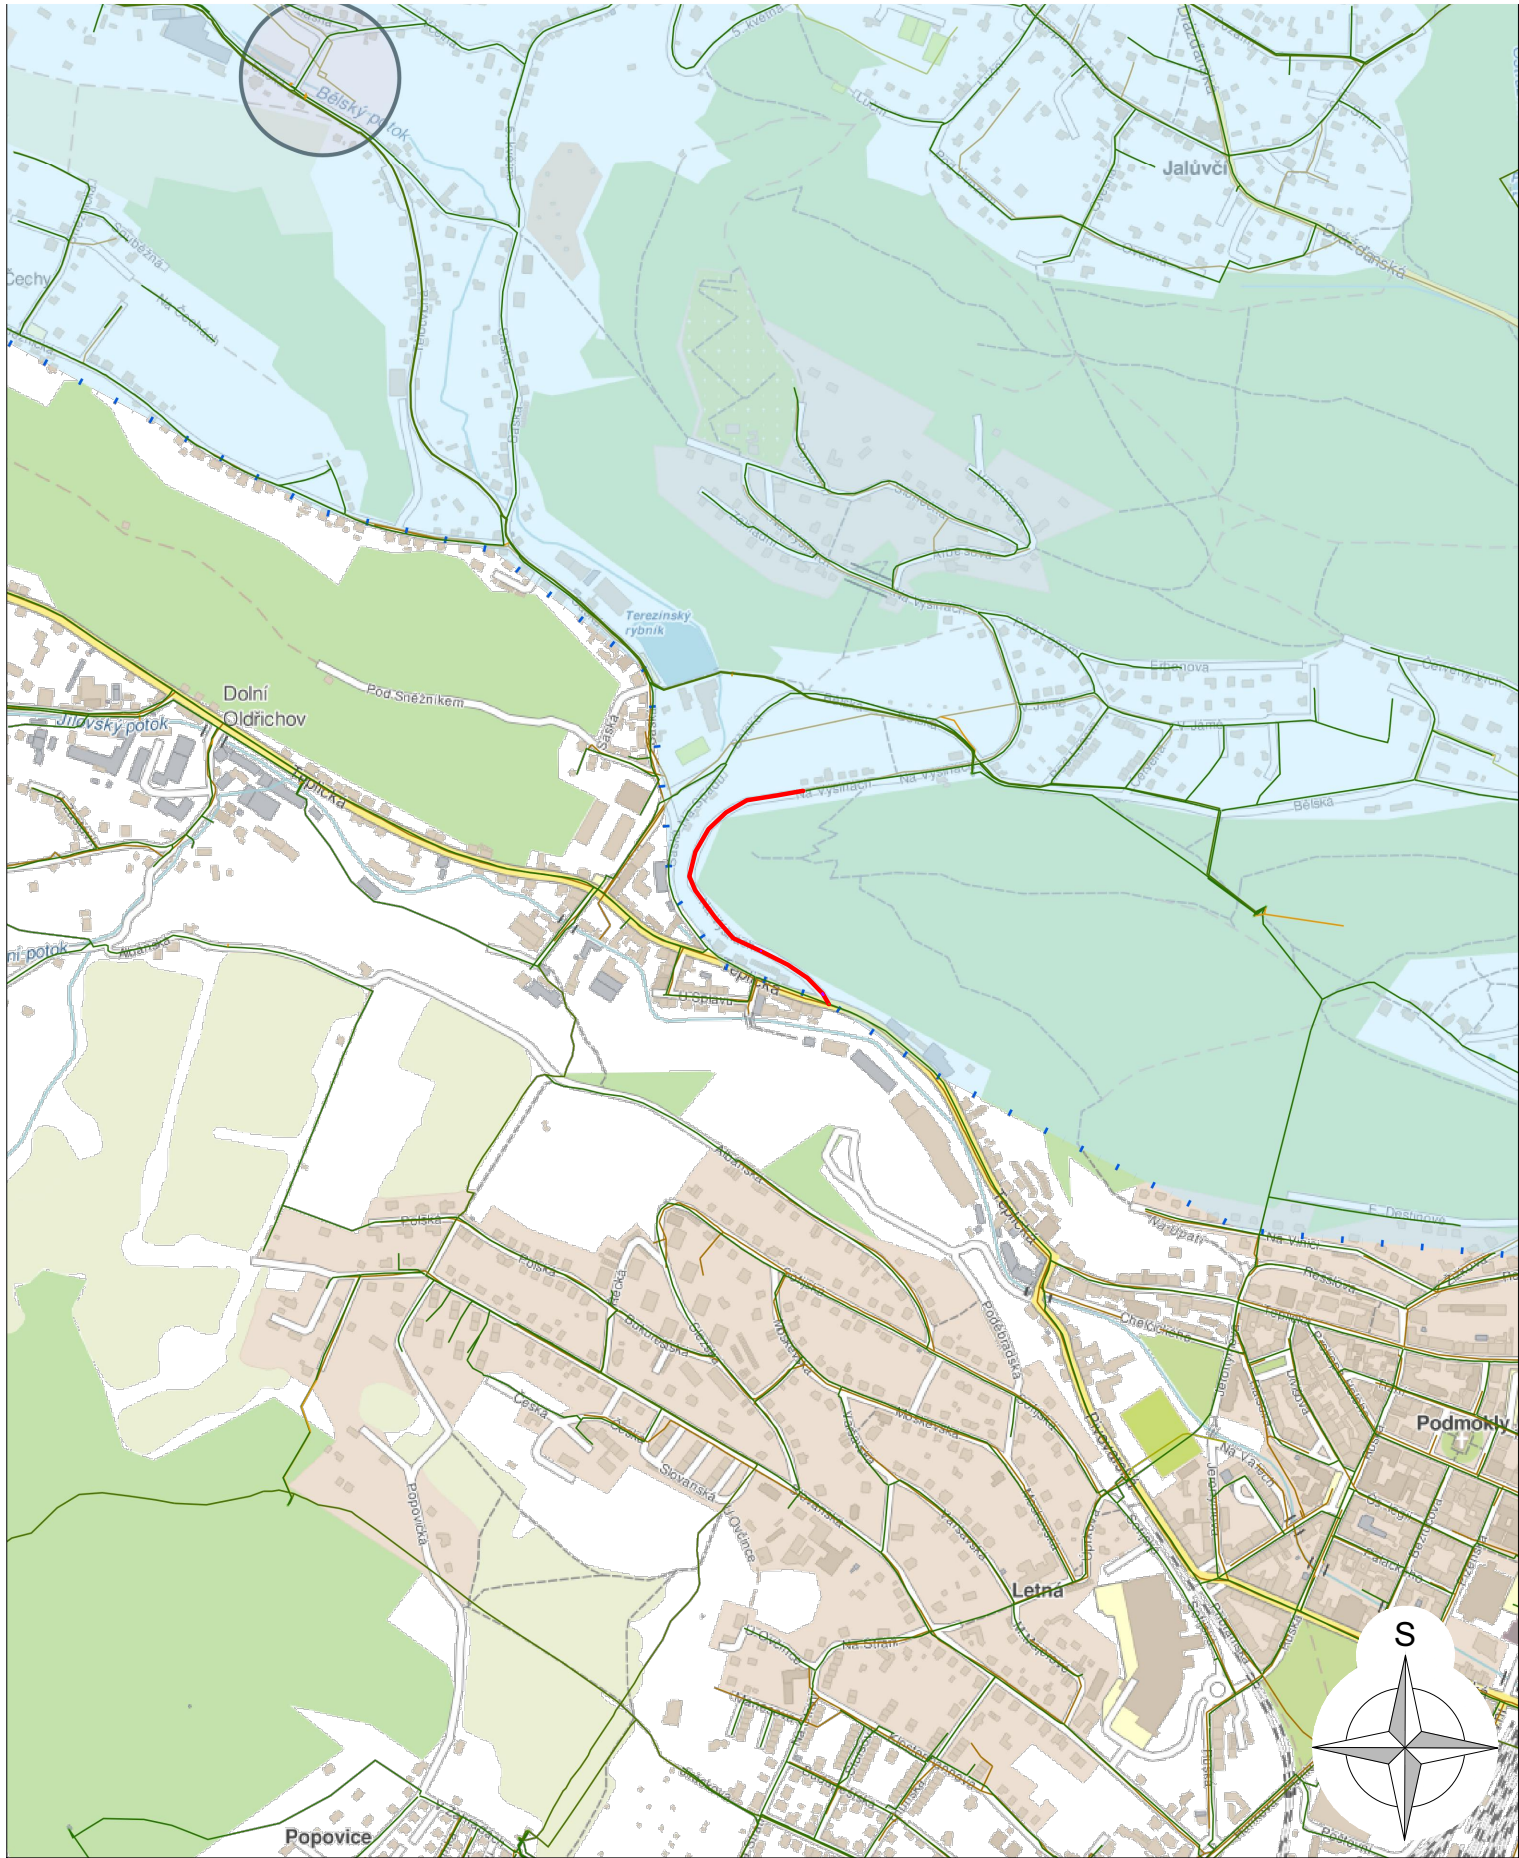

- LEGENDA:
- KANALIZACE JEDNOTNÁ
 - KANALIZACE SPLAŠKOVÁ
 - KANALIZACE DEŠŤOVÁ
 - VODOVOD
 - OCHRANNÉ PÁSMO VODNÍHO ZDROJE
 - TRASA REKONSTRUKCE KANALIZACE

SOUŘADNICOVÝ SYSTÉM JTSK
VÝŠKOVÝ SYSTÉM BALT PO VYROVNÁNÍ



KO-KA s.r.o.
PROJEKČNÍ A INŽENÝRSKÁ KANCELÁŘ

kancelář: Thákurova 7, 166 29 Praha 6
tel.: 224 355 440, 224 355 441
www.ko-ka.cz e-mail: ko-ka@ko-ka.cz



SEVEROČESKÉ VODOVODY A KANALIZACE
AKCIOVÁ SPOLEČNOST

ÚTVAR PROJEKCE
SLADOVNICKÁ 1082
463 11 LIBEREC - VRATISLAVICE

VYPRACOVAL: Ing. Ondřej Sopr	ZODPOVĚDNÝ PROJEKTANT: Ing. Milan Kletečka	HLAVNÍ INŽENÝR PROJEKTU: Ing. Tomáš Nevole	MANAŽER ÚTVARU: Ing. Václav Fridrich	TECHNICKÁ KONTROLA: Ing. Tomáš Nevole
INVESTOR: SEVEROČESKÁ VODÁRENSKÁ SPOLEČNOST, a.s.		KRAJ: Ústecký kraj	FORMÁT:	2 x A4
PŘÍLOHA: SITUACE ŠIRŠÍCH VZTAHŮ			DATUM:	11/2019
			STUPEŇ:	DPS
			ČÍSLO ZAKÁZKY:	11191/4
AKCE: DC 007 309 Děčín, Na Výšinách od č.p. 955 ke křižovatce s ul. Teplická - rekonstrukce kanalizace		MĚŘÍTKO: 1 : 10 000	ČÍSLO VÝKRESU: C1	ČÍSLO PARÉ: