



KINOSÁL

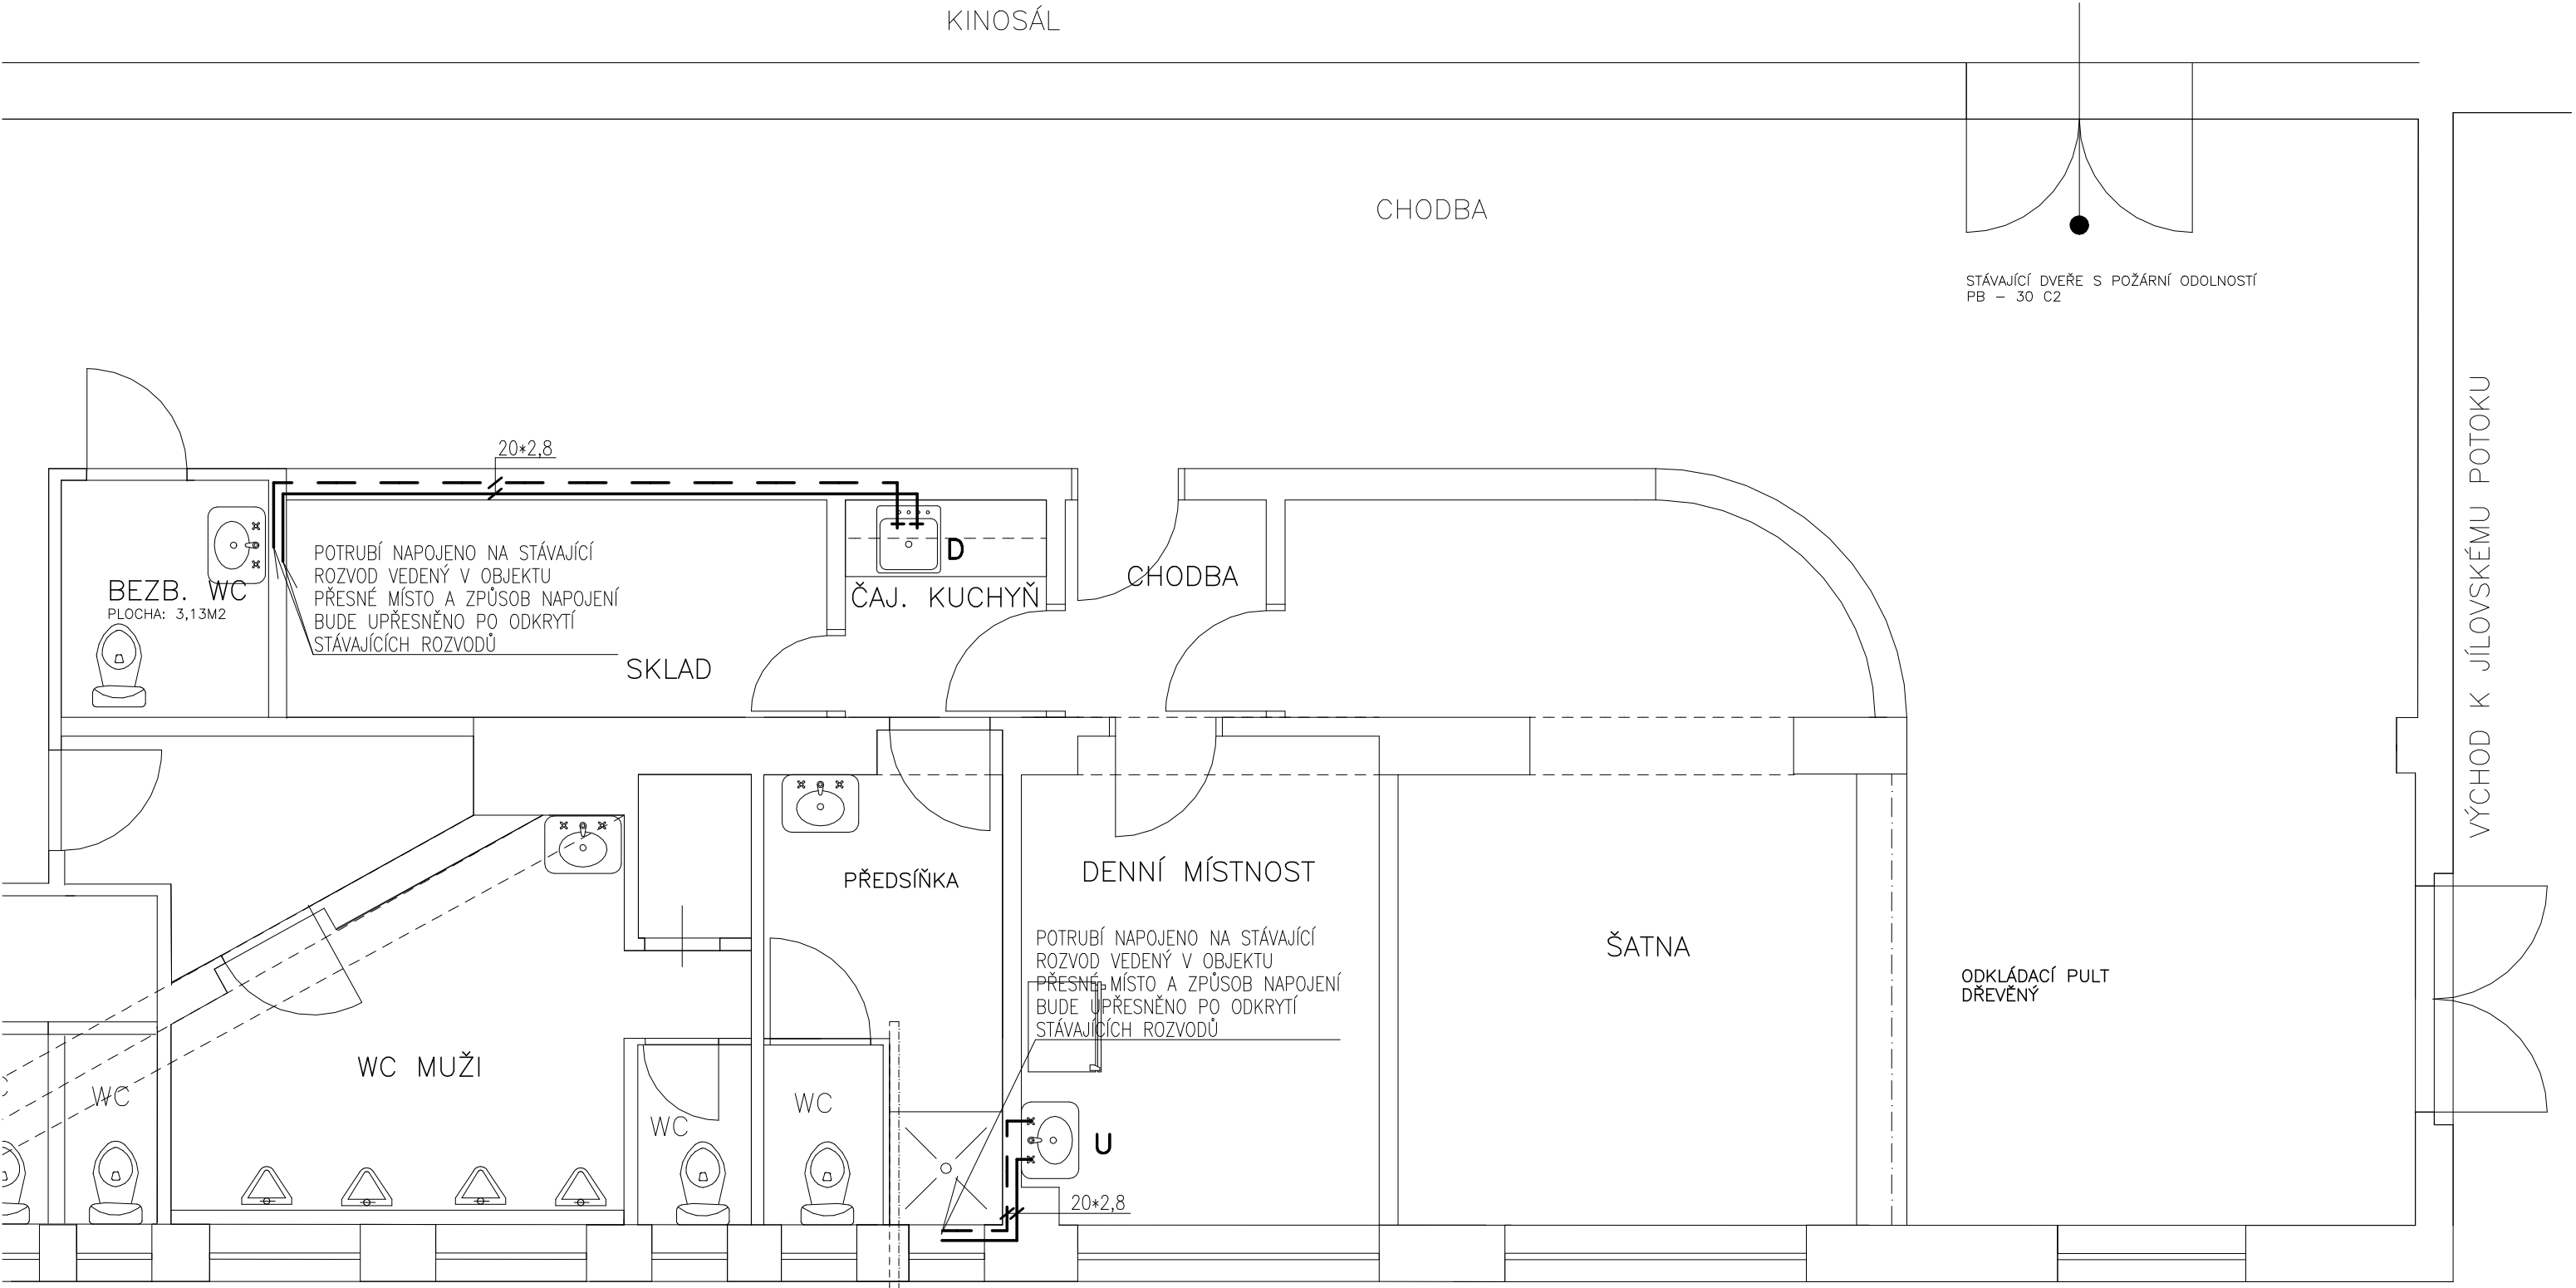

———— STUDENÁ VODA 8 °C
- - - - - TEPLÁ VODA 55 °C

D — DŘEZ NEREZ. VESTAVNÝ
U — UMYVADLO KERAMICKÉ

VYPRACOVAL: D.VINŠOVÁ, DiS	ZODP.PROJEKTANT:	TECHNICKÁ KONTROLA:	<div><div> Dagmar Vinšová, DiS</div><div>UNIPROJEKT</div><div>U TVRZE 1454/2, DĚČÍN VI. TELEFON: 602219615 e-mail: dasavinsova@email.cz internet: www.ak-uniprojekt.cz</div></div>	
KRESLIL: DATACAD	IČO: 88589838			
INVESTOR: Statutární město Děčín, Mírové nám. 1175/5, Děčín IV				
STAVEBNÍ ÚPRAVY V OBJEKTU KINO SNĚŽNÍK – NOVÁ ŠATNA, PODMOKELSKÁ 1070/24, DĚČÍN IV			FORMÁT:	2/A4
			DATUM:	05/2019
			ÚČEL:	DSP
			Č.ZAK:	V153
			Č.ARCH:	V153/2019
PŮDORYS – NOVÉ ŘEŠENÍ – VODOVOD			MĚŘÍTKO: 1:50	Č.VÝKRESU: 1