




1.PP

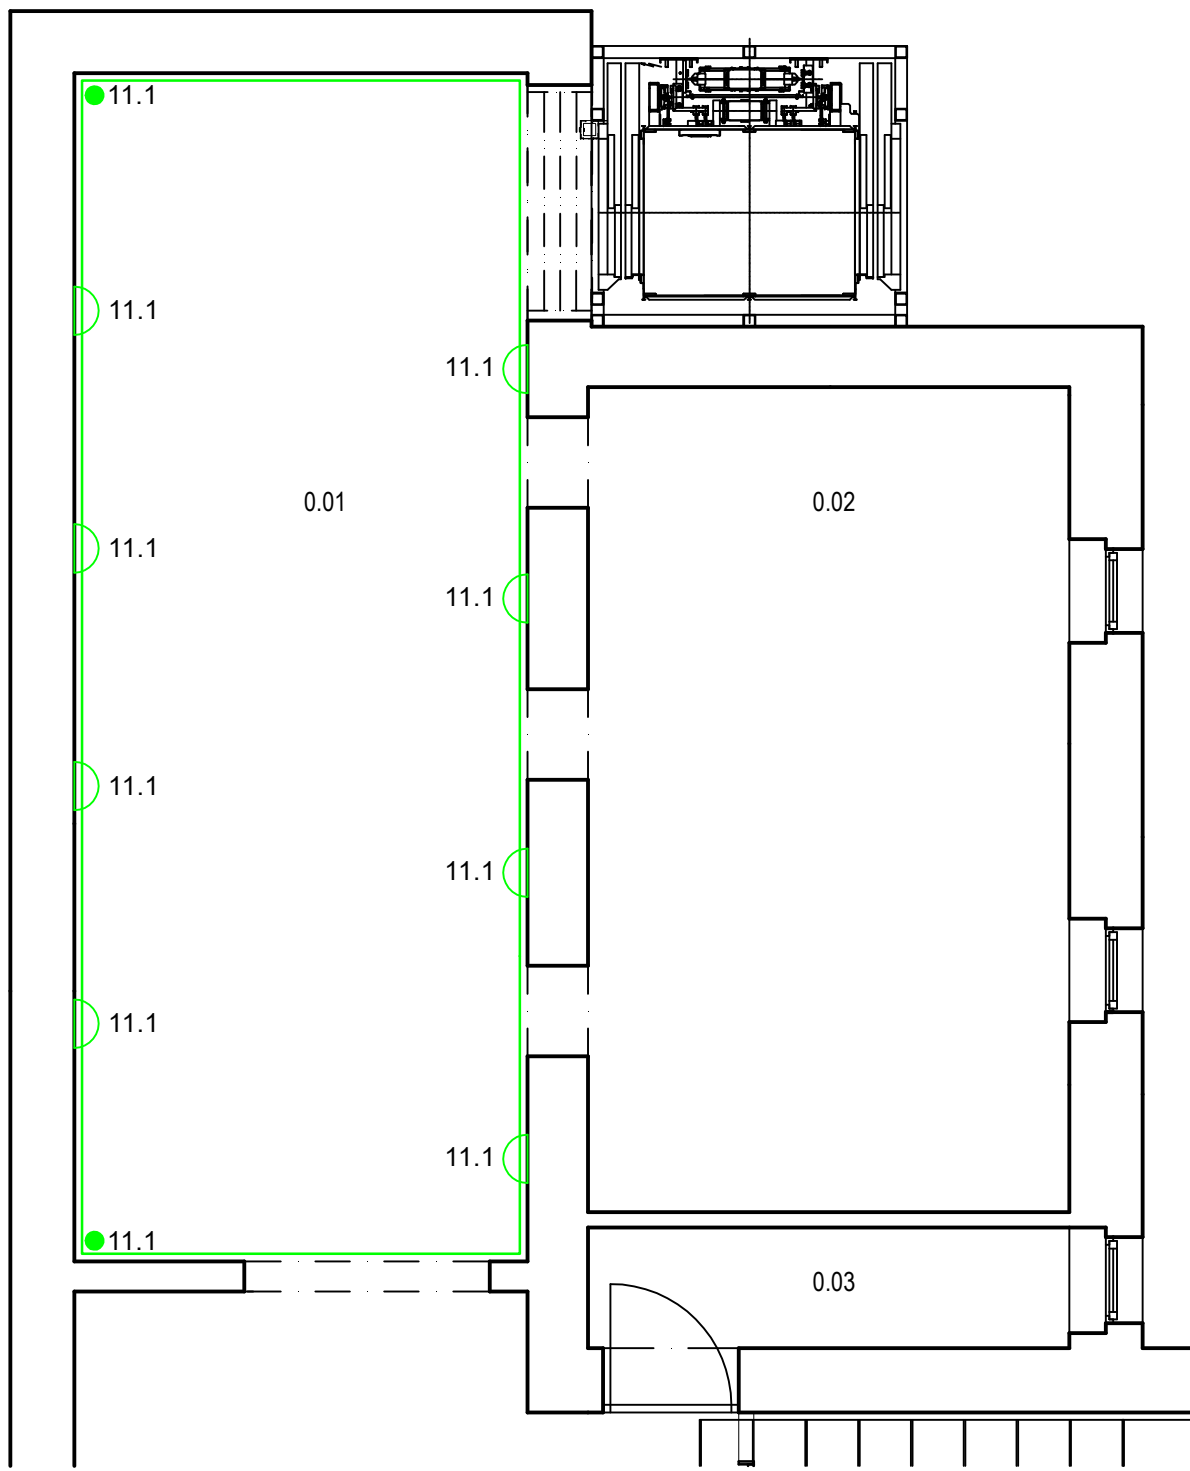


1.NP

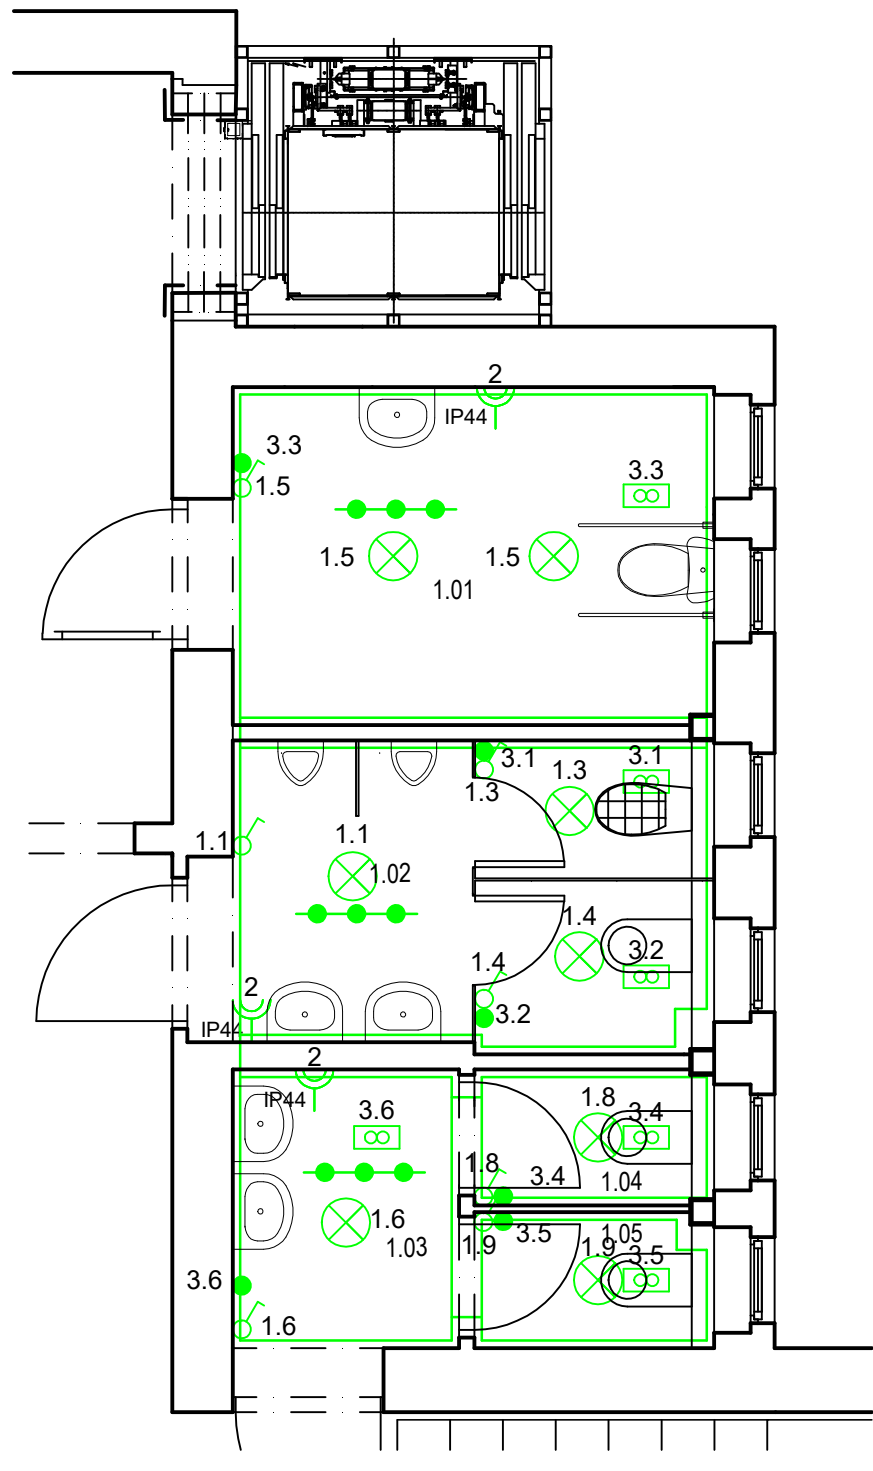

2.NP

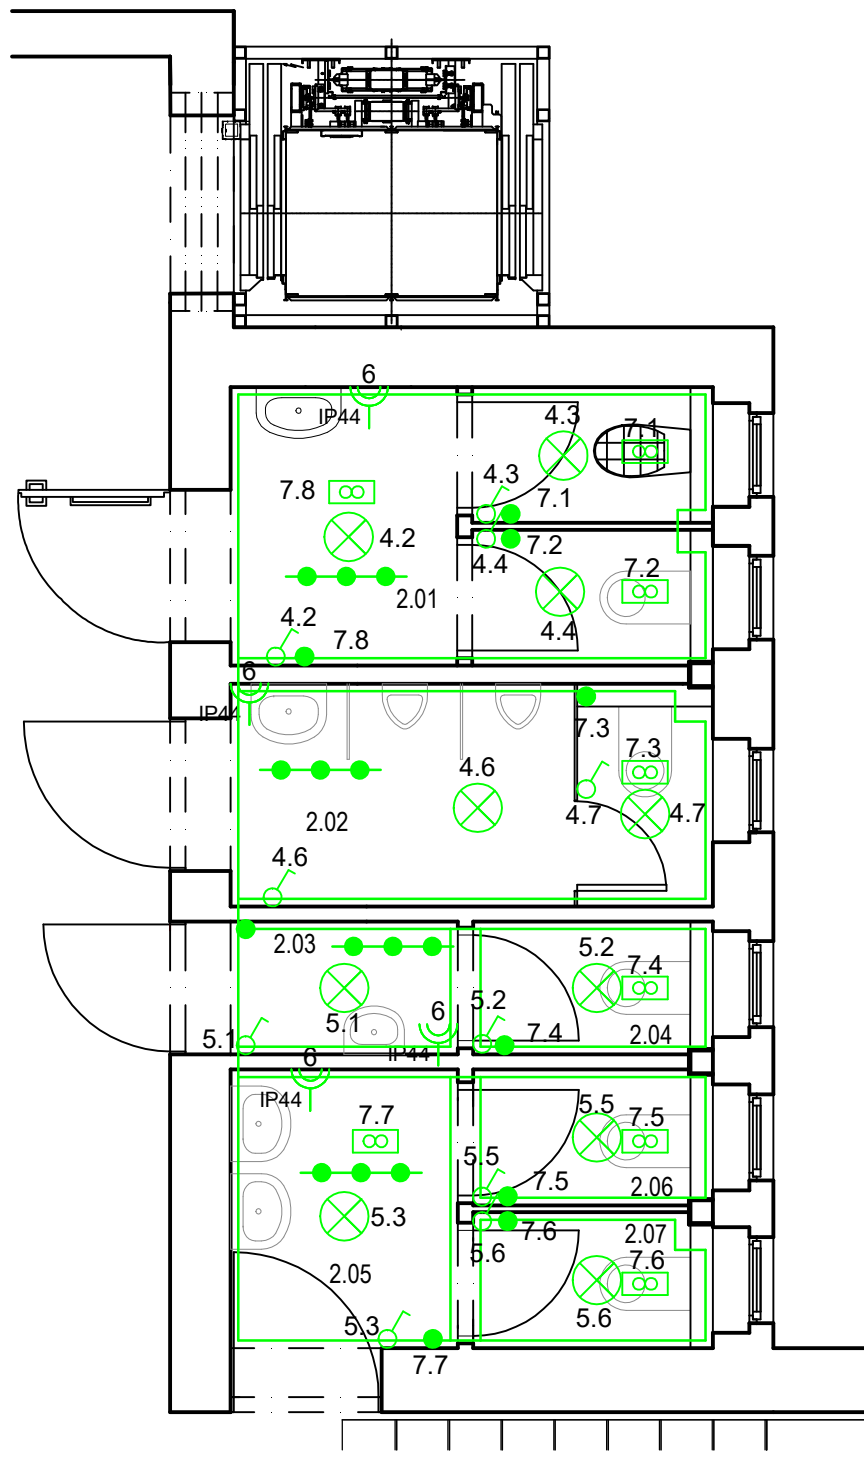

3.NP

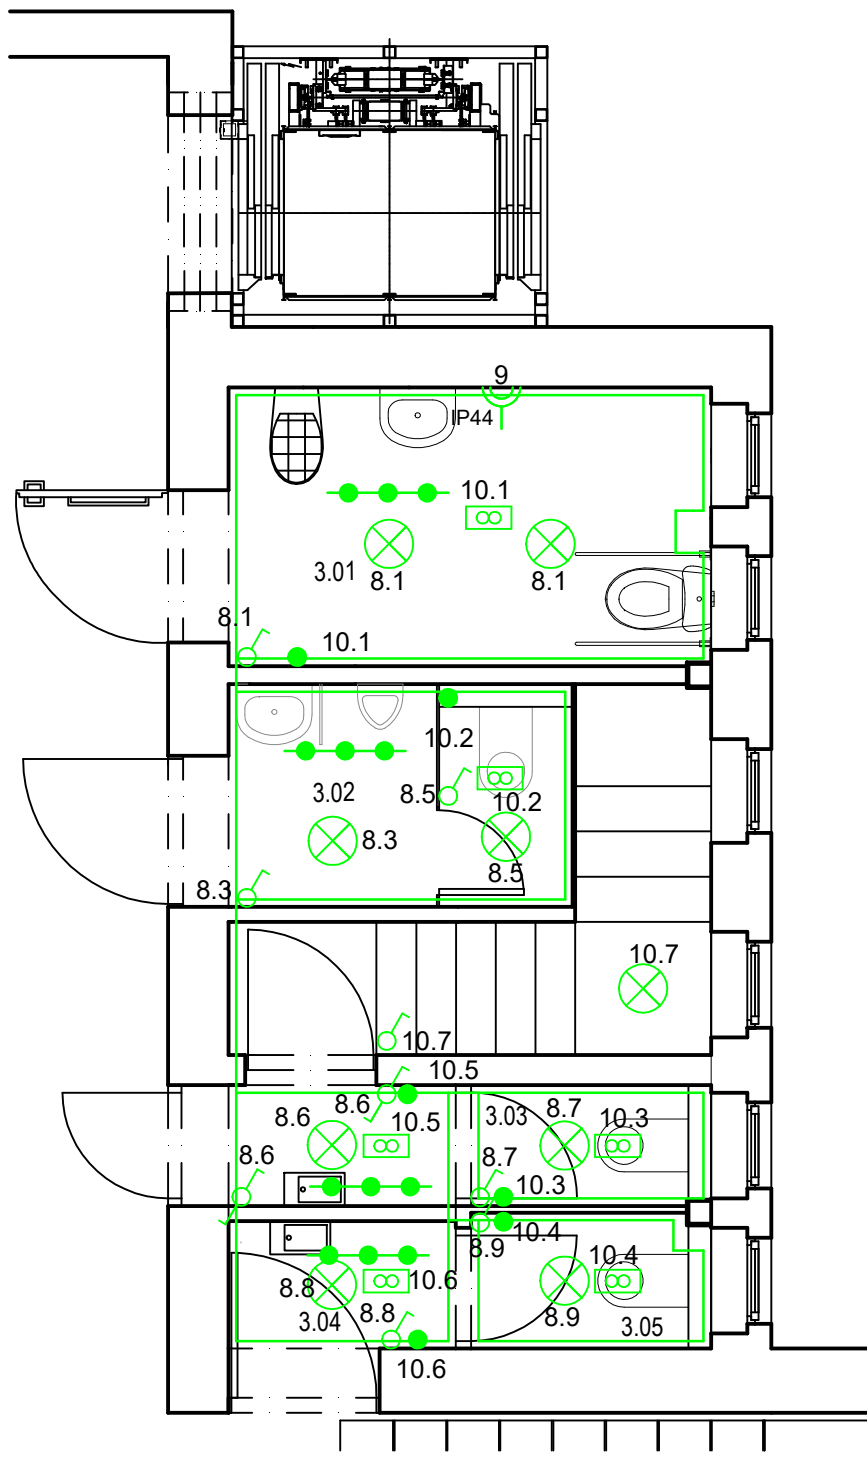

LEGENDA MÍSTNOSTÍ

Ozn.	Název místnosti	Plocha [m²]
0.01	Chodba	23,91
0.02	Technická místnost	17,43
0.03	Technická místnost	2,55

LEGENDA MÍSTNOSTÍ

Ozn.	Název místnosti	Plocha [m²]
1.01	Bezbariérové WC+hygienická kabina pro dívky	7,40
1.02	WC chlapi	6,80
1.03	Předsíňka	3,10
1.04	WC dívky	1,40
1.05	WC dívky	1,40

LEGENDA MÍSTNOSTÍ

Ozn.	Název místnosti	Plocha [m²]
2.01	Hygienická kabina+úklid. místnost	6,10
2.02	WC chlapi	5,00
2.03	WC učitelé	1,60
2.04	WC učitelé	1,40
2.05	Předsíňka - dívky	3,10
2.06	WC - dívky	1,40
2.07	WC - dívky	3,10

LEGENDA MÍSTNOSTÍ

Ozn.	Název místnosti	Plocha [m²]
3.01	Bezbariérové WC	6,20
3.02	WC chlapi	3,70
3.03	WC učitelé	2,80
3.04	Předsíňka	1,70
3.05	WC - dívky	1,40


LEGENDA SILNOPROUDÝCH ELEMENTŮ

- DVOJITÁ ZÁSUVKA POD OMITKU 230V, KRYTÍ IP44, 16A, KDE x ZNAČÍ ČÍSLO OKRUHU
- OCHRANNÉ POSPOJOVÁNÍ
- SVÍTLIDLO NÁSTĚNNÉ KRUHOVÉ ŽÁROVKOVÉ, PŘISAZENÉ, 2 ZDROJE, KRYT OPÁL
- PŘISAZENÝ LED PANEL, 4000K, 24W, 300 x 300 mm
- JEDNOPÓLOVÝ VYPÍNAČ, ŘAZENÍ 1
- SCHODIŠŤOVÝ PŘEPÍNAČ, ŘAZENÍ 6
- ČIDLO POHYBU
- VENTILÁTOR
- KABELOVÁ TRASA SILNOPROUD

POZNÁMKA

- OSVĚTLENÍ NAVRŽENO DLE ČSN 360020 A ČSN EN 12464-1
- ZHOTOVITEL V RÁMCÍ VZORKOVÁNÍ DOLOŽÍ VÝPOČET PROKAZUJÍCÍ SPLNĚNÍ POŽADAVKŮ SDRUŽENÉHO A UMĚLEHO OSVĚTLENÍ

REVIZE			
Index	Datum	Změna	Jméno
SCHÉMA OBJEKTU		ORIENTACE SCHÉMATU	

<div></div>		Projekty   Realizace   Projektový management info@qualitygroup.cz   www.qualitygroup.cz		
STAVTE CHYTŘE				
STAVBA				
BEZBARIÉROVÉ ÚPRAVY ZŠ BEZRUCHOVA				
MÍSTO STAVBY Bezručova 588/6 Děčín IV 405 02		K.Ú.: Podmokly (625141) OKRES: Děčín KRAJ: Ústecký		
GENERÁLNÍ PROJEKTANT Quality Group s.r.o., Příkop 843/4, 602 00 Brno IČ: 08879737, DI: ywm5b8		AUTORIZACE		
HLAVNÍ INŽENÝR PROJEKTU Ing. Jiří Šotles, jiri.shotles@qualitygroup.cz, tel.: +420 736 105 226				
ZPRACOVATEL ODBORNÉ ČÁSTI Karel Absolín tel.: x e-mail: karel.absolin@qualitygroup.cz				
STAVEBNÍK - INVESTOR Statutární město Děčín Magistrát města Děčín, Mírové náměstí 1175/5 405 38 Děčín IV IČO: 00261238		Č. SMLOUVY INVESTORA P-21-049-000		
ODBORNÁ ČÁST Silnoproudá elektrotechnika		DATUM 02/2022	PARÉ	
OBJEKT SO01		MĚŘÍTKO 1:50		
NÁZEV DOKUMENTU				
PŮDORYS 1.PP, 1.NP, 2.NP, 3.NP				
KÓD ELEKTRONICKÉ VERZE DOKUMENTU				
stavba	stupeň	část	název dokumentu	revize
Bezbar.	DPS	D.101.06	02	
ELI	Půd.	1.PP, 1.-3.NP		00