




1.PP

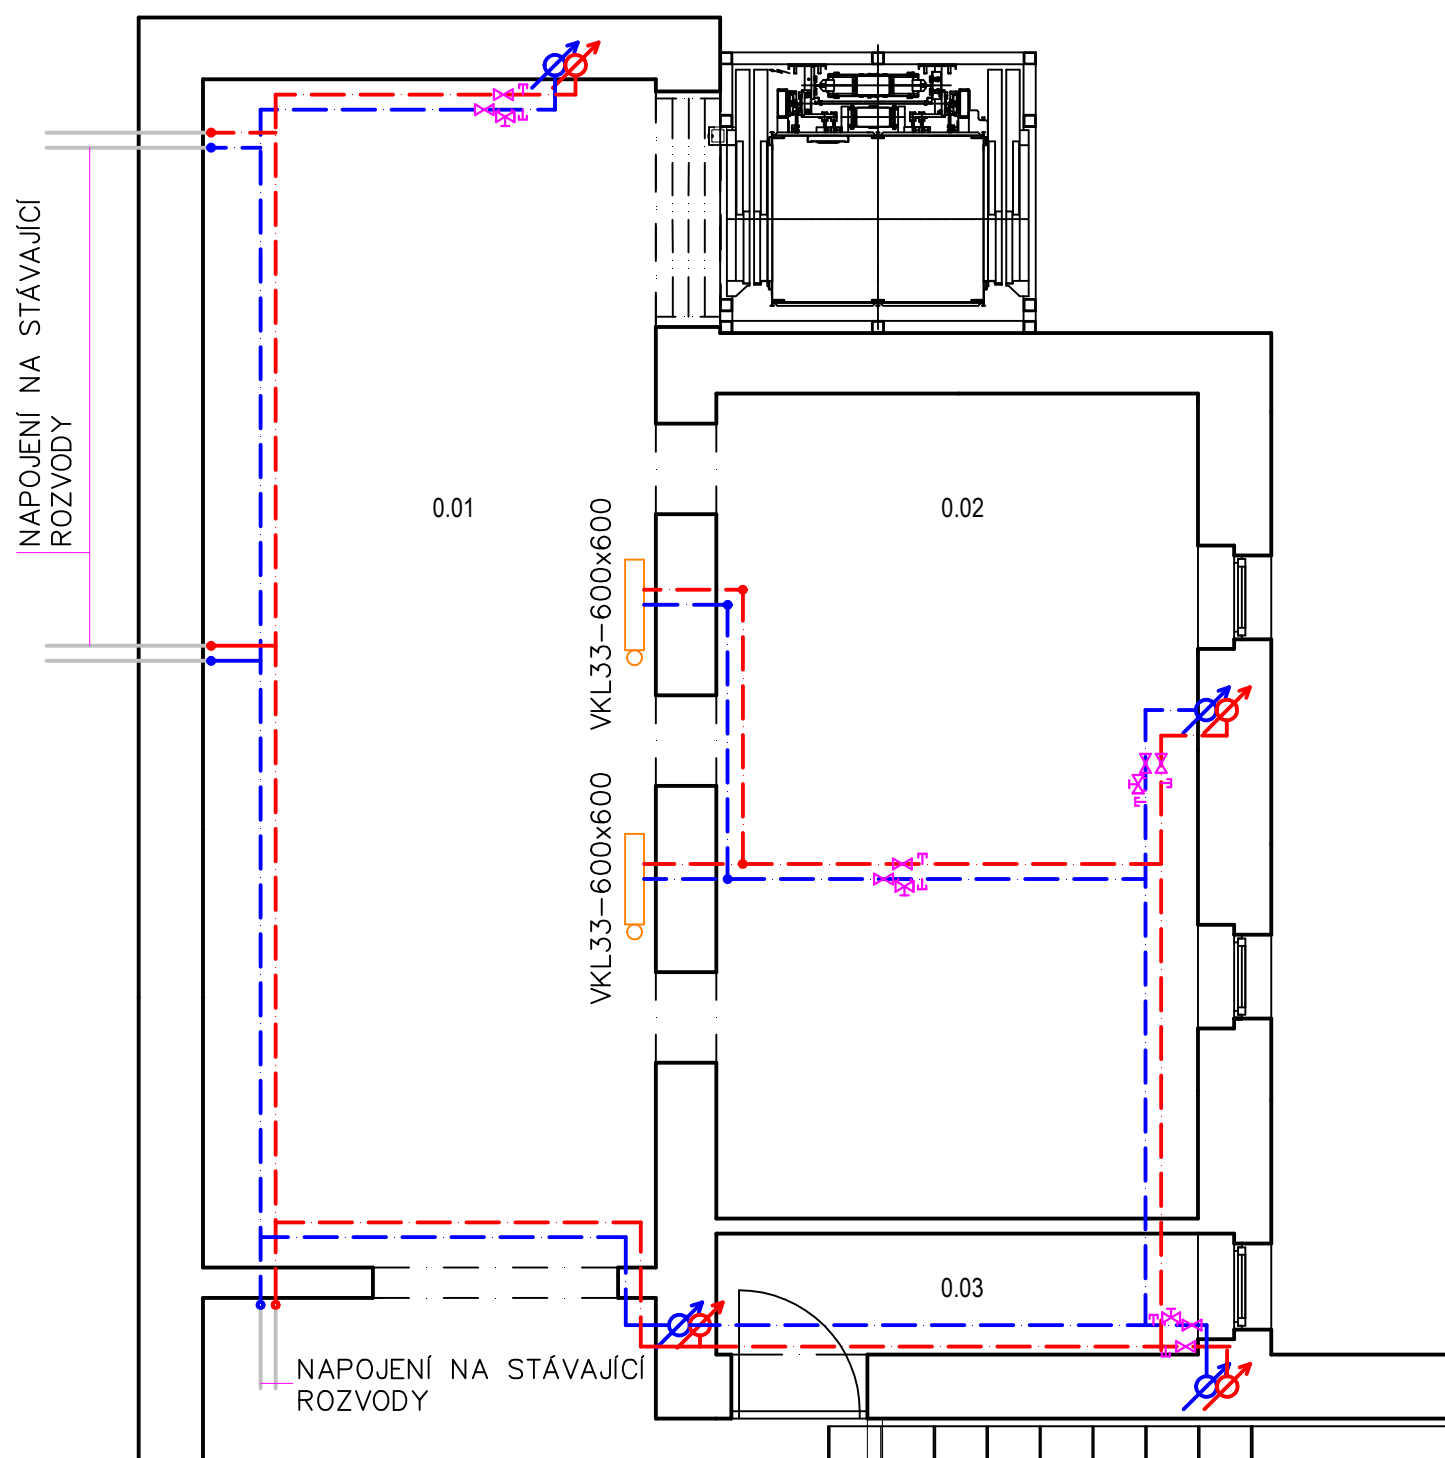


1.NP

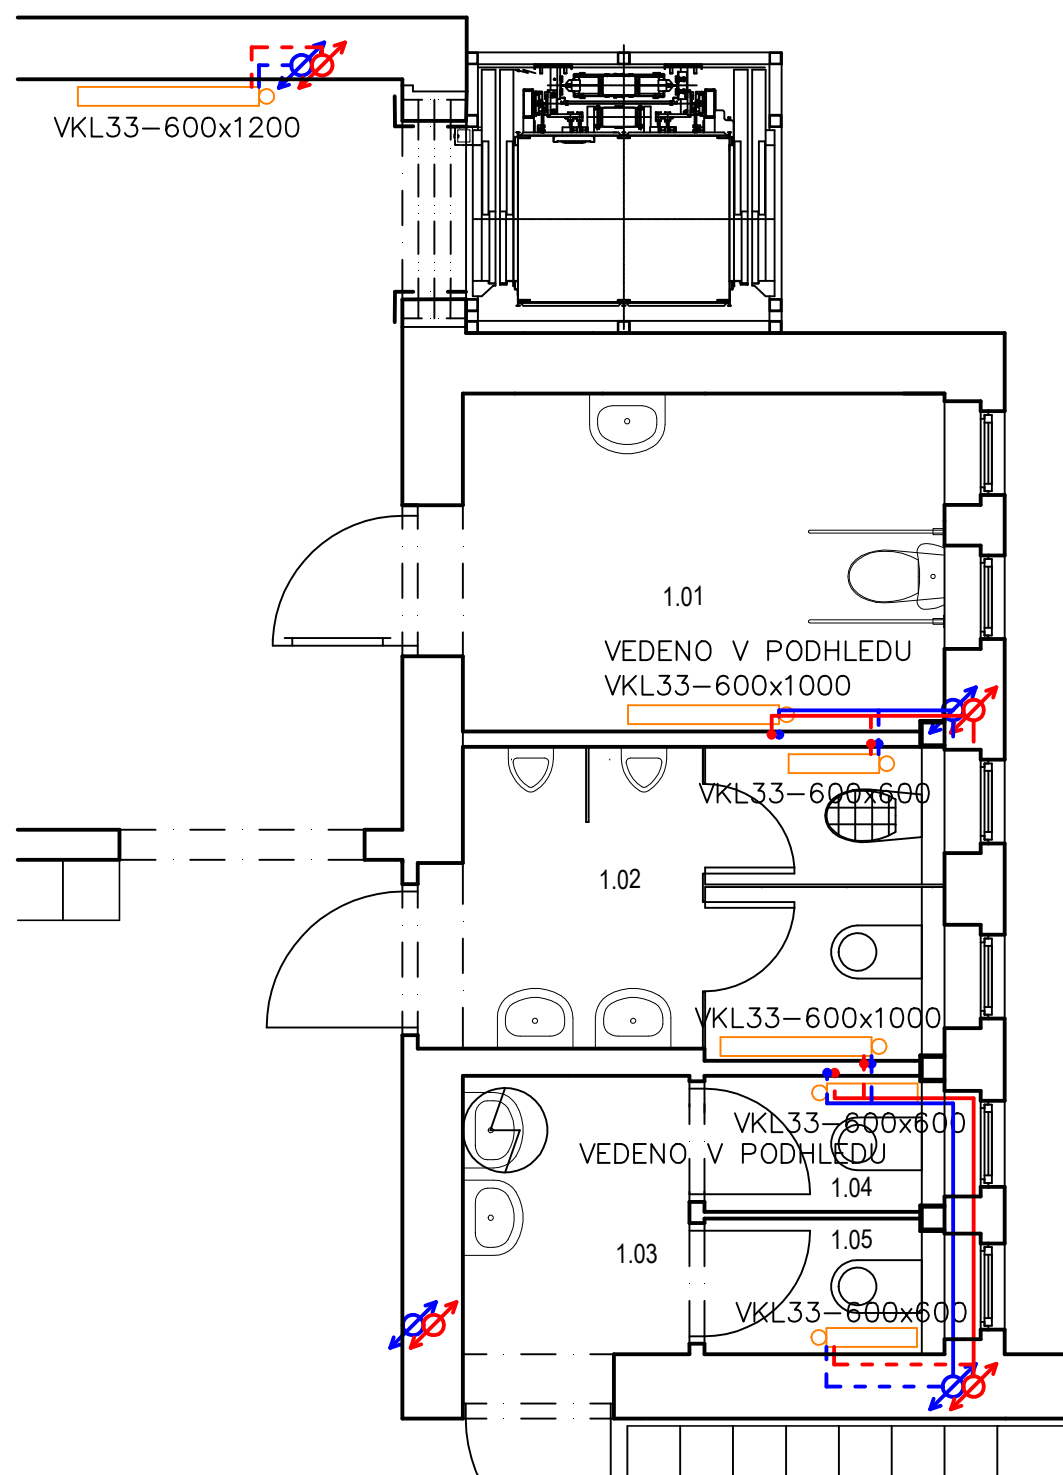

2.NP

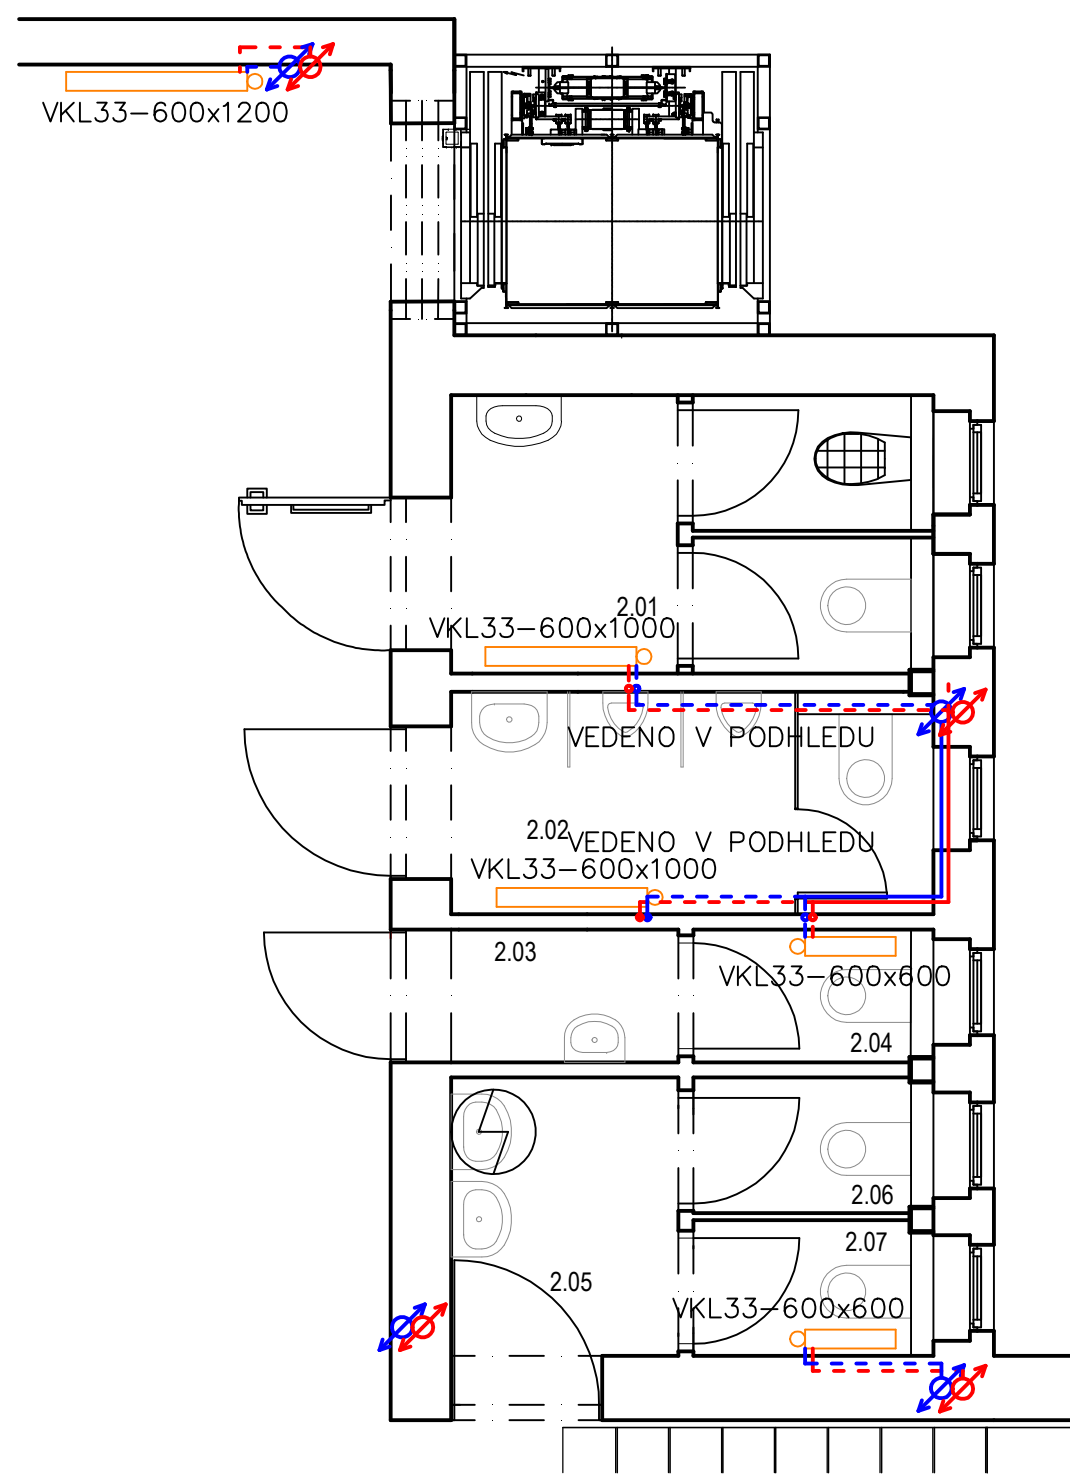

3.NP

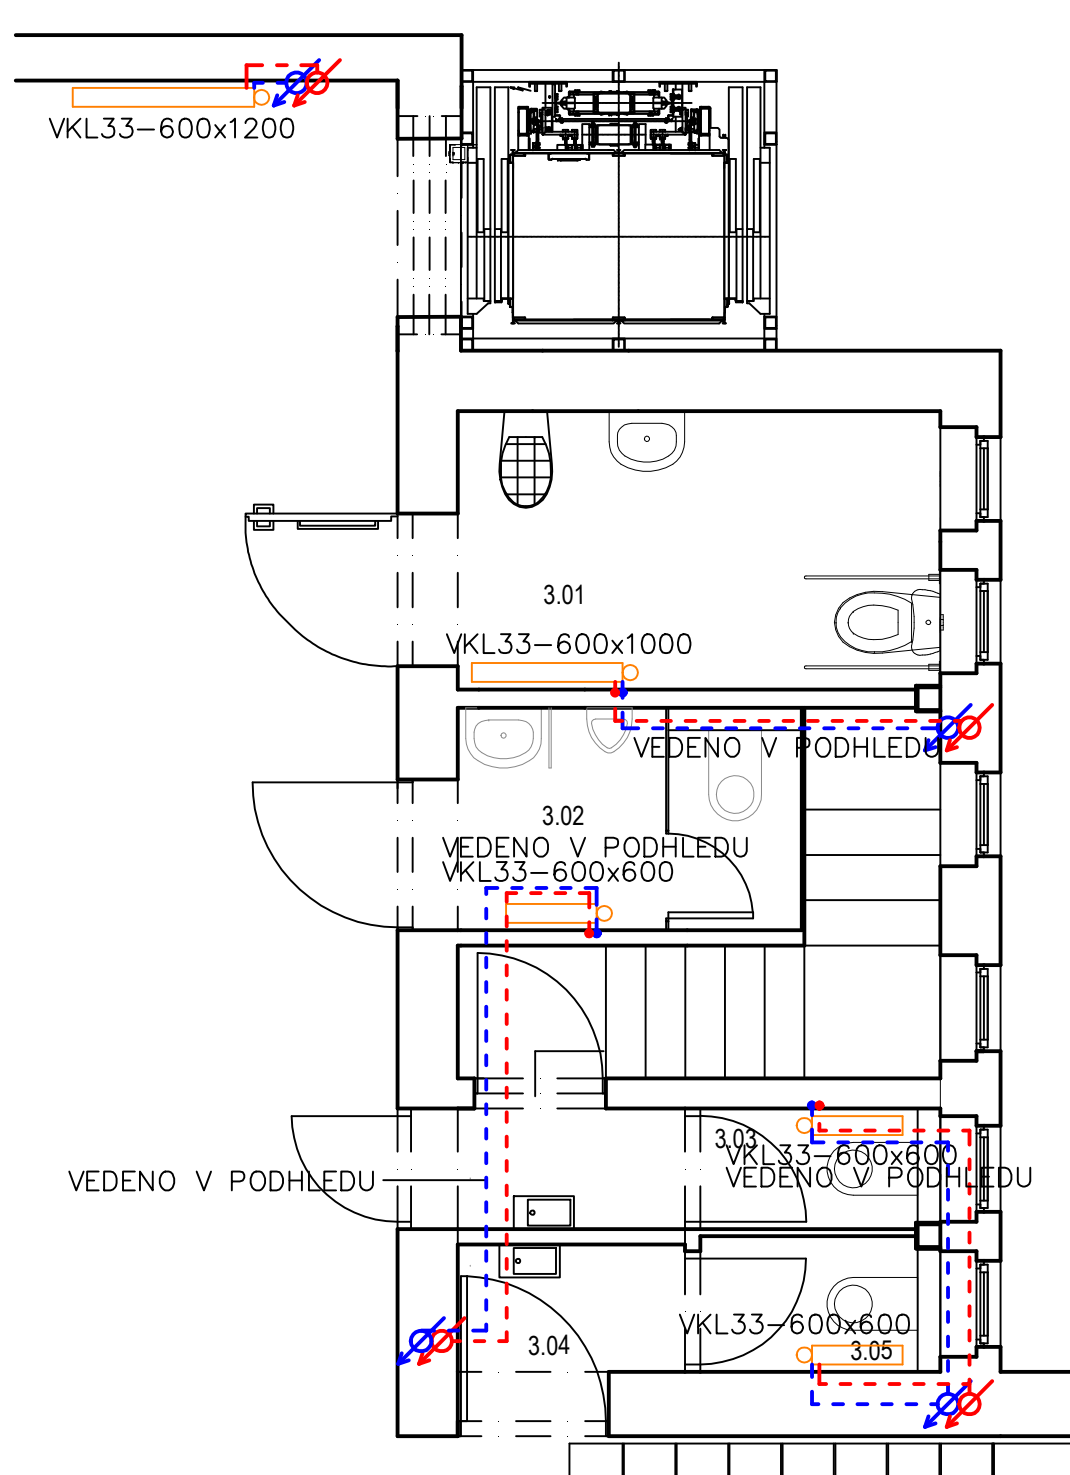

LEGENDA MÍSTNOSTÍ

Ozn.	Název místnosti	Plocha [m²]
0.01	Chodba	23,91
0.02	Technická místnost	17,43
0.03	Technická místnost	2,55

LEGENDA MÍSTNOSTÍ

Ozn.	Název místnosti	Plocha [m²]
1.01	Bezbariérové WC+hygienická kabina pro dívky	7,40
1.02	WC chlapi	6,80
1.03	Předsíňka	3,10
1.04	WC dívky	1,40
1.05	WC dívky	1,40

LEGENDA MÍSTNOSTÍ

Ozn.	Název místnosti	Plocha [m²]
2.01	Hygienická kabina+úklid. místnost	6,10
2.02	WC chlapi	5,00
2.03	WC učitelé	1,60
2.04	WC učitelé	1,40
2.05	Předsíňka - dívky	3,10
2.06	WC - dívky	1,40
2.07	WC - dívky	3,10

LEGENDA MÍSTNOSTÍ

Ozn.	Název místnosti	Plocha [m²]
3.01	Bezbariérové WC	6,20
3.02	WC chlapi	3,70
3.03	WC učitelé	2,80
3.04	Předsíňka	1,70
3.05	WC - dívky	1,40


LEGENDA ZNAČENÍ

- STOUPACÍ VRATNÉ POTRUBÍ VRATNÉ VODY
- STOUPACÍ PŘÍVODNÍ POTRUBÍ TOPNÉ VODY
- CU 15x1, PŘÍVODNÍ POTRUBÍ TOPNÉ VODY
- CU 15x1, VRATNÉ POTRUBÍ VRATNÉ VODY
- CU 18x1, PŘÍVODNÍ POTRUBÍ TOPNÉ VODY
- CU 18x1, VRATNÉ POTRUBÍ VRATNÉ VODY
- CU 22x1, PŘÍVODNÍ POTRUBÍ TOPNÉ VODY
- CU 22x1, VRATNÉ POTRUBÍ VRATNÉ VODY
- NOVÉ DESKOVÉ OTOPNÉ TĚLESO

POZNÁMKA

- ① NAPOJENÍ NA STÁVAJÍCÍ ROZVODY VODY

Schéma zapojení armatur

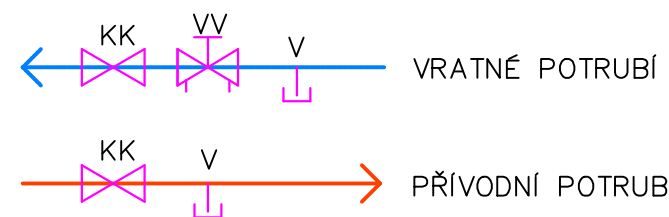

- KK UZAVÍRACÍ VENTIL
- VV VYVAŽOVACÍ VENTIL
- V VYPOUŠTĚNÍ

REVIZE	Index	Datum	Změna	Jméno
SCHEMA OBJEKTU				ORIENTACE SCHÉMATU

Projekty Realizace Projektový management info@qualitygroup.cz www.qualitygroup.cz STAVTE CHYTŘE			
STAVBA BEZBARIÉROVÉ ÚPRAVY ZŠ BEZRUCHOVA			
MÍSTO STAVBY Bezručova 588/6 Děčín IV 405 02		K.Ú.: OKRES: KRAJ:	Podmokly (625141) Děčín Ústecký
GENERÁLNÍ PROJEKTANT Quality Group s.r.o., Příkop 843/4, 602 00 Brno IČ: 08879737, DI: yuwm58		AUTORIZACE	
HLAVNÍ INŽENÝR PROJEKTU Ing. Jiří Šoltes, jiri.soltes@qualitygroup.cz, tel.: +420 736 105 226			
ZPRACOVATEL ODBORNÉ ČÁSTI Karel Absolín tel.: x e-mail: karel.absolin@qualitygroup.cz			
STAVEBNÍK - INVESTOR Statutární město Děčín Magistrát města Děčín, Mírové náměstí 1175/5 405 38 Děčín IV IČO: 00261238		Č. SMLOUVY INVESTORA Č. SMLOUVY PROJEKTANTA P-21-049-000	
ODBORNÁ ČÁST Ústřední vytápění		DATUM 02/2022	PARÉ
OBJEKT SO01		MĚŘÍTKO 1:50	
NÁZEV DOKUMENTU PŮDORYS 1.PP, 1.NP, 2.NP, 3.NP			
KÓD ELEKTRONICKÉ VERZE DOKUMENTU			
stavba	stupeň	část	vykres
profese	název dokumentu	revize	
Bezbar.	DPS	D.101.05	02
UV	Půd.	1.PP, 1.-3.NP	00