


VÝTAH

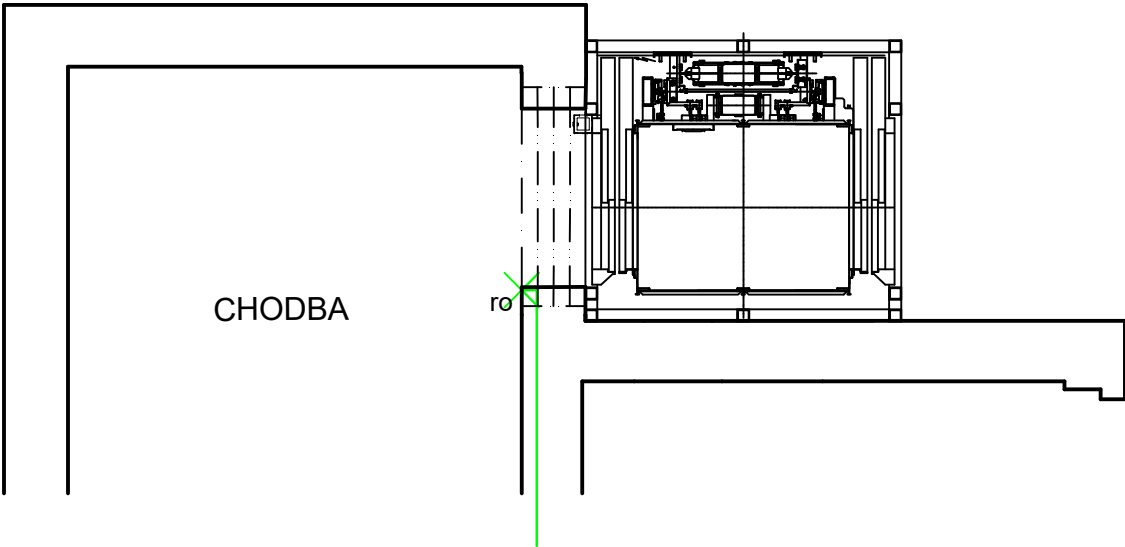

CHODBA

ro

LEGENDA SILNOPROUDÝCH ELEMENTŮ

- KABELOVÁ TRASA SILNOPROUD
- VOLNÝ VÝVOD PRO ROZVADĚČ

POZNÁMKA

DO POSLEDNÍHO PATRA K VÝTAHU BUDE PŘIVEDEN VOLNÝ VÝVOD PRO VÝTAHOVÝ ROZVADĚČ
KABEL CYKY 5Cx6mm2, JISTIČ 25/3/B

REVIZE			
Index	Datum	Změna	Jméno

SCHÉMA OBJEKTU

ORIENTACE SCHÉMATU

Projekty | Realizace | Projektový management
info@qualitygroup.cz | www.qualitygroup.cz
STAVTE CHYTŘE

STAVBA

BEZBARIÉROVÉ ÚPRAVY ZŠ BEZRUČOVA

MÍSTO STAVBY

Bezručova 588/6
Děčín IV
405 02

K.Ú.: Podmokly [625141]
OKRES: Děčín
KRAJ: Ústecký

GENERÁLNÍ PROJEKTANT

Quality Group s.r.o., Příkop 843/4, 602 00 Brno
IČ: 08879737, DS: yuvn5s8

HLAVNÍ INŽENÝR PROJEKTU

Ing. Jiří Šoltés, jiri.soltes@qualitygroup.cz, tel.: +420 736 105 226

ZPRACOVATEL ODBORNÉ ČÁSTI

Karel Absolín
tel.: x
e-mail: karel.absolin@qualitygroup.cz

AUTORIZACE

STAVEBNÍK - INVESTOR

Statutární město Děčín
Magistrát města Děčín, Mírové náměstí 1175/5
405 38 Děčín IV
IČO: 00261238

Č. SMLOUVY INVESTORA

Č. SMLOUVY PROJEKTANTA

P-21-049-000

ODBORNÁ ČÁST

Silnoproudá elektrotechnika

OBJEKT

SO01

DATUM

02/2022

MĚŘÍTKO

1:50

PARÉ

NÁZEV DOKUMENTU

PŮDORYS VÝTAH

KÓD ELEKTRONICKÉ VERZE DOKUMENTU

stavba	stupeň	část	výkres	profese	název dokumentu	revize
Bezbar.	DPS	D.101.06	03	ELI	Půdorys výtah	00