

LEGENDA

- DOMOVNÍ VODOVOD - PE/OD 32 - PE 100 SD 11 RC 32x3,0 - 5,5 m
- NOVÁ VODOVODNÍ PÍPOJKA - PE/OD 32 - PE 100 SD 11 RC 32x3,0 - 5,5 m
- STÁVAJÍCÍ VODOVODNÍ ŘÁD
- SPLAŠKOVÁ KANALIZACE PVC 160
- DEŠŤOVÁ KANALIZACE PVC 110 - PVC 160
- STÁVAJÍCÍ STL PLYNOVOD
- STÁVAJÍCÍ STL PŘÍPOJKA PLYNU
- VODOMĚRNÁ ŠACHTA 1200x900 - 1600mm
- AKUMULAČNÍ ŠACHTA DEŠŤOVÝCH VOD OBJEM 6 m3
- VSAK DEŠŤOVÝCH VOD DLE HYDROGEOLOGICKÉHO POSUDKU RETENČÍ OBJEM 10 m3 RETENČNÍ PLOCHA 10m2
- NOVÁ BEZODTOKKÁ JÍMKA (ŽUMPA) OBJEM 12 m3 ROZMĚRY 3000x2000-2000mm
- NOVÝ PLYNOVÝ PILÍŘ KK DN 25
- STŘEDOTLAKÝ REGULÁTOR TLAKU PLYNU FRANCEL B6 FAKTURAČNÍ PLYNOMĚR G4 Qmin=0,04m3/h, Qmax=6m3/h, DN 25 |ε=250mm 2 x KK 25
- REVIZNÍ ŠACHTA SPLAŠKOVÉ KANALIZACE
- REVIZNÍ A FILRAČNÍ ŠACHTA DEŠŤOVÉ KANALIZACE


VŠ

AK

VSAK

ŽP

HUP

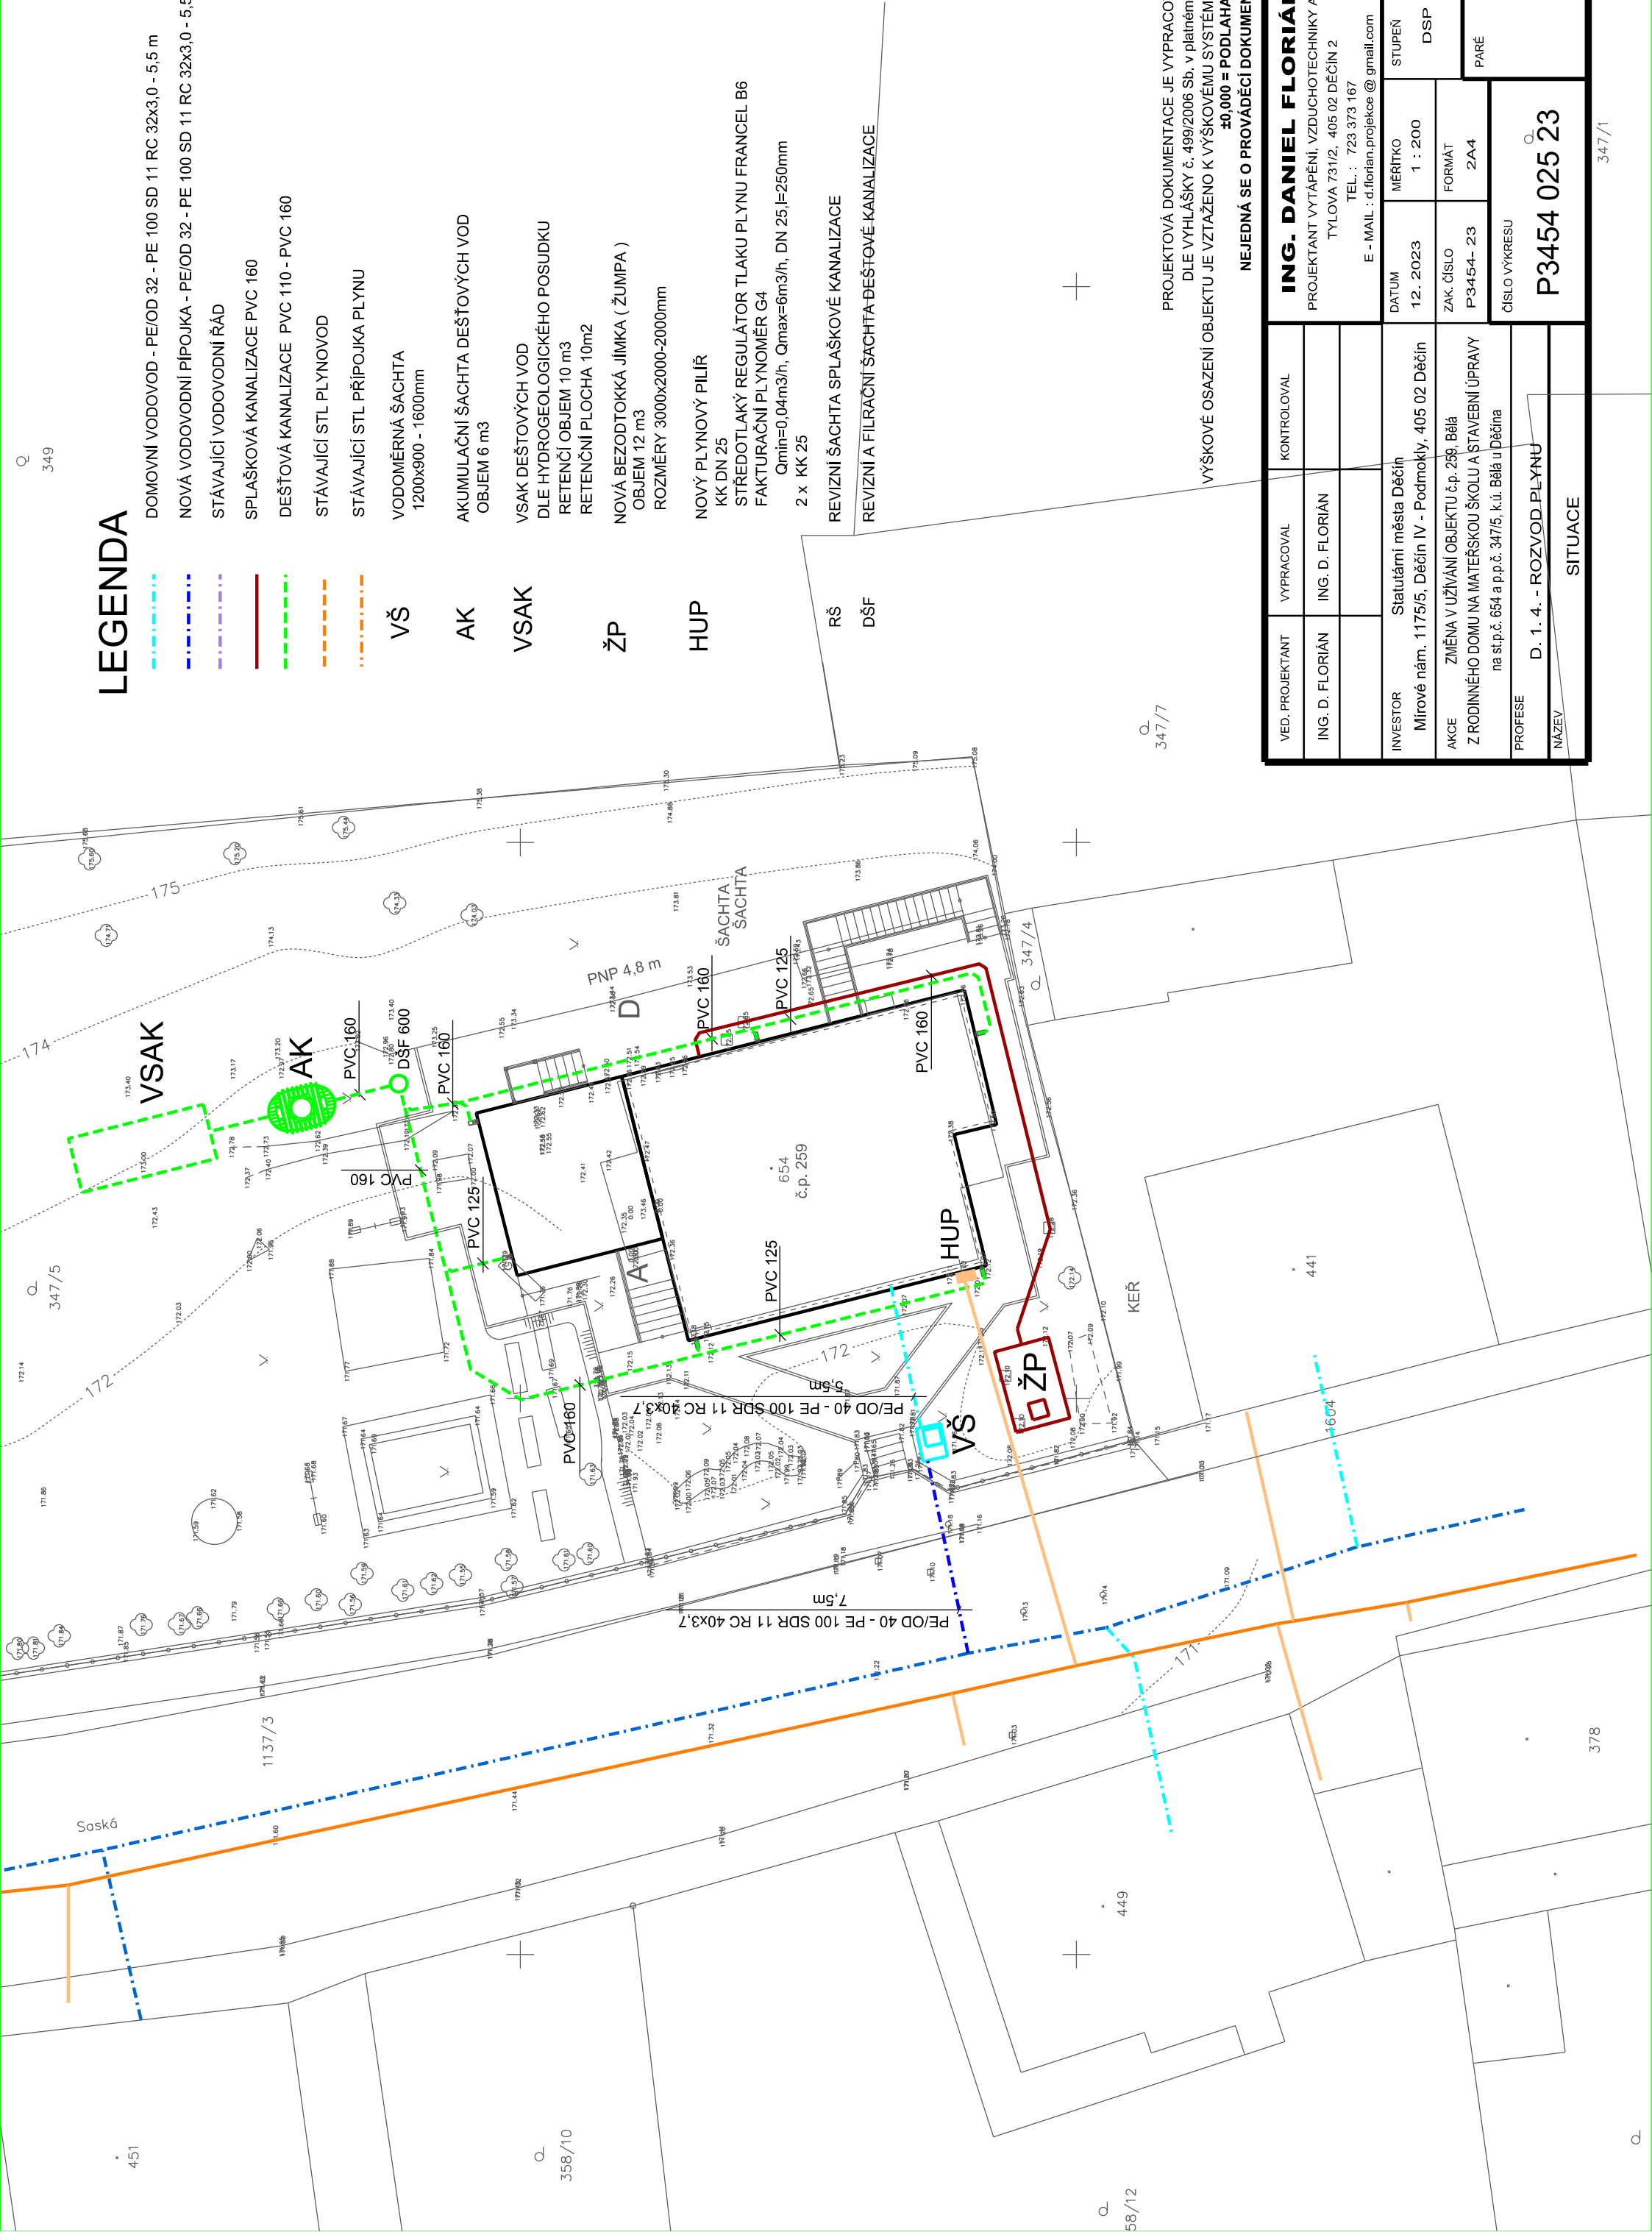

PROJEKTOVÁ DOKUMENTACE JE VYPRACOVÁNA DLE VYHLÁŠKY č. 499/2006 Sb. v platném znění
VÝŠKOVÉ OSAZENÍ OBJEKTU JE VZTAŽENO K VÝŠKOVÉMU SYSTÉMU BpV
±0,000 = PODLAHA 1.NP
NEJEDNÁ SE O PROVADEČÍ DOKUMENTACI

VED. PROJEKTANT		VYPRACOVAL	KONTROLOVAL	ING. DANIEL FLORIÁN			
ING. D. FLORIÁN		ING. D. FLORIÁN		PROJEKTANT VYTÁPĚNÍ, VZDUCHOTECHNIKY A ZTI TYLOVA 731/2, 405 02 DĚČÍN 2			
				TEL. : 723 373 167 E - MAIL : d.florian.projekce @ gmail.com			
INVESTOR		Statutární města Děčín Mírové nám. 1175/5, Děčín IV - Podmokly, 405 02 Děčín		DATUM 12. 2023	MĚŘÍTKO 1 : 200	STUPĚN DSP	PARÉ
AKCE		ZMĚNA V UŽÍVÁNÍ OBJEKTU č.p. 259, Bělá Z RODINNÉHO DOMU NA MATĚRSKOU ŠKOLU A ŠTAVEBNÍ ÚPRAVY na st.p.č. 654 a p.p.č. 347/5, k.ú. Bělá u Děčína		ZAK. ČÍSLO P3454- 23	FORMÁT 2A4		
PROFESE		D. 1. 4. - ROZVOD PLYNU		ČÍSLO VÝKRESU			
NÁZEV		SITUACE		P3454 025 23			