

LEGENDA MÍSTNOSTÍ - 2.NP							
č.m.	účel místnosti	m ²	podlaha		strop		poznámka
			oz	popis	plocha	popis	
2.01	HERNA / SPANÍ	42,08	P07	PVC	42,08	OM	...
2.02	HERNA / SPANÍ	15,25	P07	PVC	15,25	OM	...
2.04	WC + UMYVADLA	10,50	P05	KD	10,50	OM	Keramická ob. v 1500 mm
2.05	SCHODIŠTĚ	9,20	P06	BET	9,20	OM	...
2.06	HERNA	26,00	P10	PVC	26,00	OM	...
BET - betonový podklad, OM - omítka, KD - keramická dlažba, TD - teracová dlažba							
UŽITNÁ PLOCHA 2.NP							102,88 m ²

5.2

NÁSTŘEŠNÍ VENTILÁTOR
SE ZPĚTNOU KLAPKOU A HLUKOVĚ IZOLOVANÝM ZÁKLADEM
NAPŘ. CRHB-315 N EKOWAT + JCA 560 N + JAA 560
PRŮTOK 200m3/h
TLAK 250 Pa
PŘÍKON 244W
NAPĚTÍ 230V
AKUSTICKÝ TLAK V1,5 61dB(A)
OVLÁDÁNÍ - RUČNĚ

- PÁTEŘNÍ ROZVODY BUDOU PROVEDENY Z PEVNÉHO POTRUBÍ.
- ROZVODU BUDOU VEDENY V PODHLEDU, PŘÍPADNĚ POD STROPEM.
- NA VŠECH DVEŘÍCH DO NUCENĚ ODSÁVANÝCH MÍSTNOSTÍ BUDOU OSAZENY DVEŘNÍ MŘÍŽKY, NEBO BUDOU PODŘIZNUTY DVEŘE; PŘÍPADNĚ ODSTRANĚNY PRAHY.

LEGENDA



1.1

LOKÁLNÍ VZDUCHOTECHNICKÁ JEDNOTKA
S REKUPERACÍ VZDUCHU A S EL. OHŘEVEM
REF. VÝROBEK DUPLEX 850 INTER

PŘÍVOD
MNOŽSTVÍ VZDUCHU 650m3/h
DISPOZIČNÍ TLAK 100 Pa
TOPNÝ VÝKON 0,71 kW
NAPĚTÍ 230V
PŘÍKON 0,168 kW
ODVOD
MNOŽSTVÍ VZDUCHU 650m3/h
DISPOZIČNÍ TLAK 100 Pa
NAPĚTÍ 230V
PŘÍKON 0,168kW
AKUST. TLAK 25 dB(A) V 3,0 m
ÚČINNOST REKUPERACE 87%
ROZMĚRY (V-Š-D) 2000/600/625
HMOTNOST 316 kg
OVLÁDÁNÍ - AUTOMATICKY

2.1

AXIÁLNÍ VENTILÁTOR DO ZDI
NAPŘ. TREB/2-200
PRŮTOK 470m3/h
TLAK 100 Pa
PŘÍKON 60W
NAPĚTÍ 230V
AKUSTICKÝ TLAK 3,0m 60/504 dB(A)
OVLÁDÁNÍ - RUČNĚ S NASTAVENÝM DOBĚHEM

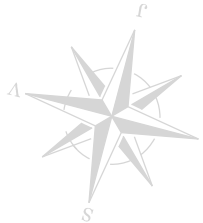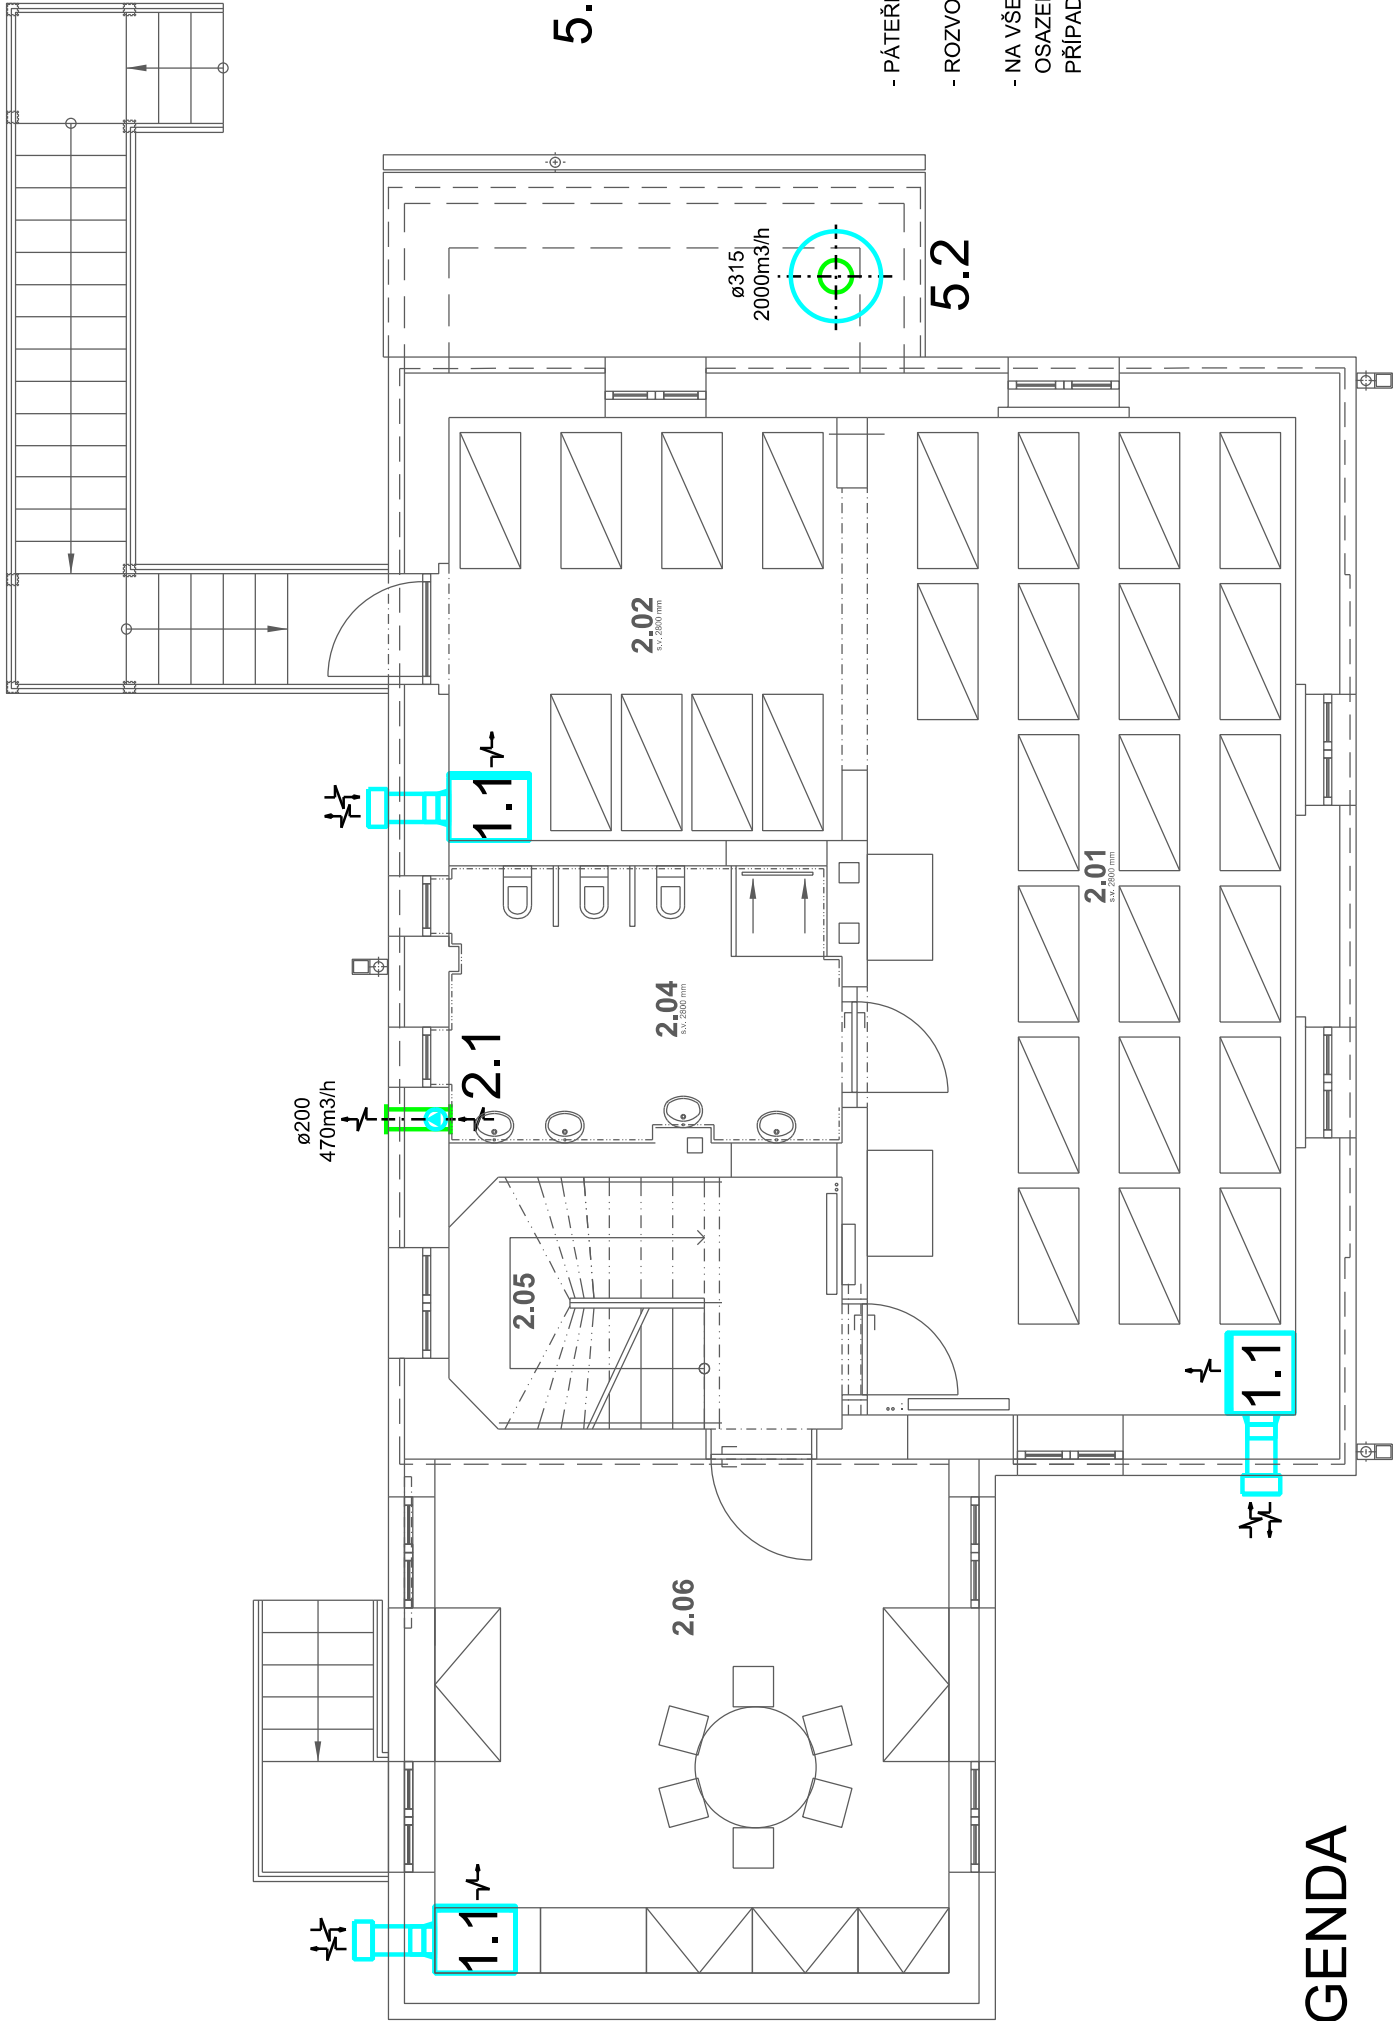

PROJEKTOVÁ DOKUMENTACE JE VYPRACOVÁNA
DLE VÝHLÁŠKY č. 499/2006 Sb. v platném znění
VÝŠKOVÉ OSAZENÍ OBJEKTU JE VZTAŽENO K VÝŠKOVÉMU SYSTÉMU BpV
±0,000 = PODLAHA 1.NP
NEJEDNÁ SE O PROVADEČÍ DOKUMENTACI

VED. PROJEKTANT		VYPRACOVAL	KONTROLOVAL	ING. DANIEL FLORIÁN PROJEKTANT VYTÁPĚNÍ, VZDUCHOTECHNIKY A ZTI TYLOVA 731/2, 405 02 DĚČÍN 2 TEL. : 723 373 167 E - MAIL : d.florian.projekce @ gmail.com			
ING. D. FLORIÁN			ING. D. FLORIÁN	DATUM 12. 2023	MĚŘÍTKO 1 : 75	STUPĚN DSP	PARÉ
				ZAK. ČÍSLO P3454- 23	FORMÁT 2A4		
INVESTOR		Statutární města Děčín Mírové nám. 1175/5, Děčín IV - Podmokly, 405 02 Děčín		ČÍSLO VÝKRESU			
AKCE		ZMĚNA V UŽÍVÁNÍ OBJEKTU č.p. 259, Bělá Z RODINNÉHO DOMU NA MATEŘSKOU ŠKOLU A STAVEBNÍ ÚPRAVY na st.p.č. 654 a p.p.č. 347/5, k.ú. Bělá u Děčína		P3454 023 - 23			
PROFESE		D. 1. 4. - VZDUCHOTECHNIKA					
NÁZEV		PŮDORYS 2.NP					