


POZNÁMKA:
ELEKTROINSTALACE VE 4.NP OZNAČENA JAKO STÁVAJÍCÍ NENÍ
PŘEDMĚTEM TÉTO ČÁSTI PD, JE PŘEVZATA Z PŘEDCHOZÍ
ETAPY A JE POUZE INFORMATIVNÍ

Legenda:

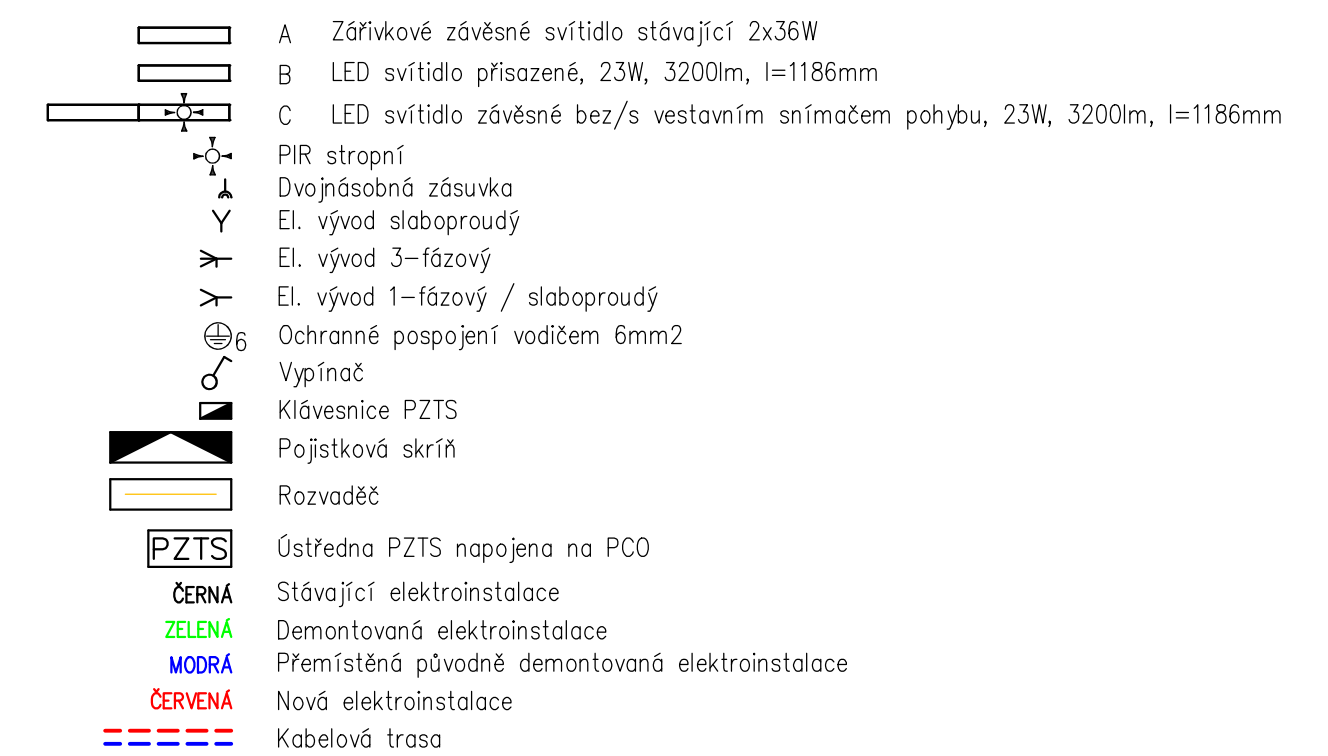

LEGENDA MÍSTNOSTÍ

OZN.	ÚČEL MÍSTNOSTI	PLOCHA (m2)	PODLAHY	PODHLÉD	POZNÁMKA
4.01	CHRÁNĚNÁ ÚNIK.CESTA		PVC protiskluzové ^(P3)		-PVC třída redukce na shodě Bfl-Cfl -hrany schodů opatřeny plastovými schodovými hranami
4.02	CHODBA	17,20	PVC protiskluzové ^(P2)		
4.03	PŘEDSÍŇ WC ŽENY	2,60	KER.DLAŽBA protiskluzová ^(P4)		KER.OBKŁAD STĚN v=2,00m
4.04	WC ŽENY	2,00	KER.DLAŽBA protiskluzová ^(P4)		KER.OBKŁAD STĚN v=2,00m
4.05	PŘEDSÍŇ WC MUŽI	2,90	KER.DLAŽBA protiskluzová ^(P4)		KER.OBKŁAD STĚN v=2,00m
4.06	WC MUŽI	2,20	KER.DLAŽBA ^(P4) protiskluzová		KER.OBKŁAD STĚN v=2,00m
4.07	ŠATNA MUŽI	18,00	PVC protiskluzové	stávající	
4.08	ŠATNA ŽENY	17,70	PVC protiskluzové ^(P2)	stávající	
4.09	ZÁZEMÍ CVIČITEL	18,80	PVC protiskluzové ^(P2)	stávající	
4.10	SPORTOVNÍ MÍSTNOST(tai-či)	180,00	PVC protiskluzové ^(P1)	 + stávající	
4.11	POSLOVNÁ	62,50	PVC protiskluzové	stávající	
4.12	SKLAD DKP	12,50	PVC protiskluzové ^(P1)		
4.13	SKLAD DKP	13,20	PVC protiskluzové ^(P1)		

Zodpovědný projektant:	Ing. Jiří Štolba	
Vypracoval:	David Lipčák	
Schválil:	Ing. Pavel Konif	
Místo: Děčín	Kraj: Ústecký	
Stavběnec: Statutární město Děčín st. p. č. 723/1, k.ú. Podmokly		Zakázkové číslo: Z2024010 Stupeň: DSP + DPS Datum: 06/2024 Formát: 840x594
Alce: OBJEKT DDM, Teplická 344/38, Děčín IV - Podmokly Zateplení, úpravy podkrovní a venkovních prostor - dokončení PD		
Název: Zařízení silnoproudé elektrotechniky Půdorys 4NP		Měřítko: 1:50 Číslo výkresu: D.1.4.2.05