


Poznámka

Bezpečnostní vypínače (IP 54) u zařízení se umístí na konstrukci jednotlivých zařízení

Motory M1.1A, M1.1B, M1.2A, M1.2B, M2.1 a M2.2 se od frekvenčních měničů připojí stíněnými kabely CMFM, které se uloží do trubek a budou vedeny v sam. trase

Opraveno dle skutečného provedení dne 17.7.2012

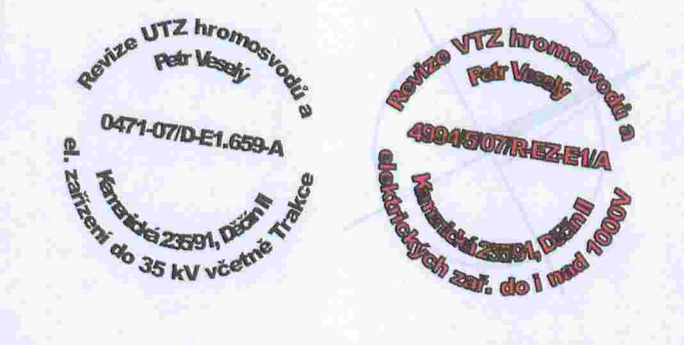

Legenda viz př.č. 8

KÓD OBJEKTU, PROFESÍ A VÝKRESU
01 E R01

DOKUMENTACE SKUTEČNÉHO PROVEDENÍ STAVBY DLE PŘEDANÝCH PODKLADŮ OD DODAVATELE STAVBY ŽS BRNO a.s., ZE DNE 6.12.2004 JTSK				±0,00 = 135,40 m n.m.	Bpv
PROJEKTOVÁ, INŽENÝRSKÁ A KONSULTAČNÍ ORGANIZACE					
CERTIFIKÁT ISO 9001	ID 60193380				
PROJEKTANT J. VÁNA	VYPRACOVAL J. NĚMEC	KONTROLA M. J. ŠÍMA	HLINZ.PROJEKTU ING. SŮVA		
NÁZEV SPORTOVNÍ HALA DĚČÍN, MAROLDOVA ULICE STAVEBNÍ OPRAVY SO 01 – SPORTOVNÍ HALA E – ELEKTROINSTALACE			ČÍSLO ZAKÁZKY 1005/56-510 DOKUMENTACE DPS MĚŘÍTKO 1:100 DATUM 12.2004 POČET FORMÁTŮ B A4		
OBSAH PŘEDLOHY PŮDORYS STŘECHY – MOTOROVÉ ROZVODY			ČÍSLO KOPIE NÁZEV SOUBORU 01E R01.DWG PŮDORYS PŘÍLOHY ČÍSLO C5 10		
DOKUMENTACE LZE UŽÍVAT POUZE VE SMYSLU PŘÍSLUŠNÉ SOUBORU O BIL. VÝKRES, O JEDN. ČÁST, MŮŽE BÝT KOPÍROVÁN NEBO JINAK ZPŮSOBEM ROZŠÍŘOVÁN POUZE PO PŘEDCHOZÍ SOHLASU VPH DECO PRAHA a.s.					