


LEGENDA MÍSTNOSTÍ

OZN.	NÁZEV MÍSTNOSTI	PLOCHA (m <sup>2</sup> )	Epk (lx)
201	SCHODIŠŤOVÝ PROSTOR	17,50	150
202	VÝTAHOVÁ ŠACHTA	4,73	200/50
203	PROSTOR TRIBUNY	135,50	300/15
204	TRIBUNA	153,26	300
205	SCHODIŠŤOVÝ PROSTOR	8,07	150
206	SCHODIŠŤE	11,56	150
207	OKLIDOVÁ KOMORA	1,36	100
208	ŠATNA (muži)	25,07	200
209	UMÝVÁRNA (muži)	6,07	200
210	WC (muži)	2,24	200
211	ŠATNA (ženy)	18,28	200
212	UMÝVÁRNA (ženy)	5,61	200
213	WC (ženy)	3,60	200
214	FITNESS, AEROBIK	128,76	300
215	CHODBA	4,61	100
216	CHODBA	4,98	100
217	CHODBA	27,32	100
218	SKLAD	4,12	100
219	SKLAD	4,12	100
220	OKLIDOVÁ KOMORA	3,97	100
221	PŘEDSIŇ	3,24	—
222	LÁŽEŇ, WC	4,73	—
223	LOŽNICE	12,10	—
224	OBÝVACÍ POKOJ+KK	20,00	—
225	SKLAD	3,00	100
226	KANCELÁŘ	24,31	500
227	KANCELÁŘ	24,50	500
228	KANCELÁŘ	19,23	500
229	ZASED.MÍSTN. TISKOVKA	4,02	500
230	KAMERA	17,75	300
231	TV MÍSTNOST, PRESS	7,99	500
232	PŘEDSIŇ WC	2,16	200
233	WC	1,28	200
234	PŘEDSIŇ WC (ženy)	2,16	200
235	WC (ženy)	2,40	200
236	PŘEDSIŇ WC (muži)	2,93	200
237	WC (muži)	3,01	200
238	KUCHYŇKA	3,38	300
239	KLUBOVNA V.I.P.	62,60	500
240	CHODBA	11,07	100
241	PŘEDSIŇ WC (M)	4,75	200
242	WC (M)	4,55	200
243	PŘEDSIŇ WC (Ž)	4,50	200
244	WC (Ž)	3,24	200
245	OKLIDOVÁ MÍSTNOST	1,62	100
246	CHODBA	5,75	100
247	SCHODIŠŤOVÝ PROSTOR	1,92	150
248	CHODBA	4,74	100

LEGENDA - STÁVAJÍCÍ MÍSTNOSTI

OZN.	NÁZEV MÍSTNOSTI	PLOCHA (m <sup>2</sup> )	Epk (lx)
S201	VIP TRIBUNA	20,83	300
S202	SCHODIŠŤOVÝ PROSTOR	54,80	150
S203	PŘEDSIŇ	4,50	200
S204	OKLID	4,20	100
S205	WC ŽENY	8,70	200
S206	PŘEDSIŇ	4,20	200
S207	ZÁDVEŘÍ	4,80	200
S208	WC MUŽI	14,80	200
S209	PROSTOR TRIBUNY	156,83	300/15
S210	WC ŽENY	3,64	200
S211	WC MUŽI	4,28	200
S212	SKLAD	5,69	100
S213	KANCELÁŘ	16,80	500
S214	zrušeno		
S215	CHODBA	21,63	100
S216	KANCELÁŘ	30,27	500
S217	KANCELÁŘ	11,87	500
S218	HALA	45,42	1000/750/300
S219	ROZHLAS	10,75	300
S220	CHODBA	6,30	100
S221	ČASOMÍRA	4,07	300
S222	zrušeno		
S223	KANCELÁŘ	9,40	500
S224	KANCELÁŘ	12,95	500

Opraveno dle skutečného provedení dne 17.7.2012

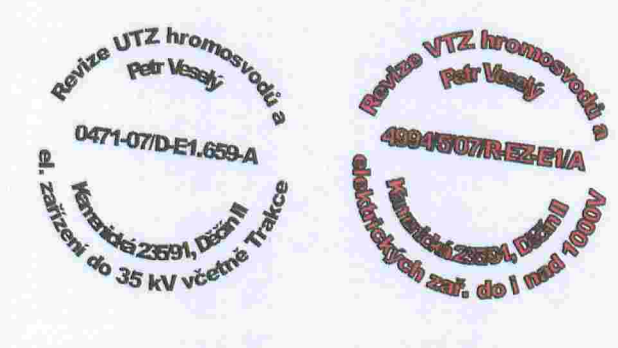

LEGENDA ZNAČEK

- HLAVNÍ KABELOVÁ TRASA
- KABELOVÝ ŽLAB
- HRANICE TERITORIA ROZVODNICE
- ROZVADĚČ, ROZVODNICE
- VÝVOD 230V
- SPÍNAČ ŘÁZENÍ 1, IP44
- SPÍNAČ ŘÁZENÍ 5
- SPÍNAČ ŘÁZENÍ 6, IP44
- ČÍSLA SOUHRNNÉHO SPÍNAČE, IP44
- SPÍNAČ ŘÁZENÍ 7
- OVLAĐAČ ŘÁZENÍ 1/050
- PORÝBOVÝ SPÍNAČ 120°
- VENTILATOR
- ZÁŘÍVKOVÉ SVÍTIDLO TRUBICOVÉ
- ZÁŘÍVKOVÉ SVÍTIDLO KRUHOVÉ
- REFLEKTOR
- NOUZOVÉ SVÍTIDLO, SE SKŘENOU ONIKU

PŮDORYS 2.NP M 1:100

DOKUMENTACE SKUTEČNÉHO PŘEDÁNÍ STAVBY DLE PŘEDANÝCH PODKLADŮ OD DODAVATELE STAVBY ŽS BRNO a.s., ZE DNE 6.12.2004

JSK

PROJEKTOVÁ, INŽENÝRSKÁ A KONZULTAČNÍ ORGANIZACE

PROJEKTANT J.VAŇA VYPRACOVAL ING.L.KUTÍŠ KONTROLA ING.ŠÍMA HLINZ.PROJEKTU ING.SÚVA

ČÍSLO ZAKÁZKY 1005/56-510 DOKUMENTACE DSPS MĚŘÍTKO 1:100 DATUM 12.2.2004 POČET FORMÁTŮ 10 A4

SPOROVNÍ HALA DĚČÍN, MAROLDOVA ULICE STAVEBNÍ OPRAVY SO 01 - SPORTOVNÍ HALA E - ELEKTROINSTALACE

PŮDORYS 2.NP- SVĚTELNÉ ROZVODY

ČÍSLO KÓDU 01E1 FN2.DWG

ČÍSLO 01E1 FN2.DWG

ČÍSLO 01E1 FN2.DWG