





 
 

 

 


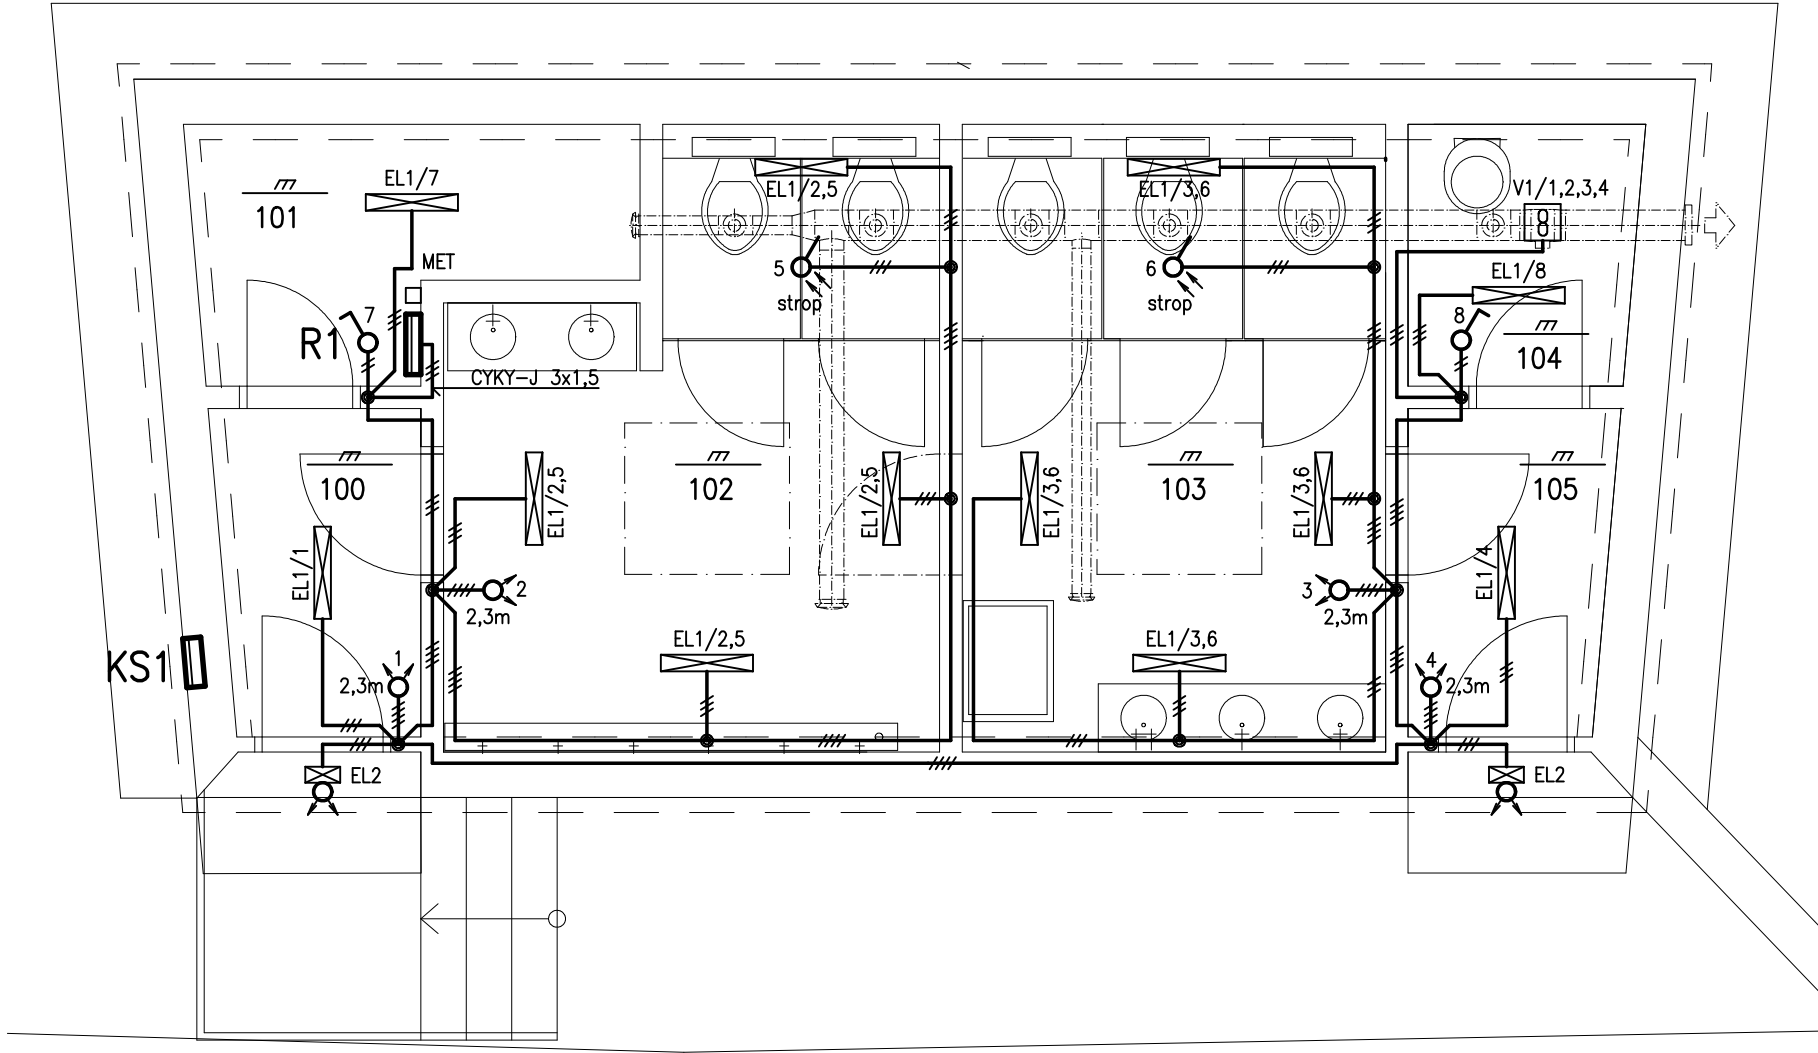

PŮDORYS 1.NP



LEGENDA ELEKTROINSTALACE

-  spínač polozapuštěný jednopólový, řazení 1, 10A, 250V AC
-  Spínač automatický se snímačem pohybu, polozapuštěný (kužel, úhel 120°)
prahové osvětlení (1 – 1000 lx), zpoždění vypnutí (5s–10min., příp. stiskem integrovaného tlačítka)
Spínací prvek: 2 relé (relé 1 osvětlení, relé 2 ventilátor)
Zapnutí relé 2: cca 3 min. po zapnutí relé 1, resp. po zaznamenání pohybu (nezávisí na vnějším osvětlení)
Vypnutí relé 2: cca 5 min. po vypnutí relé 1
Max. 3 A (cos > 0,8)
4 vodičové připojení, 230 V AC
-  Snímač pohybu, stropní. Přístroj je určen pro povrchovou montáž.
Oblast zachycení: kuželová (kruh průměr 7 m při montážní výšce 2,5m)
prahové osvětlení (1 – 1 000 lx) zpoždění vypnutí (5 s – 10 min.)
Spínací prvek: relé 2 300 W pro žárovky
3 vodičové připojení, 230V AC
-  Zásuvka polozapuštěná, 2P+PE, 16 A, 250 V AC
-  EL2 GREENLUX Přisazené svítidlo oválné s pohybovým senzorem LED
DITA OVAL W 14W NW 4000K IP54 GXPS043
-  EL1/x MODUS KX 2000, 600mm, opálový PMMA kryt, přisazené, LED 840,
driver 700 mA Přisazené svítidlo s krytím IP54
-  V1/1,2,3,4 ventilátor 100W, 230V AC (spínaný 2 relé autom. spínače pohybu č. 1, 2, 3 a 4)
-  ostatní
-  KS1 přípojková skříň
-  R1 rozvaděč
-  MET hlavní uzemňovací svorka
-  světelný rozvod CYKY–J 5x1,5
-  uložení vedení pod omítkou

LEGENDA MÍSTNOSTÍ

číslo místnosti	účel místnosti	plocha m ²
100	zádveř	2,83
101	technické zázemí	4,08
102	WC muži	11,82
103	WC ženy	11,62
104	úklidová komora	2,59
105	zádveř	2,83


Podle ČSN 33 2000–5–51 ed.3 – vnější vlivy normální.

SOUSTAVA – 3PEN AC 400V TN–C–S

OCHRANA PŘED NEBEZPEČNÝM DOTYKOVÝM NAPĚTÍM:

NORMÁLNÍ – ochrana automatickým odpojením od zdroje

DOPLŇENÁ – ochrana automatickým odpojením od zdroje+proudovými chrániči

VYPRACOVAL: M. KUČABA	ZODP. PROJEKTANT: M. KUČABA		
KRESLIL: M. KUČABA	VEDOUČÍ ARCHITEKT: ING.ARCH. V.STRÁNSKÝ		
KRAJ : ÚSTECKÝ	OBEC: DĚČÍN	FORMÁT:	2 x A4
INVESTOR: Statutární město Děčín, Magistr. města Děčína, Mírové nám. 1175/5, 405 38 Děčín		DATUM:	02/2020
NOVOSTAVBA TOALET NA p.p.č. 426/1, k. ú. Podmokly		ÚČEL:	DUR+DSP
		Č. ZAK.:	1628–1/19
		Č. KOPIE:	MĚŘÍTKO: 1:50
ELEKTROINSTALACE SVĚTELNÉ ROZVODY		Č. VÝKRESU:	D1.4 3