


PŮDORYS 1.NP

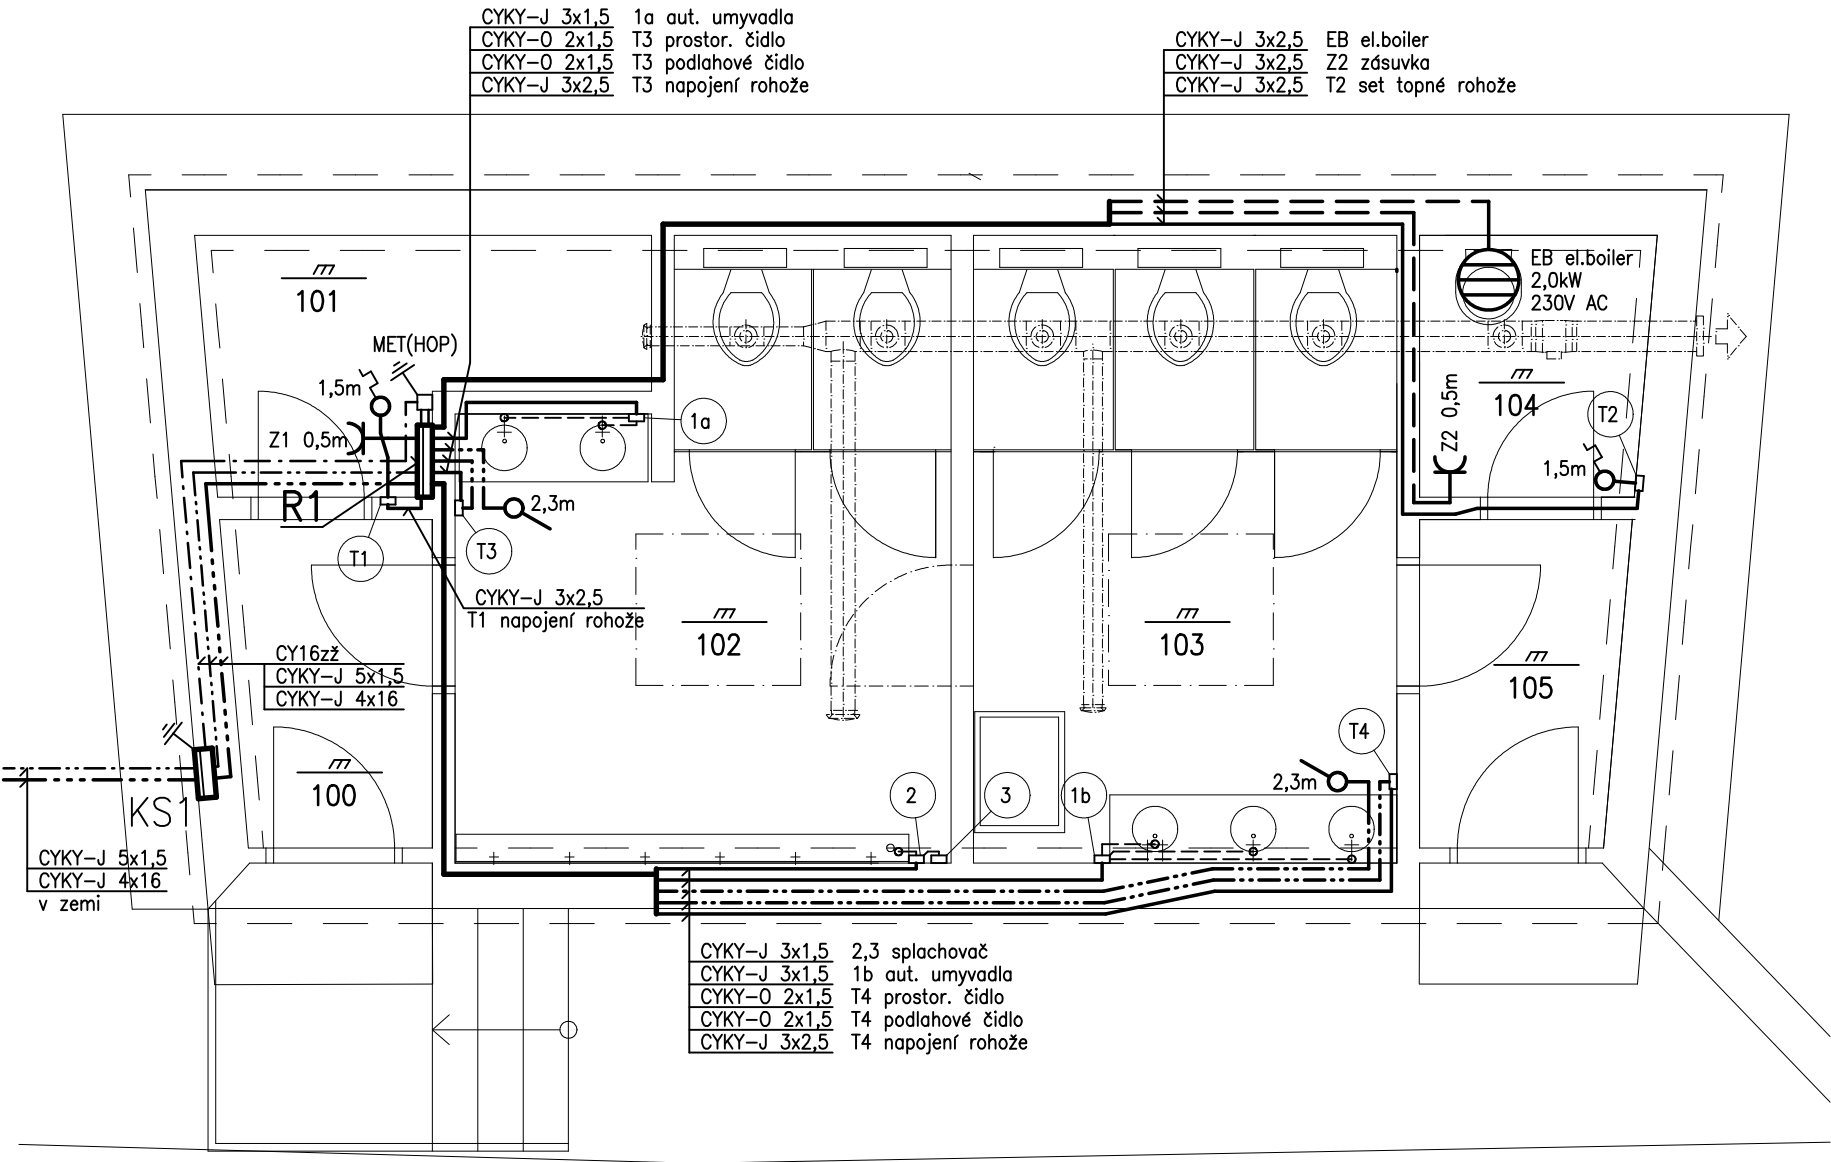

LEGENDA MÍSTNOSTÍ

číslo místnosti	účel místnosti	plocha m2
100	zádveř	2,83
101	technické zázemí	4,08
102	WC muži	11,82
103	WC ženy	11,62
104	úklidová komora	2,59
105	zádveř	2,83

LEGENDA ELEKTROINSTALACE

regulace a podlahové vytápění

- T1 set podlahového vytápění topnými rohožemi m.č.101 – 160W  
čidlo kabelové (topná rohož v podlaze)  
prostorový termostat ve výšce 1,5 m
- T2 set podlahového vytápění topnými rohožemi m.č.104 – 144W  
čidlo kabelové (topná rohož v podlaze)  
prostorový termostat ve výšce 1,5 m
- T3 regulace podlahového vytápění m.č.102 – 1280W  
EB Therm 800 termostat na DIN lištu s odděleným čidlem (v rozvaděči R1)  
čidlo podlahové (topná rohož v podlaze)  
čidlo prostorové (ve výšce 2,3m)
- T4 regulace podlahového vytápění m.č.103 – 1120W  
EB Therm 800 termostat na DIN lištu s odděleným čidlem (v rozvaděči R1)  
čidlo podlahové (topná rohož v podlaze)  
čidlo prostorové (ve výšce 2,3m)

el. ovládnání zařizovacích předmětů ZTI (SELV 12V AC)

- 1a napájecí zdroj automatiky umyvadel, 230V AC/12V AC, 20 VA, IP55
- 1b napájecí zdroj automatiky umyvadel, 230V AC/12V AC, 20 VA, IP55
- 2 COS1 časově řízený splachovač pisoárů 230V AC/12V AC, 8 VA
- 3 el.magnetický ventil splachovací vody napojený z COS1 2 žil. kabelem 12V

ostatní

- KS1 přípojková skříň
- R1 rozvaděč
- MET hlavní uzemňovací svorka
- Z1,2 zásuvka 2P+PE 230V AC 16A
- EB el. boiler 2,0 kW 230V AC
- uložení vedení pod omítkou

Podle ČSN 33 2000–5–51 ed.3 – vnější vlivy normální.

SOUSTAVA – 3PEN AC 400V TN–C–S  
– SELV 12V AC

OCHRANA PŘED NEBEZPEČNÝM DOTYKOVÝM NAPĚTÍM:

NORMÁLNÍ – ochrana automatickým odpojením od zdroje

DOPLNĚNÁ – ochrana automatickým odpojením od zdroje+proudovými chrániči+SELV

VYPRACOVAL: M. KUČABA	ZODP. PROJEKTANT: M. KUČABA		
KRESLIL: M. KUČABA	VEDOUČÍ ARCHITEKT: ING.ARCH. V.STRÁNSKÝ		
KRAJ : ÚSTECKÝ	OBEC: DĚČÍN	FORMÁT:	2 x A4
INVESTOR: Statutární město Děčín, Magistr. města Děčína, Mírové nám. 1175/5, 405 38 Děčín		DATUM:	02/2020
		ÚČEL:	DUR+DSP
		Č. ZAK.:	1628–1/19
		Č. KOPIE:	MĚŘÍTKO: 1:50
NOVOSTAVBA TOALET NA p.p.č. 426/1, k. ú. Podmokly		Č. VÝKRESU: D1.4 2	
ELEKTROINSTALACE HLAVNÍ A ZÁSUVKOVÉ ROZVODY			