


| | | | | | | | | |
|--------------------------------|--|--------------------------|----------------------------------|--|-------------------------------|--|--|--|
| VYPRACOVAL: D.ŠAŠEK | | ZODP.PROJEKTANT: D.ŠAŠEK | INVESTOR: Statutární město Děčín | | PLYNOVOD – PŮDORYS 1.P.P. | | | |
| KRESLIL: DATA CAD | | IČO: 68285736 | FORMAT: 2A4 | | MŠ DĚČÍN VI, MOSKOVSKÁ 1044/9 | | | |
| MĚŘÍTKO: 1:75 | | Č.ARCH: D1630 | Č.ZAK: D1630/2020 | | Č.VÝKRESU: 8 | | | |
| U TVRZE 1454/2, DĚČÍN VI. | | UČEL: DSP | DATUM: 08/2020 | | | | | |
| TEL.FON: 776250848 | | FORMÁT: 2A4 | | | | | | |
| e-mail: ok-uniprojekt@mail.cz | | | | | | | | |
| internet: www.ok-uniprojekt.cz | | | | | | | | |
| David Šašek | | | | | | | | |
| UNIPROJEKT | | | | | | | | |

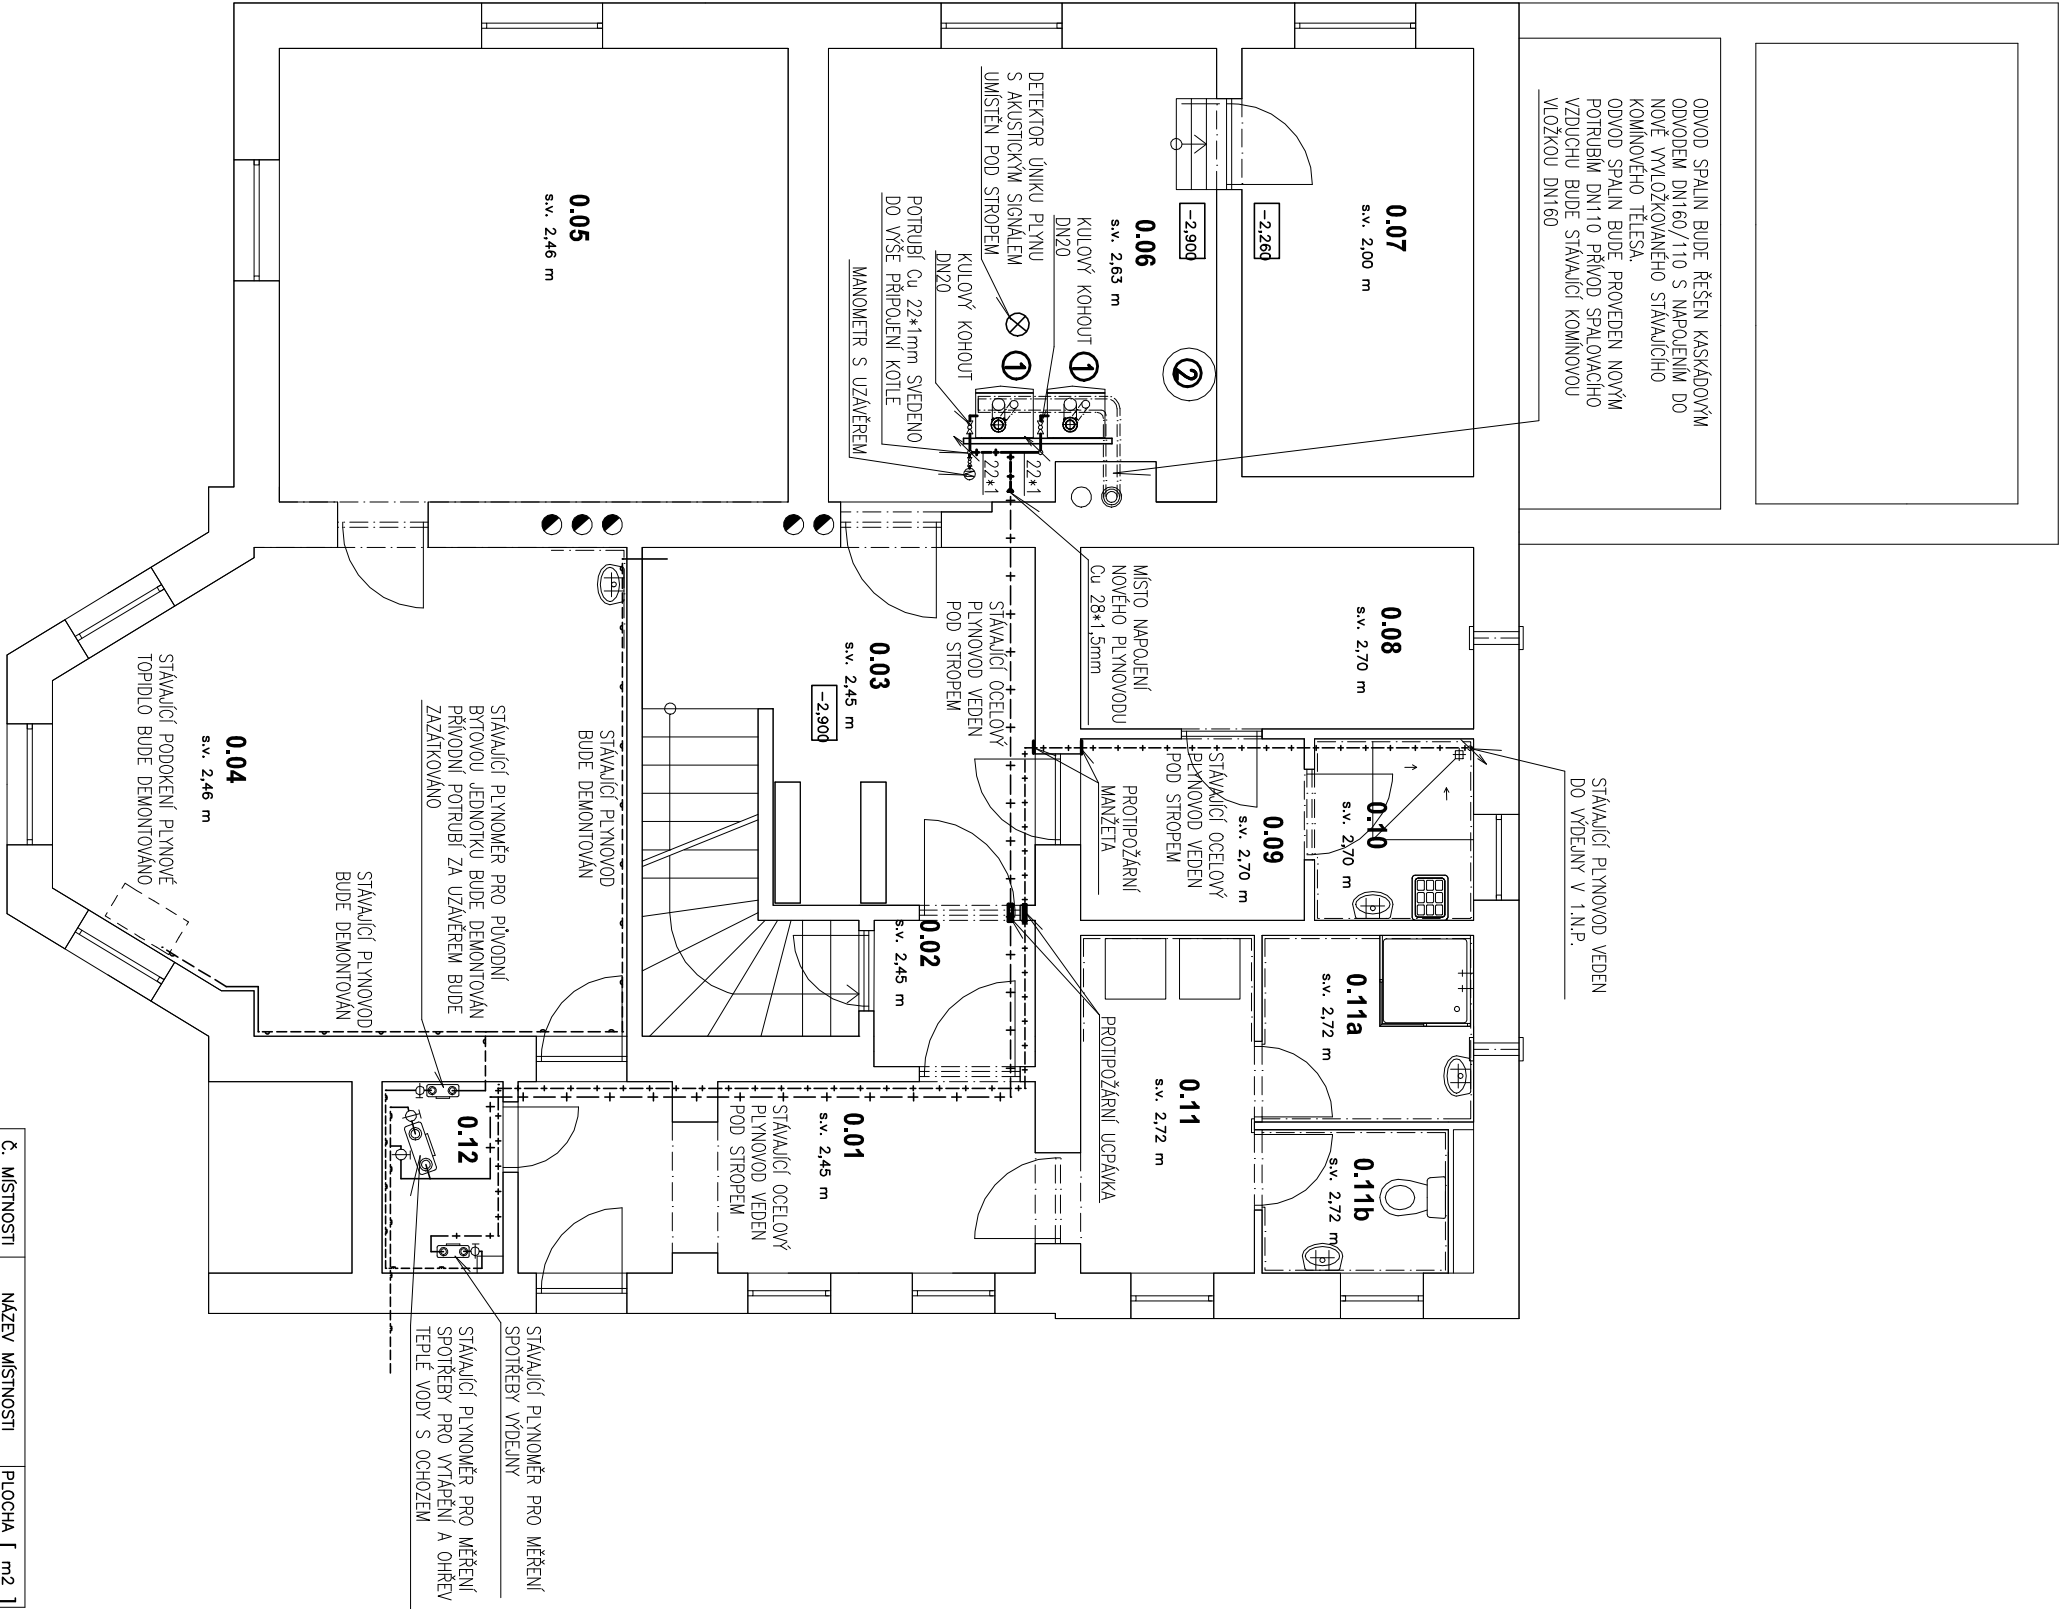

- 1 NOVÝ PLYNOVÝ KONDENZAČNÍ KOTEL ACV Prestige 24 Solo S VÝKONEM 4,3 – 23,3 kW
- 2 NEPŘÍMOTOPNÝ OHŘÍVAČ TEPLÉ VODY ACV Smat 210 OBJEM 203 LITRŮ PŘESTUPNÁ PLOCHA 1,94 m2

ODKAZ NA KONKRÉTNÍ VÝROBEK, MATERIÁL, TECHNOLOGII I OBCHODNÍ FIRMU NEBO NÁZEV – MÁSE ZA TO, ŽE SE JEDNÁ O VYMEZENÍ POŽADOVANÝCH VLASTNOSTÍ MATERIÁLU. V TOMTO PŘÍPADĚ JE ÚČASTNÍK OPRAVNĚN V NABÍDCE UVÉST I JINÉ ROVNOCENNÉ ŘEŠENÍ.

| Č. MÍSTNOSTI | NÁZEV MÍSTNOSTI | PLOCHA [m2] |
|--------------|--------------------|---------------|
| 0.01 | Chodba | 9,48 |
| 0.02 | Chodba | 2,32 |
| 0.03 | Chodba | 11,31 |
| 0.04 | Deníí místnost | 24,47 |
| 0.05 | Deníí místnost | 22,73 |
| 0.06 | Technická místnost | 16,93 |
| 0.07 | Sklad | 10,35 |
| 0.08 | Sklad | 7,02 |
| 0.09 | Chodba | 4,00 |
| 0.10 | Úklidová místnost | 2,84 |
| 0.11 | Chodba | 5,78 |
| 0.11a | Koupelna | 3,89 |
| 0.11b | WC | 2,64 |
| 0.14 | HUP | 2,28 |